


TABULKA MÍSTNOSTÍ		
Č.M.	NAZEV MÍSTNOSTI	PLOCHA [m²]
1.01	VSTUPNÍ HALA	25,10
1.02	ŠATNA	12,25
1.03	UMÝVÁRNA + WC	16,70
1.04	TŘÍDA 1	112,34
1.05	SKLAD	3,32
1.06	KANCELAŘ	10,12
1.07	WC	5,40
1.08	ÚKLID	1,48
1.09	SKLAD VENKOVNÍCH HRAČEK	7,70
1.10	WC PRO ZAHRADU	5,64
1.11	ZADVEŘÍ	6,88
1.12	ŠATNA	4,88
1.13	WC	1,85
1.14	SPRCHA	1,62
1.15	ÚKLID	1,90
1.16	PŘÍPRAVNA	27,95
CELKOVÁ PLOCHA [m²]:		245,13

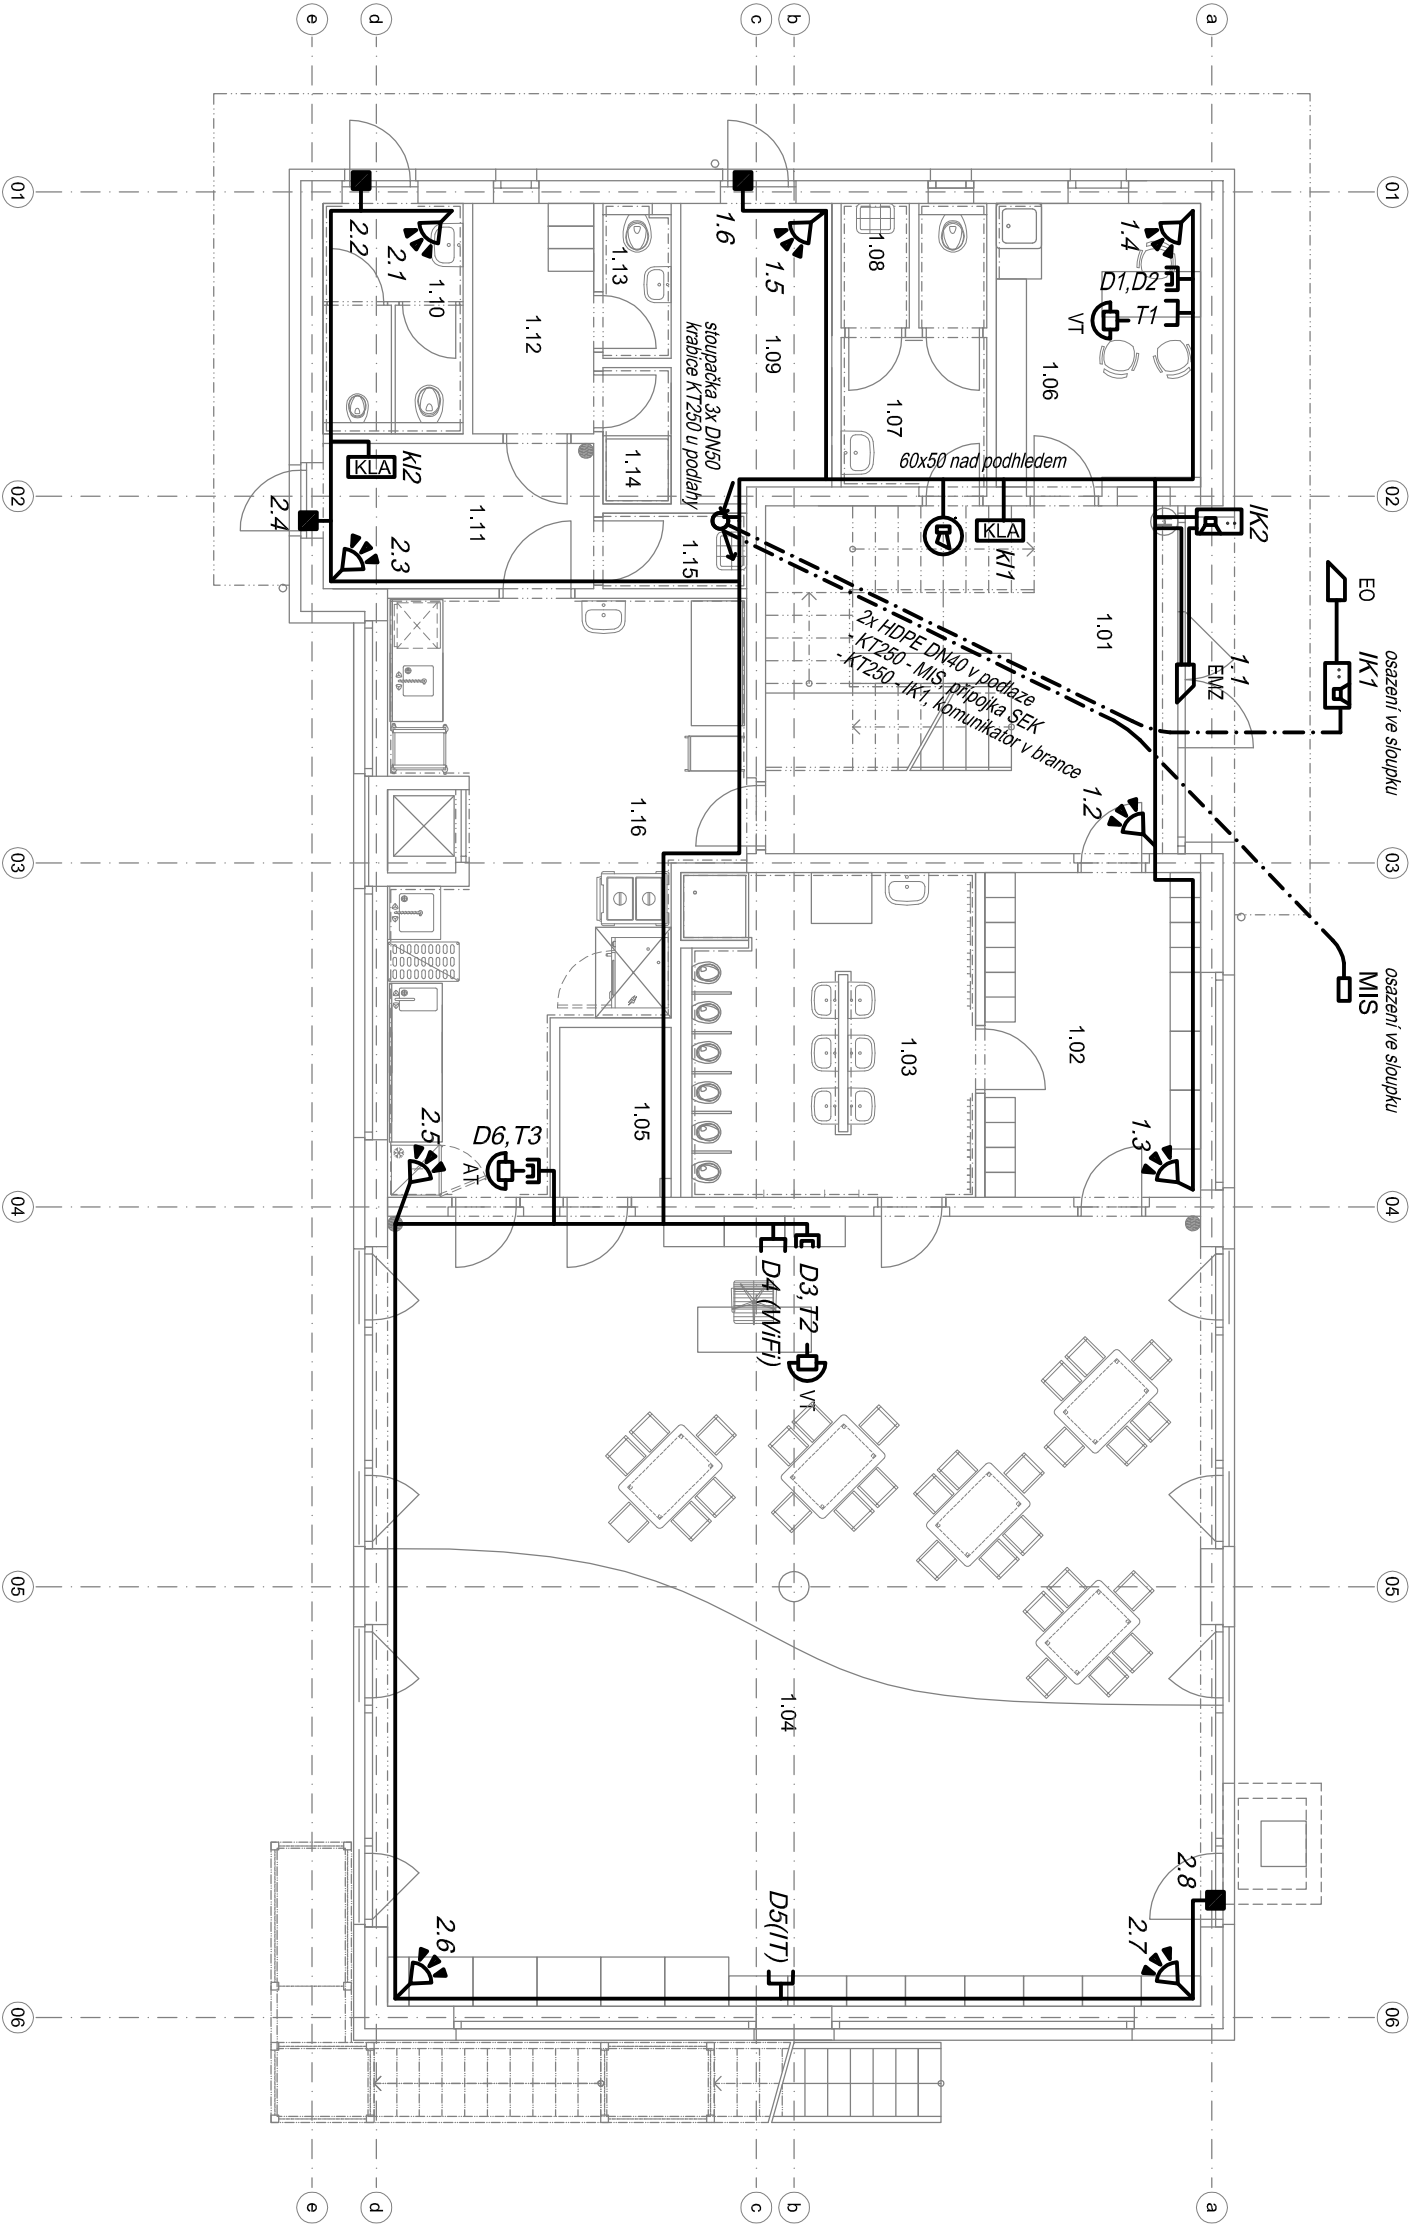

±0,000 = 207,19 m n.m. (BpV)		
PROJEKT / PROJECT		
NOVOSTAVBA MATEŘSKÉ ŠKOLY POD SADY		
k.ú. Modřany, parc. č. 94/6, 102, 109/1, 109/2		
STAVEBNÍK / CLIENT		
Úřad městské části Praha 12 Písková 830/25, 143 00, Praha 4 - Modřany		
VYPRACOVAL / ELABORATED BY		ZPRACOVATEL / CONCEIVED BY
Ing. Vlastimil Šatář	PROJEKČNÍ KANCELAŘ ELEKTRO silnoproudé rozvody, EPS, EZS, MGR sítělovací rozvody, EPS, EZS, MGR	EPM
Ing. Vlastimil Šatář	ZODPOVĚDNÝ PROJEKTANT / CHECKED BY	
HIP / HIP	GENERALNÍ PROJEKTANT / GENERAL DESIGNER	
Ing. Václav Steinhazl	AUTOR / ARCHITECT	
Ing. Marta Bukáčková	VMS projekt s.r.o. sídlo: 100 00 Praha 10 - Vršovice kancelář: Čerchová 340/20b 140 00 Praha 4 - Nčb	
STUPĚN / PHASE	DATUM / DATE	08/2018
Dokumentace pro provádění stavby	MĚŘITKO / SCALE	1:100
ČÁST / PART Objekt SO 01 - MATEŘSKÁ ŠKOLA		
D.1.4.7 Zařízení slaboproudé elektrotechniky		
NÁZEV VÝKRESU / DRAWING TITLE		
Půdorys 1.np - slaboproudé rozvody		
ARCHIVNÍ ČÍSLO / DRAWING NO.	ČÍSLO PŘÍLOHY / ATTACHMENTS NO.	KOPIE / COPY
2017-53	02	