


PŮDORYS 2.NP

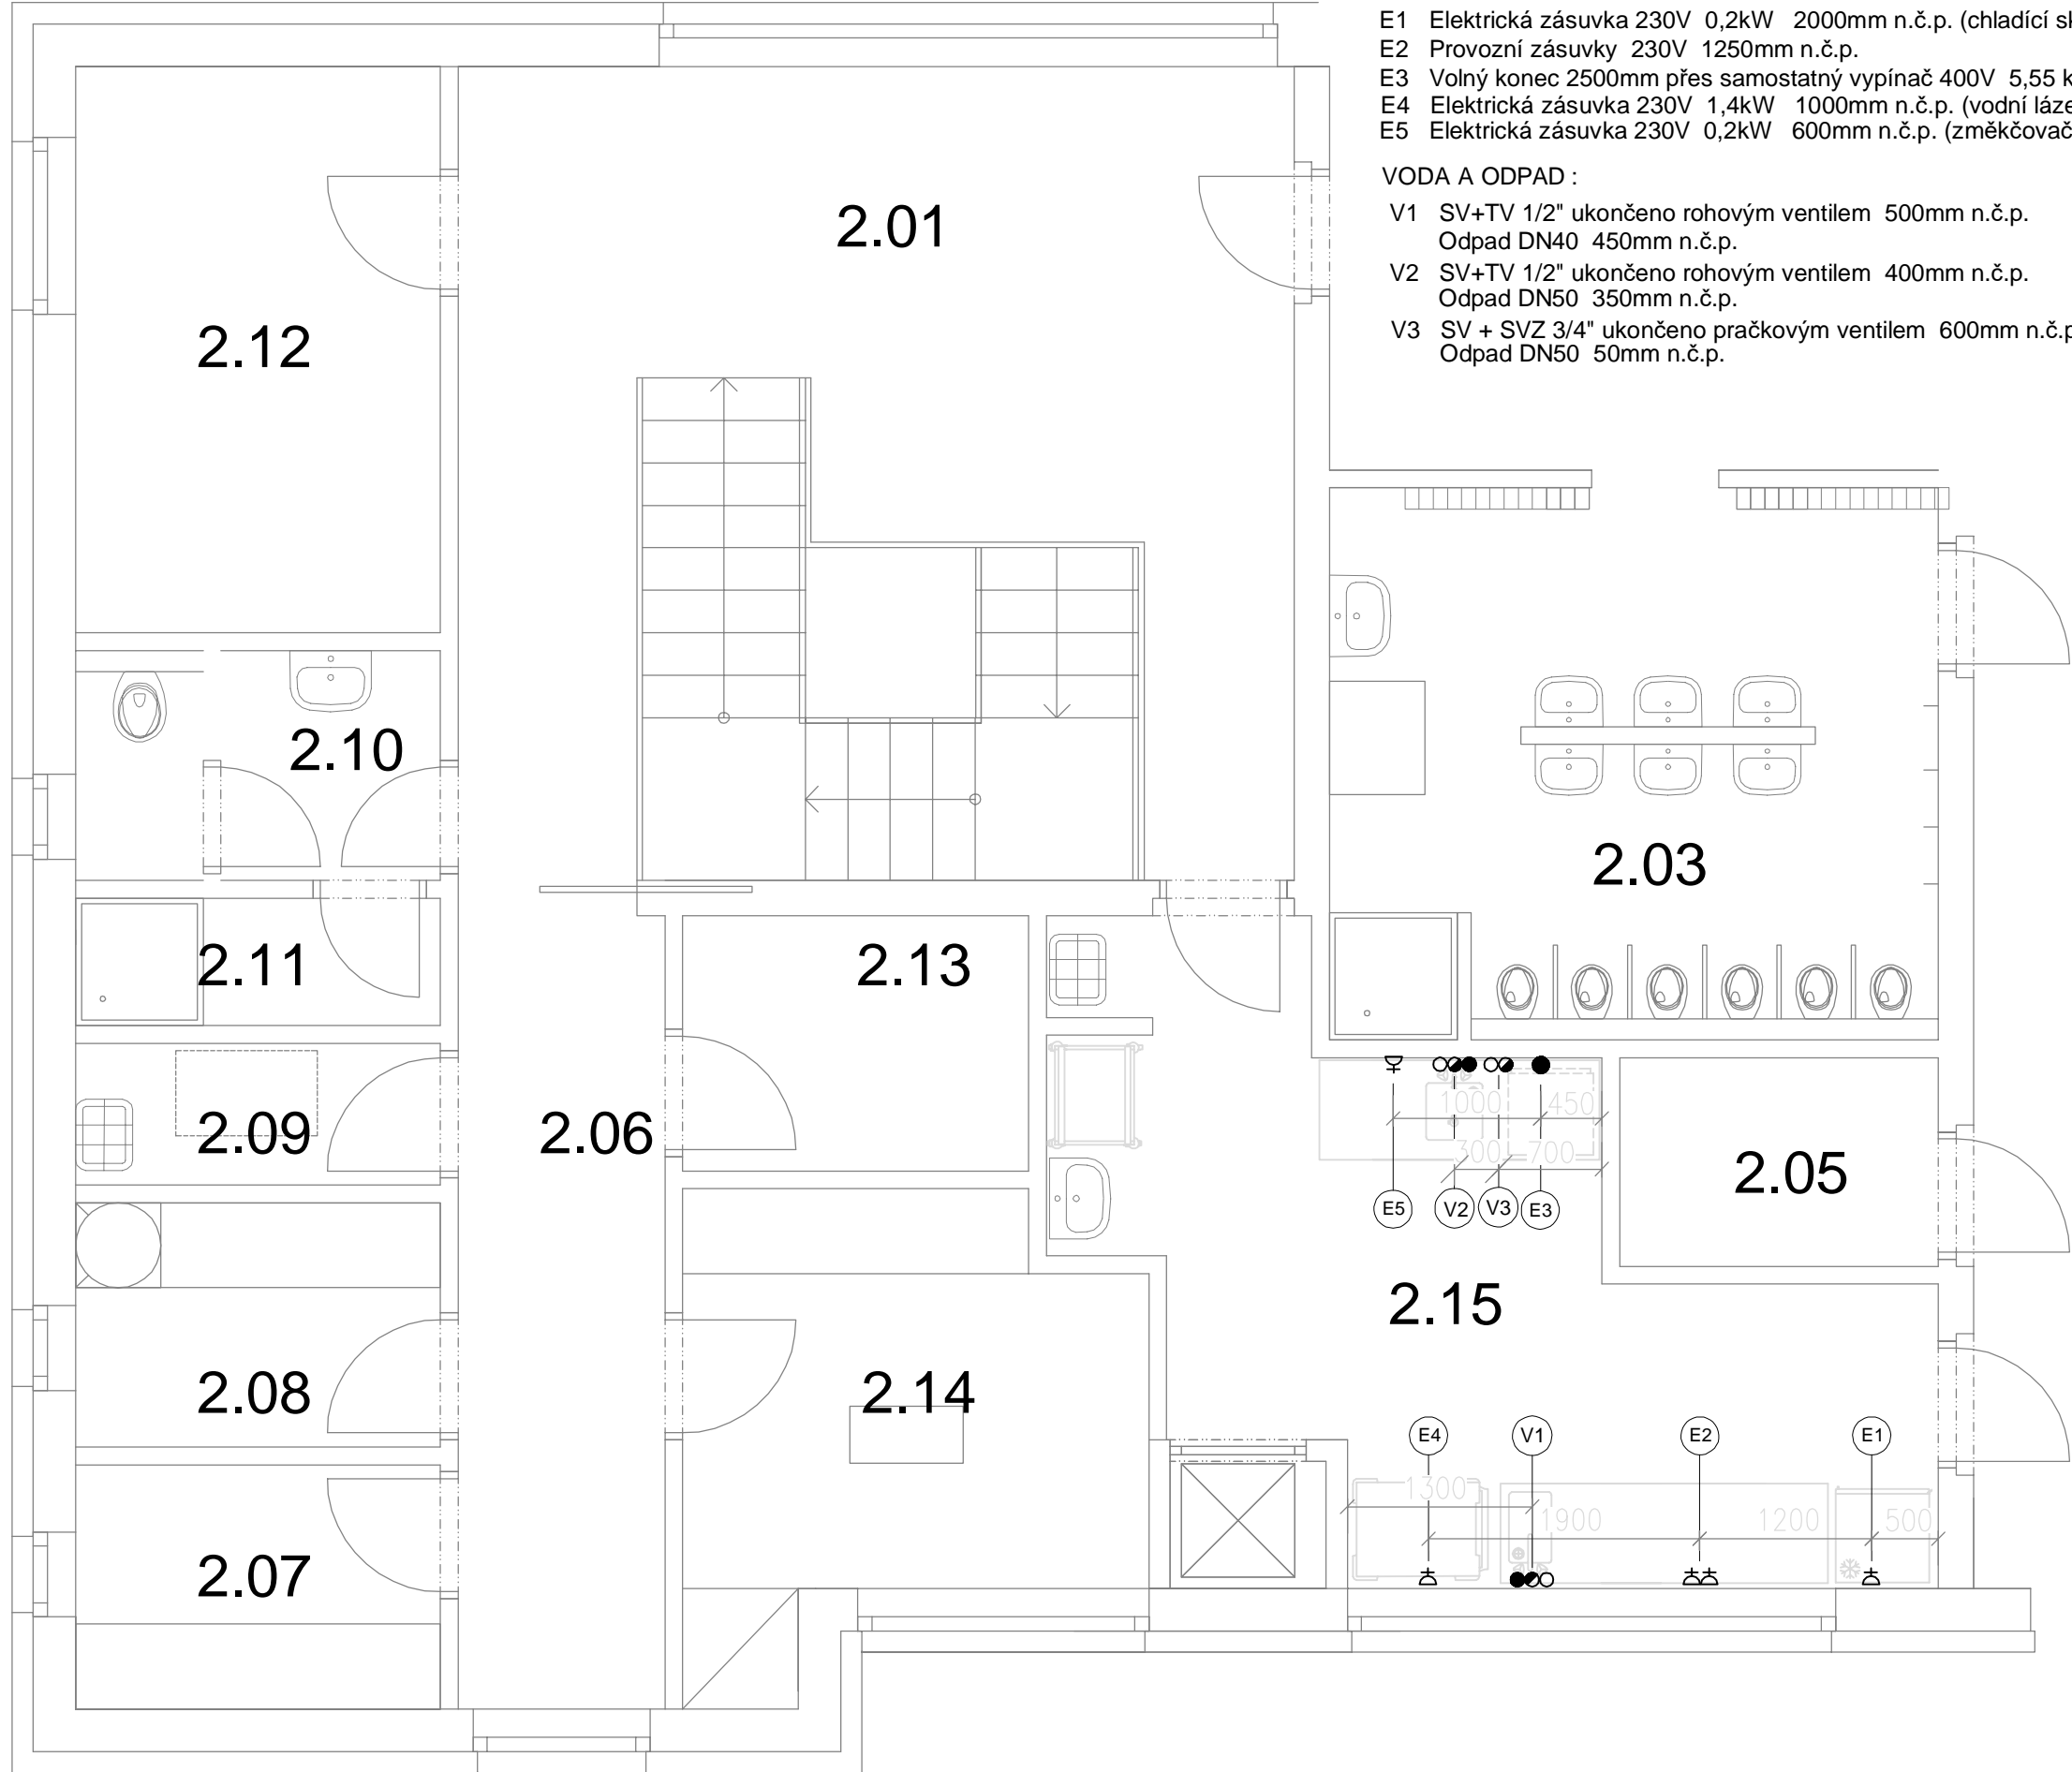

LEGENDA INSTALACÍ

- ELEKTRO :
- E1 Elektrická zásuvka 230V 0,2kW 2000mm n.č.p. (chladicí skříň)
 - E2 Provozní zásuvky 230V 1250mm n.č.p.
 - E3 Volný konec 2500mm přes samostatný vypínač 400V 5,55 kW 600mm n.č.p. (myčka nádobí)
 - E4 Elektrická zásuvka 230V 1,4kW 1000mm n.č.p. (vodní lázeň)
 - E5 Elektrická zásuvka 230V 0,2kW 600mm n.č.p. (změkčovač vody)
- VODA A ODPAD :
- V1 SV+TV 1/2" ukončeno rohovým ventilem 500mm n.č.p.
Odpad DN40 450mm n.č.p.
 - V2 SV+TV 1/2" ukončeno rohovým ventilem 400mm n.č.p.
Odpad DN50 350mm n.č.p.
 - V3 SV + SVZ 3/4" ukončeno pračkovým ventilem 600mm n.č.p.
Odpad DN50 50mm n.č.p.

TABULKA MÍSTNOSTÍ		
Č.M.	NÁZEV MÍSTNOSTI	PLOCHA [m²]
2.01	VSTUPNÍ HALA	24,32
2.02	ŠATNA	12,25
2.03	UMÝVÁRNA + WC	16,70
2.04	TŘÍDA 2	112,34
2.05	SKLAD	3,32
2.06	CHODBA	8,54
2.07	SKLAD ČISTÉHO PRÁDLA	4,44
2.08	SKLAD ŠPINAVÉHO PRÁDLA	4,44
2.09	ÚKLID	2,56
2.10	WC	4,09
2.11	SPRCHA	2,31
2.12	DENNÍ MÍSTNOST	10,30
2.13	TECHNICKÁ MÍSTNOST	4,39
2.14	PRÁDELNA, MANDL	9,63
2.15	KUCHYŇKA	18,40

±0,000 = 207,19 m n.m. (Bpv)		
PROJEKT / PROJECT NOVOSTAVBA MATEŘSKÉ ŠKOLY POD SADY k.ú. Modřany, parc. č. 94/6, 102, 109/1, 109/2		
STAVEBNÍK / CLIENT Úřad městské části Praha 12 Písková 830/25, 143 00, Praha 4 - Modřany		
VYPRACOVAL / ELABORATED BY Ing. Zdeněk Lipš	ZPRACOVATEL / CONCIIEVED BY Zdeněk Lipš U Pivovaru 261 263 01 Dobříš tel.: 602 728 446 zdenek.lips@volny.cz	
ZODPOVĚDNÝ PROJEKTANT / CHECKED BY Ing. Otakar Veselý	HIP / HIP Ing. Václav Steinhaizl	
HIP / HIP Ing. Václav Steinhaizl	AUTOR / ARCHITECT Ing. Marta Bukáčková	
AUTOR / ARCHITECT Ing. Marta Bukáčková	STUPENÍ / PHASE Dokumentace provedení stavby	
STUPENÍ / PHASE Dokumentace provedení stavby	ČÁST / PART D1. Dokumentace stavebního objektu	
ČÁST / PART D1. Dokumentace stavebního objektu	NÁZEV VÝKRESU / DRAWING TITLE Instalace 2.NP	
ARCHIVNÍ ČÍSLO / DRAWING NO. 2017-53	ČÍSLO PŘÍLOHY / ATTACHMENTS NO. SO 01	KOPIE / COPY