

TABULKA MÍSTNOSTÍ		
Č.M.	NAZEV MÍSTNOSTI	PLOCHA [m ²]
1.01	VSTUPNÍ HALA	25,10
1.02	ŠATNA	12,25
1.03	UMÝVÁRNA + WC	16,70
1.04	TŘÍDA 1	112,34
1.05	SKLAD	3,32
1.06	KANCELÁŘ	10,12
1.07	WC	5,40
1.08	ÚKLID	1,48
1.09	SKLAD VENKOVNÍCH HRAČEK	7,70
1.10	WC PRO ZAHRADU	5,64
1.11	ZADVĚŘI	6,88
1.12	ŠATNA	4,88
1.13	WC	1,85
1.14	SPRCHA	1,62
1.15	ÚKLID	1,90
1.16	PŘÍPRAVNA	27,95
CELKOVÁ PLOCHA [m ²]:		245,13

±0,000 = 207,19 m n.m. (BpV)	
PROJEKT / PROJECT	
NOVOSTAVBA MATEŘSKÉ ŠKOLY POD SADY	
k.ú. Modřany, parc. č. 94/6, 102, 109/1, 109/2	


STAVEBNÍK / CLIENT	Úřad městské části Praha 12
	Písková 830/25, 143 00, Praha 4 - Modřany

VYPRACOVAL / ELABORATED BY	ZPRACOVATEL / CONCEIVED BY
Ing. Vlastimil Šatář	EPM PROJEKČNÍ KANCELÁŘ ELEKTRO silnoproudé rozvody, EPS, EZS, MGR sítěrovací rozvody, EPS, EZS, MGR
Ing. Vlastimil Šatář	565 43 Zámorsk 48

HIP / HIP	GENERALNÍ PROJEKTANT / GENERAL DESIGNER
Ing. Václav Steinhazl	
AUTOR / ARCHITECT	
Ing. Marta Bukáčková	VMS projekt s.r.o. sídlo: 100 00 Praha 10 - Vítkovice kancelář: Čerňavská 840/20b 140 00 Praha 4 - Nčs
STUPĚN / PHASE	DATUM / DATE
Dokumentace pro provádění stavby	10/2018
ČÁST / PART	MĚŘÍTKO / SCALE

Objekt SO 01 - MATEŘSKÁ ŠKOLA D.1.4.6 Zařízení silnoproudé elektrotechniky vč. ochrany před bleskem	
NÁZEV VÝKRESU / DRAWING TITLE	

Půdorys 1.np - osvětlení	
ARCHIVNÍ ČÍSLO / DRAWING NO.	ČÍSLO PŘÍLOHY / ATTACHMENTS NO.
2017-53	04
KOPIE / COPY	

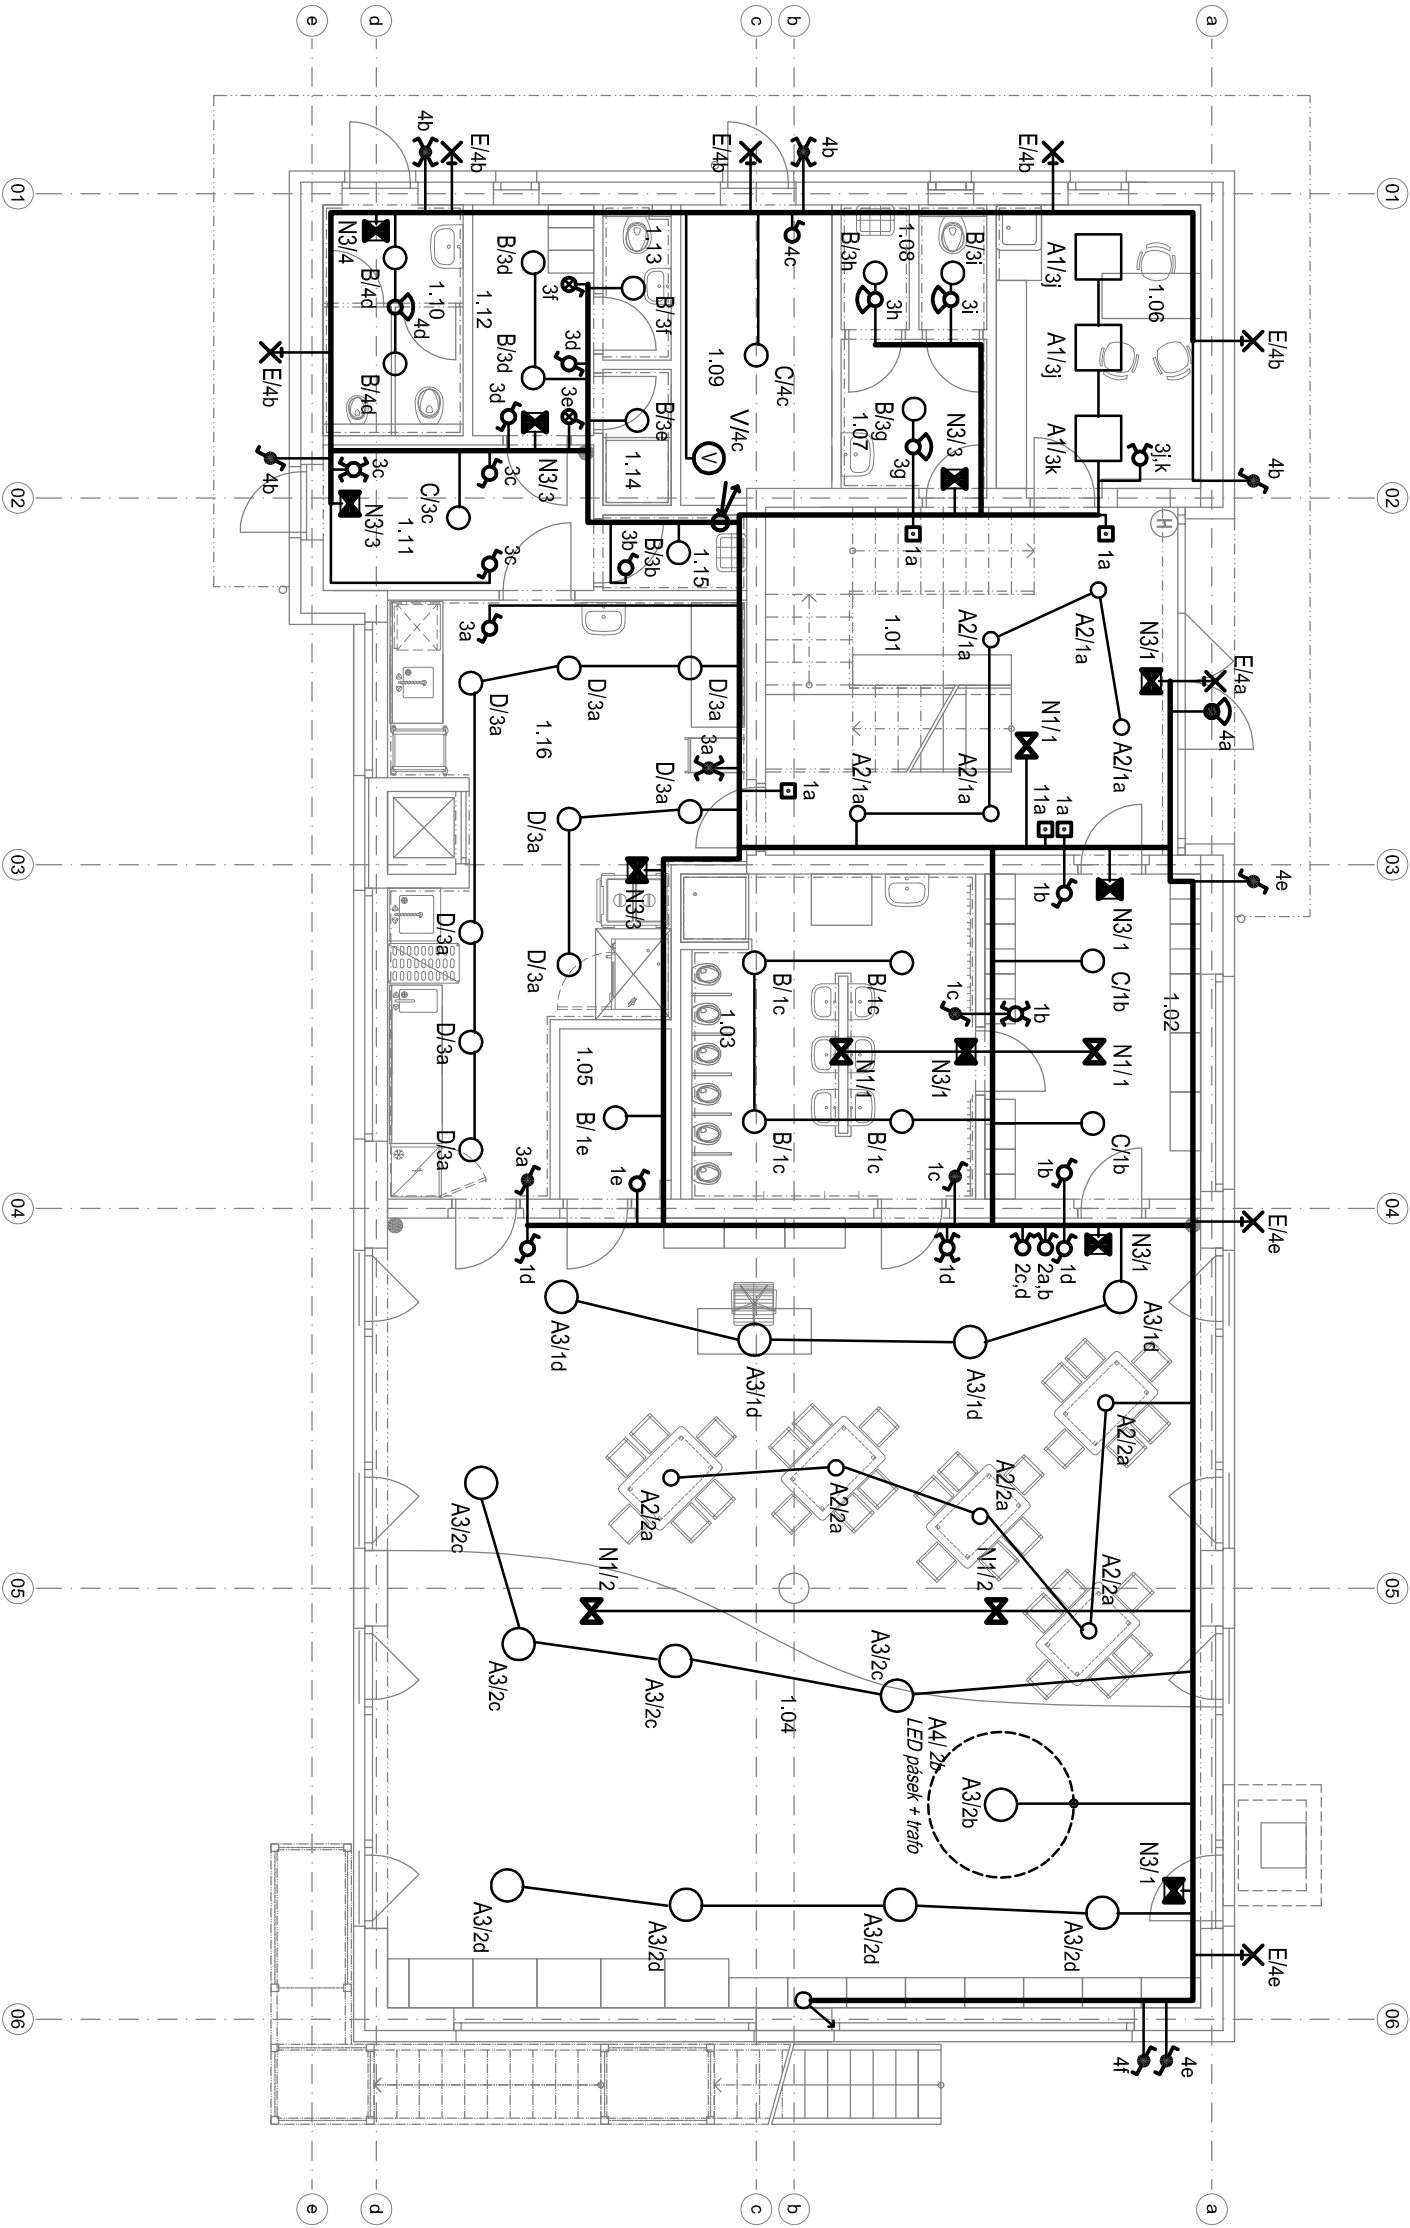

LEGENDA SVÍTIDEL

Ozn.	Název	Světelné zdroje	Počet
A1	LED svítidlo modul 600x600	1 x LEDline, 33W, 4340lm, Ra85, 4000K	3 ks
A2	Lustř s kovovým stínítkem, závěs cca 650mm, barva zelená, 1x patice E27	1 x LED žárovka, 10W, 1000lm, Ra80, 4000K	23 ks
A3	Kruhové LED svítidlo, přisazené pr.500mm, bíle lakovany hliník opařový mikropřisrna kryt	1 x LEDline, 37W, 4780lm, Ra85, 4000K	26 ks
A4	LED pásek v kruhu, délka cca 3,3m	LED pásek, cca 9W/m, 4000K	2 ks
B	LED,downlight,interiérové kruhové vestavné, IP44	1 x LED, 16W, 1500lm, Ra85, 4000K	26 ks
C	LED,downlight,interiérové kruhové vestavné, IP44	1 x LED, 20W, 2050lm, Ra85, 4000K	11 ks
D	LED,downlight,interiérové kruhové vestavné, IP44	1 x LED, 29W, 2780lm, Ra85, 4000K	17 ks
E	LED, kruhové, přisazené IP54	1 x LED, 13W, 1500lm, Ra85, 4000K	8 ks

LEGENDA NOUZOVÝCH SVÍTIDEL

Ozn.	Název	Světelné zdroje	Počet
N1	Nouzové svítidlo, vestavné, optika pro plošné osvětlení, nouzový provoz	1 x 1W, 121lm, Ra 90K, 1W, 121lm, Ra90, 4000K	10 ks
N2	Nouzové svítidlo, vestavné, optika pro osvětlení trasy, nouzový provoz	1 x 1W, 122lm, Ra 90K, 1W, 122lm, Ra90, 4000K	1 ks
N3	Nouzové svítidlo s piklogramem nouzový provoz	1 x 1W, 70lm, Ra 90K,	18 ks
N4	Nouzové svítidlo do venkovních prostor dočasný nouzový provoz	1 x 8W	3 ks

LEGENDA SPÍNAČŮ

VYPÍNAČE - umístění ve výšce v=1,1m			
♂	spínač řazení 1	IP20	10 ks
♀	spínač řazení 1S	IP20	13 ks
♂	spínač řazení 5	IP20	3 ks
♀	spínač řazení 6	IP20	5 ks
♂	spínač řazení 7	IP20	14 ks
♀	pohyb.spínač s relé (běžný dosah)	IP20	5 ks
♂	pohyb.spínač s relé (běžný dosah)	IP20	6 ks
♂	spínač řazení 6	IP44	1 ks
♂	spínač řazení 7	IP44	13 ks
♂	spínač řazení 7	IP44	3 ks