


PŮDORYS 1.NP


LEGENDA INSTALACÍ

ELEKTRO :

- E1 Elektrická zásuvka 230V 0,2kW 2000mm n.č.p. (chladicí skříně)
- E2 Provozní zásuvky 230V 1250mm n.č.p.
- E3 Elektrická zásuvka 230V 0,2 kW 600mm n.č.p. (změkčovač)
- E4 Volný konec 2500mm 400V 4,9 kW 600mm n.č.p. (myčka stolního nádobí)
- E5 Volný konec 2500mm přes samostatný vypínač 400V 9,0 kW z podlahy (pečicí pánev, kotel)
- E6 Volný konec 2500mm přes samostatný vypínač 400V 14,8 kW 500mm n.č.p. (konvektomat)
- E7 Volný konec 2500mm přes samostatný vypínač 400V 23,6 kW z podlahy (sporák)
- E8 Volný konec 2500mm 230V 1,4 kW z podlahy (vodní lázeň)
- E9 Volný konec 2500mm přes samostatný vypínač 400V 24,0 kW z podlahy (fritéza)
- E10 Elektrická zásuvka 400V 3,3 kW 1000mm n.č.p. (kuchyňský robot)
- E11 Volný konec 2500mm přes samostatný vypínač 230V 1,2kW 2500mm n.č.p. (digestoř)
- E12 Volný konec 2500mm přes samostatný vypínač 400V 0,5kW 1000mm n.č.p. (škrabka)
- E13 Volný konec 2500mm 400V 7,4 kW 100mm n.č.p. (myčka černého nádobí)

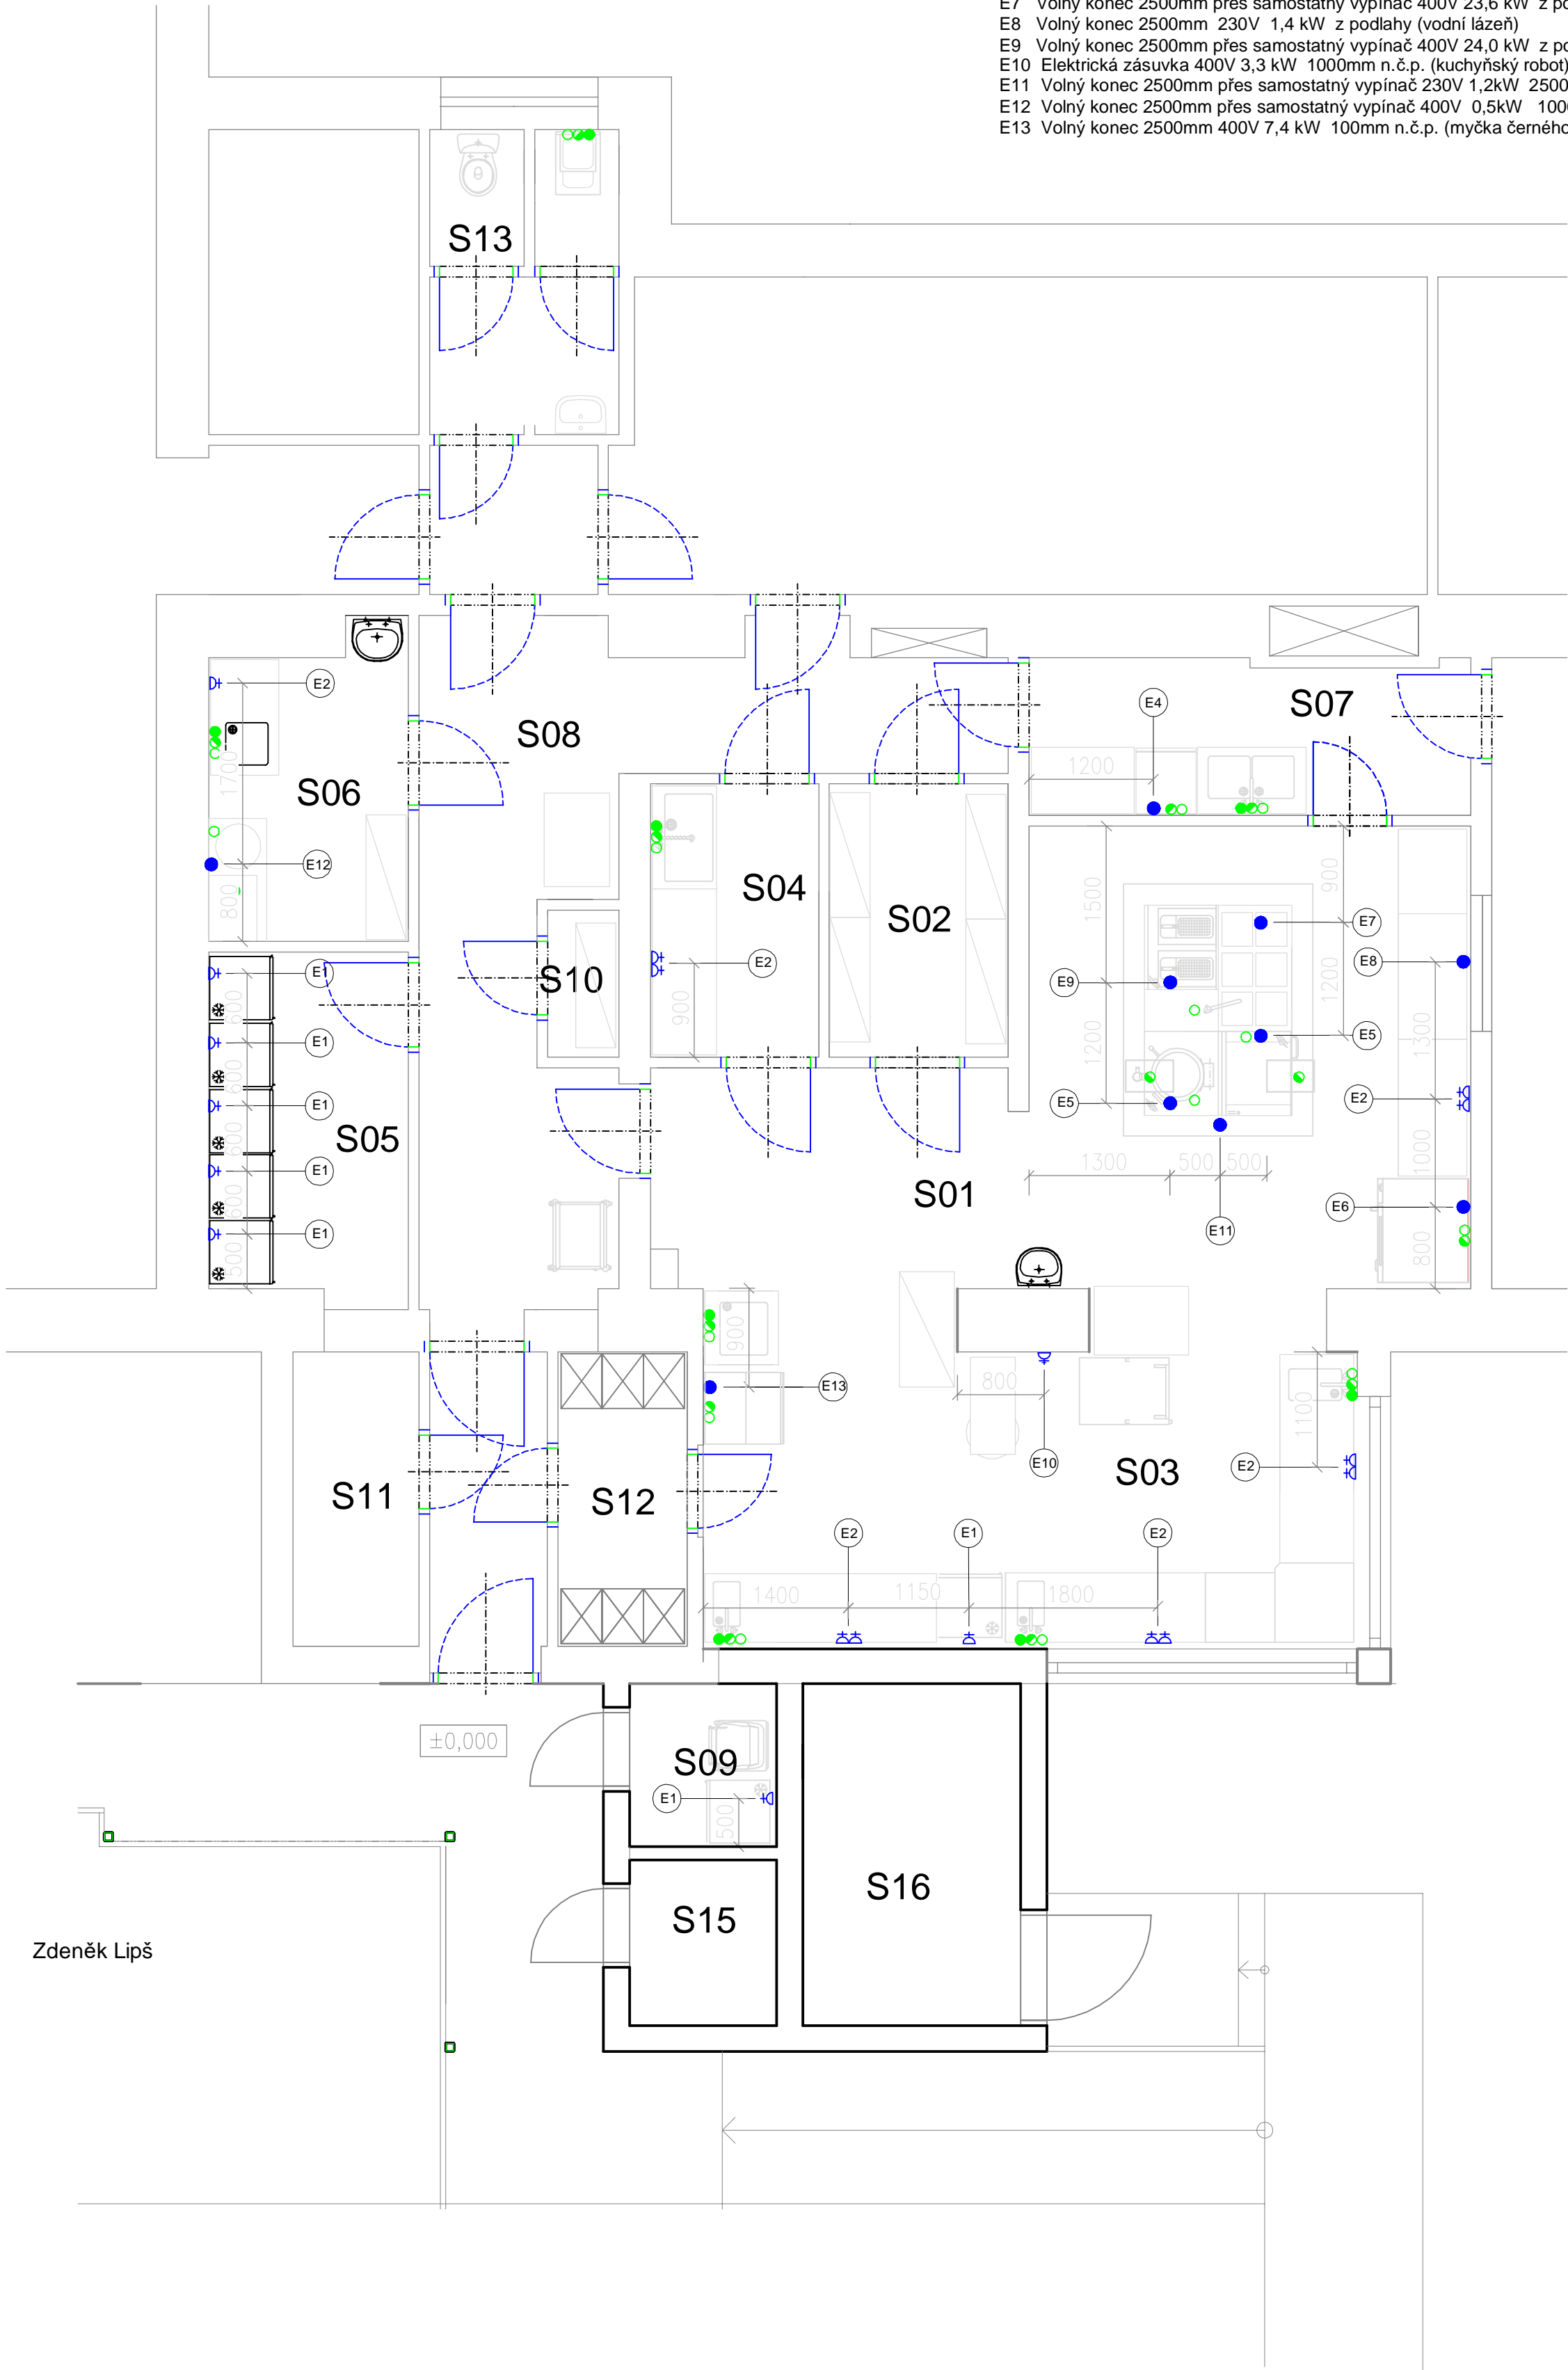

TABULKA MÍSTNOSTÍ		
Č.M.	NÁZEV MÍSTNOSTI	PLOCHA [m²]
S.01	KUCHYŇ	
S.02	SKLAD POTRAVIN	
S.03	PŘÍPRAVNY	
S.04	PLNĚNÍ A MYTÍ TERMOPORTŮ	
S.05	CHLADNÝ SKLAD	
S.06	HRUBÁ PŘÍPRAVNA ZELENINY	
S.07	MYTÍ STOLNÍHO NÁDOBÍ	
S.08	CHODBA	
S.09	SKLAD ODPADKŮ	
S.10	SKLAD ČISTIČÍCH PROSTŘEDKŮ	
S.11	KANCELAŘ	
S.12	ŠATNA	
S.13	WC	
S.14	ÚKLADOVÁ KOMORA	
S.15	SKLAD OBALŮ	

PROJEKT / PROJECT		
STAVEBNÍ ÚPRAVY A PŘÍSTAVBA MATEŘSKÉ ŠKOLY PODSAĐÁČEK		
k.ú. Modřany, parc. č. 3128		
STAVEBNÍK / CLIENT		
Úřad městské části Praha 12		
Písková 830/25, 143 00, Praha 4 - Modřany		
VYPRACOVAL / ELABORATED BY	ZPRACOVATEL / CONCIIEVED BY	
Ing. Zdeněk Lipš	Zdeněk Lipš	
ZODPOVĚDNÝ PROJEKTANT / CHECKED BY	U Pivovaru 261	
Ing. Otakar Veselý	263 01 Dobříš	
	tel.: 602 728 446	
	zdenek.lips@volny.cz	
HIP / HIP	GENERÁLNÍ PROJEKTANT / GENERAL DESIGNER	
Ing. Václav Steinhazl		
AUTOR / ARCHITECT	VMS projekt s.r.o.	
Ing. Marta Bukáčková	sídlo: Novotná 16	
	100 00 Praha 10 - Vršovice	
	kancelář: Čechovská 640/309	
	140 00 Praha 4 - Koč	
STUPEN / PHASE	DATUM / DATE	10/2018
Dokumentace provedení stavby	MĚŘITKO / SCALE	1:50
ČÁST / PART	D1. Dokumentace stavebního objektu	
NÁZEV VÝKRESU / DRAWING TITLE		
Elektroinstalace		
ARCHIVNÍ ČÍSLO / DRAWING NO.	ČÍSLO PŘÍLOHY / ATTACHMENTS NO.	KOPIE / COPY
2017-53	SO 02	