


PŮDORYS 1.NP

LEGENDA INSTALACÍ

VODA A ODPAD :

- V1 SV+TV 1/2" ukončeno rohovým ventilem 500mm n.č.p.  
Odpad DN40 450mm n.č.p.
- V2 SV+TV 1/2" ukončeno rohovým ventilem 400mm n.č.p.  
Odpad DN50 350mm n.č.p.
- V3 SV + SVZ 3/4" ukončeno pračkovým ventilem 600mm n.č.p.  
Odpad DN50 50mm n.č.p.
- V4 SV + SVZ 3/4" ukončeno pračkovým ventilem 600mm n.č.p.  
Odpad DN40 500mm n.č.p.
- V5 SV 3/4" ukončeno kulovým ventilem 50mm n.č.p.
- V6 SV 3/4" ukončeno pračkovým ventilem 1000mm n.č.p.
- V7 SV + TV 1/2" ukončeno pračkovým ventilem 100mm n.č.p.  
Odpad DN50 50mm n.č.p.
- V8 SV + SVZ 3/4" ukončeno pračkovým ventilem 50mm n.č.p.  
Odpad DN50 50mm n.č.p.
- V9 SV 3/4" ukončeno pračkovým ventilem 50mm n.č.p.  
Odpad DN40 50mm n.č.p.

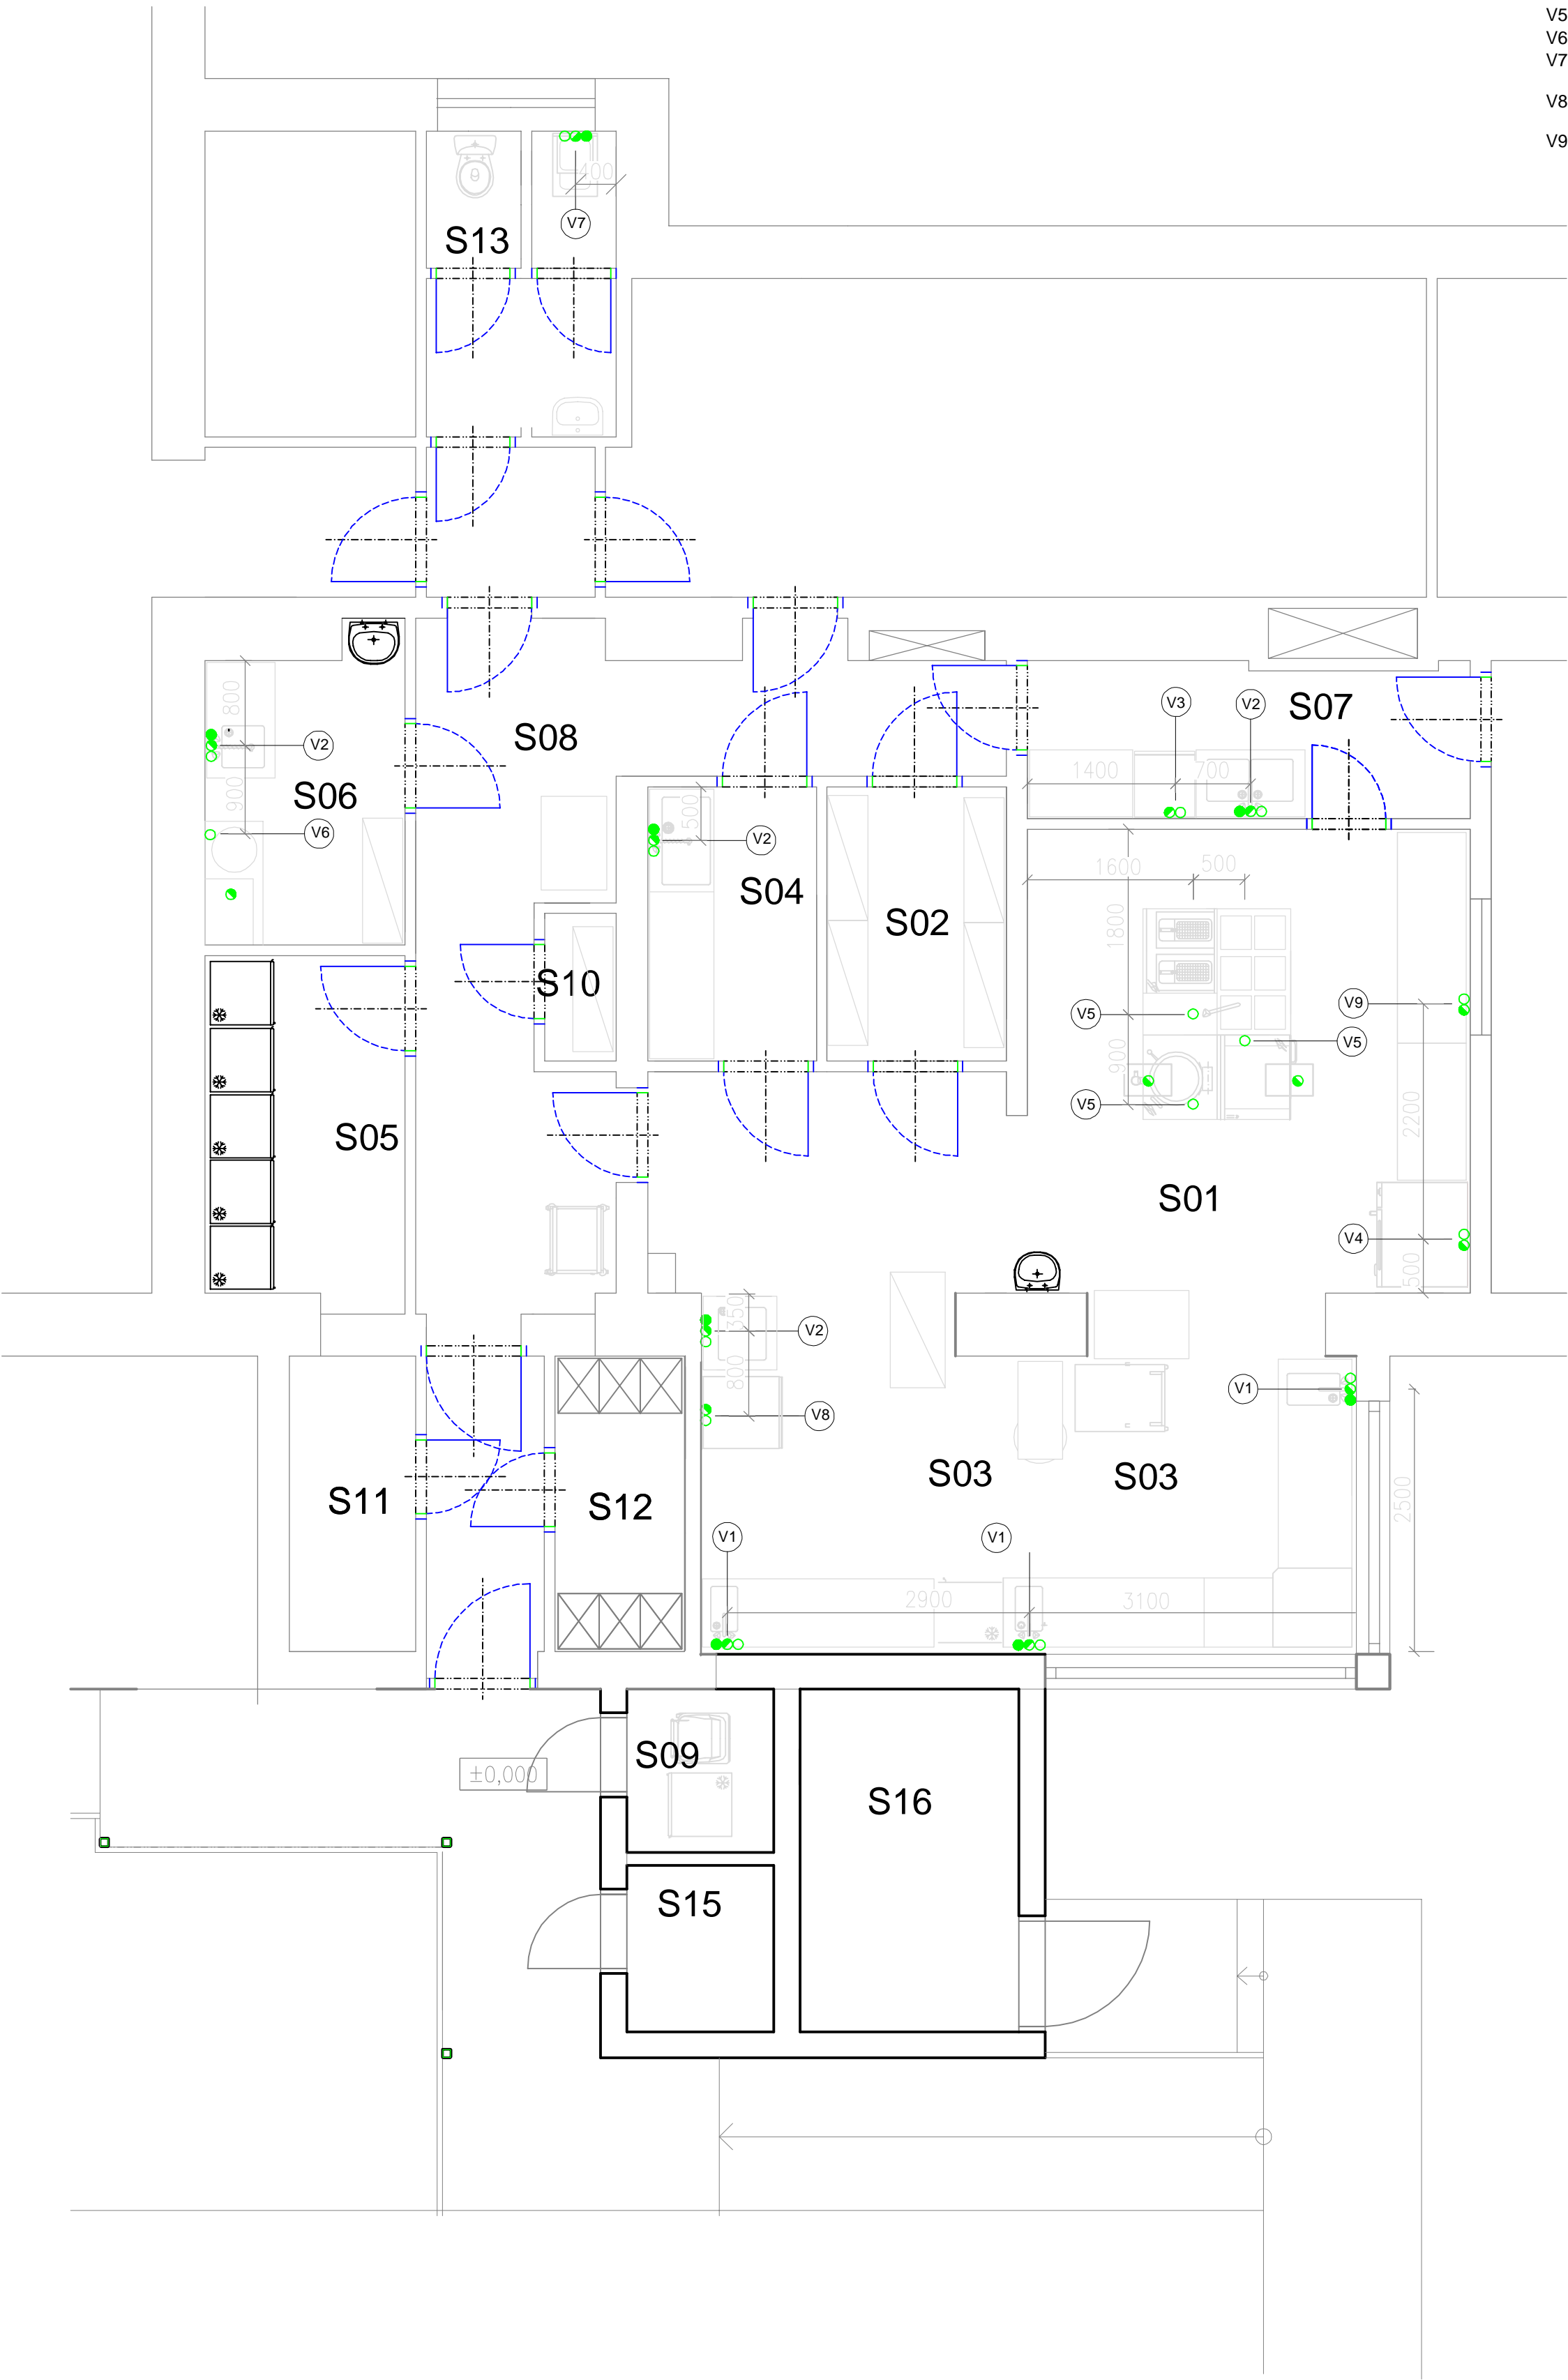

TABULKA MÍSTNOSTÍ		
Č.M.	NÁZEV MÍSTNOSTI	PLOCHA [m²]
S.01	KUCHYŇ	
S.02	SKLAD POTRAVIN	
S.03	PŘÍPRAVNY	
S.04	PLNĚNÍ A MYTÍ TERMOPORTŮ	
S.05	CHLADNÝ SKLAD	
S.06	HRUBÁ PŘÍPRAVNA ZELENINY	
S.07	MYTÍ STOLNÍHO NÁDOBI	
S.08	CHODBA	
S.09	SKLAD ODPADKŮ	
S.10	SKLAD ČISTIČÍCH PROSTŘEDKŮ	
S.11	KANCELAŘ	
S.12	ŠATNA	
S.13	WC	
S.14	ÚKLIDOVÁ KOMORA	
S.15	SKLAD OBALŮ	

PROJEKT / PROJECT		
STAVEBNÍ ÚPRAVY A PŘÍSTAVBA MATEŘSKÉ ŠKOLY PODSAĐAČEK		
k.ú. Modřany, parc. č. 3128		
STAVEBNÍK / CLIENT		
Úřad městské části Praha 12		
Písková 830/25, 143 00, Praha 4 - Modřany		
VYPRACOVAL / ELABORATED BY	ZPRACOVATEL / CONCEIVED BY	
Ing. Zdeněk Lipš	Zdeněk Lipš	
ZODPOVĚDNÝ PROJEKTANT / CHECKED BY	U Pivovaru 261	
Ing. Otakar Veselý	263 01 Dobříš	
	tel.: 602 728 446	
	zdenek.lips@volny.cz	
HIP / HIP	GENERALNÍ PROJEKTANT / GENERAL DESIGNER	
Ing. Václav Steinhazl		
AUTOR / ARCHITECT	VMS projekt s.r.o.	
Ing. Marta Bukáčková	sídlo: Novotná 16	
	100 00 Praha 10 - Vršovice	
	kancelář: Čechovská 940/39	
	140 00 Praha 4 - Koč	
STUPĚN / PHASE	DATUM / DATE	
Dokumentace provedení stavby	10/2018	
	MĚŘÍTKO / SCALE	1:50
ČÁST / PART		
D1. Dokumentace stavebního objektu		
NÁZEV VÝKRESU / DRAWING TITLE		
Rozvody vody a odpadů		
ARCHIVNÍ ČÍSLO / DRAWING NO.	ČÍSLO PŘÍLOHY / ATTACHMENTS NO.	KOPIE / COPY
2017-53	SO 02	