

Rozměry potrubí

| MĚŘENÉ TRUBKY | VNĚJŠÍ PRŮMĚR TRUBKY | TLOUŠTKA STĚNY TRUBKY |
|---------------|----------------------|-----------------------|
| ROZMĚR | MM | MM |
| 15x1,0 | 15 | 1,0 |
| 18x1,0 | 18 | 1,0 |
| 22x1,0 | 22 | 1,0 |
| 28x1,0 | 28 | 1,0 |
| 35x1,5 | 35 | 1,5 |
| 42x1,5 | 42 | 1,5 |

Legenda místností 2.NP


| Ozn. | Název místnosti | Plocha (m²) |
|------|---------------------|-------------|
| 2.01 | Schodišťový prostor | 10,57 |
| 2.02 | Chodba | 13,02 |
| 2.03 | Úklid/kotel | 1,87 |
| 2.04 | WC chlapci | 10,11 |
| 2.05 | Chodba | 15,69 |
| 2.06 | Učebna | 61,08 |
| 2.07 | Učebna | 62,07 |
| 2.08 | WC dívky | 5,94 |
| 2.09 | Hygienická kabina | 3,74 |
| 2.10 | Šatna | 21,55 |
| 2.11 | Schodišťový prostor | 12,97 |
| 2.12 | Chodba | 8,03 |
| 2.13 | WC učitelé | 4,46 |
| 2.14 | Kabinet | 26,46 |
| 2.15 | Balkóny 2.NP | 33,27 |
| | | 290,84 m² |

Legenda značení

- TOPNÁ VODA – PŘÍVODNÍ – CU POTRUBÍ
- TOPNÁ VODA – VRATNÉ – CU POTRUBÍ
- STÁVAJÍCÍ POTRUBÍ PLYNU
- DESKOVÉ OTOPNÉ TĚLESO VK, TYP/VÝŠKA/DĚLKA VČ. TERMOSTATICKÉ HLAVICE
- STOUPACÍ POTRUBÍ TOPNÉ VODY – CU POTRUBÍ
- SAMOSTOJNÝ KONVEKTOR S LAMELOVÝM VÝMĚNÍKEM, ŠÍŘKA/VÝŠKA/DĚLKA VČ. TERMOSTATICKÉHO VENTILU

Poznámky

- UCHYCENÍ POTRUBÍ BUDE V SOULADU S POKYNY VÝROBCE POTRUBÍ
- ZNAČENÍ POTRUBÍ VE VÝKRESE: VNĚJŠÍ PRŮMĚR x TLOUŠTKA STĚNY POTRUBÍ
- USPOŘÁDÁNÍ ROZVODŮ JE NUTNÉ UPŘESNIT PŘI PROVÁDĚNÍ STAVBY A KOORDINOVAT S OSTATNÍMI PROFESEMI

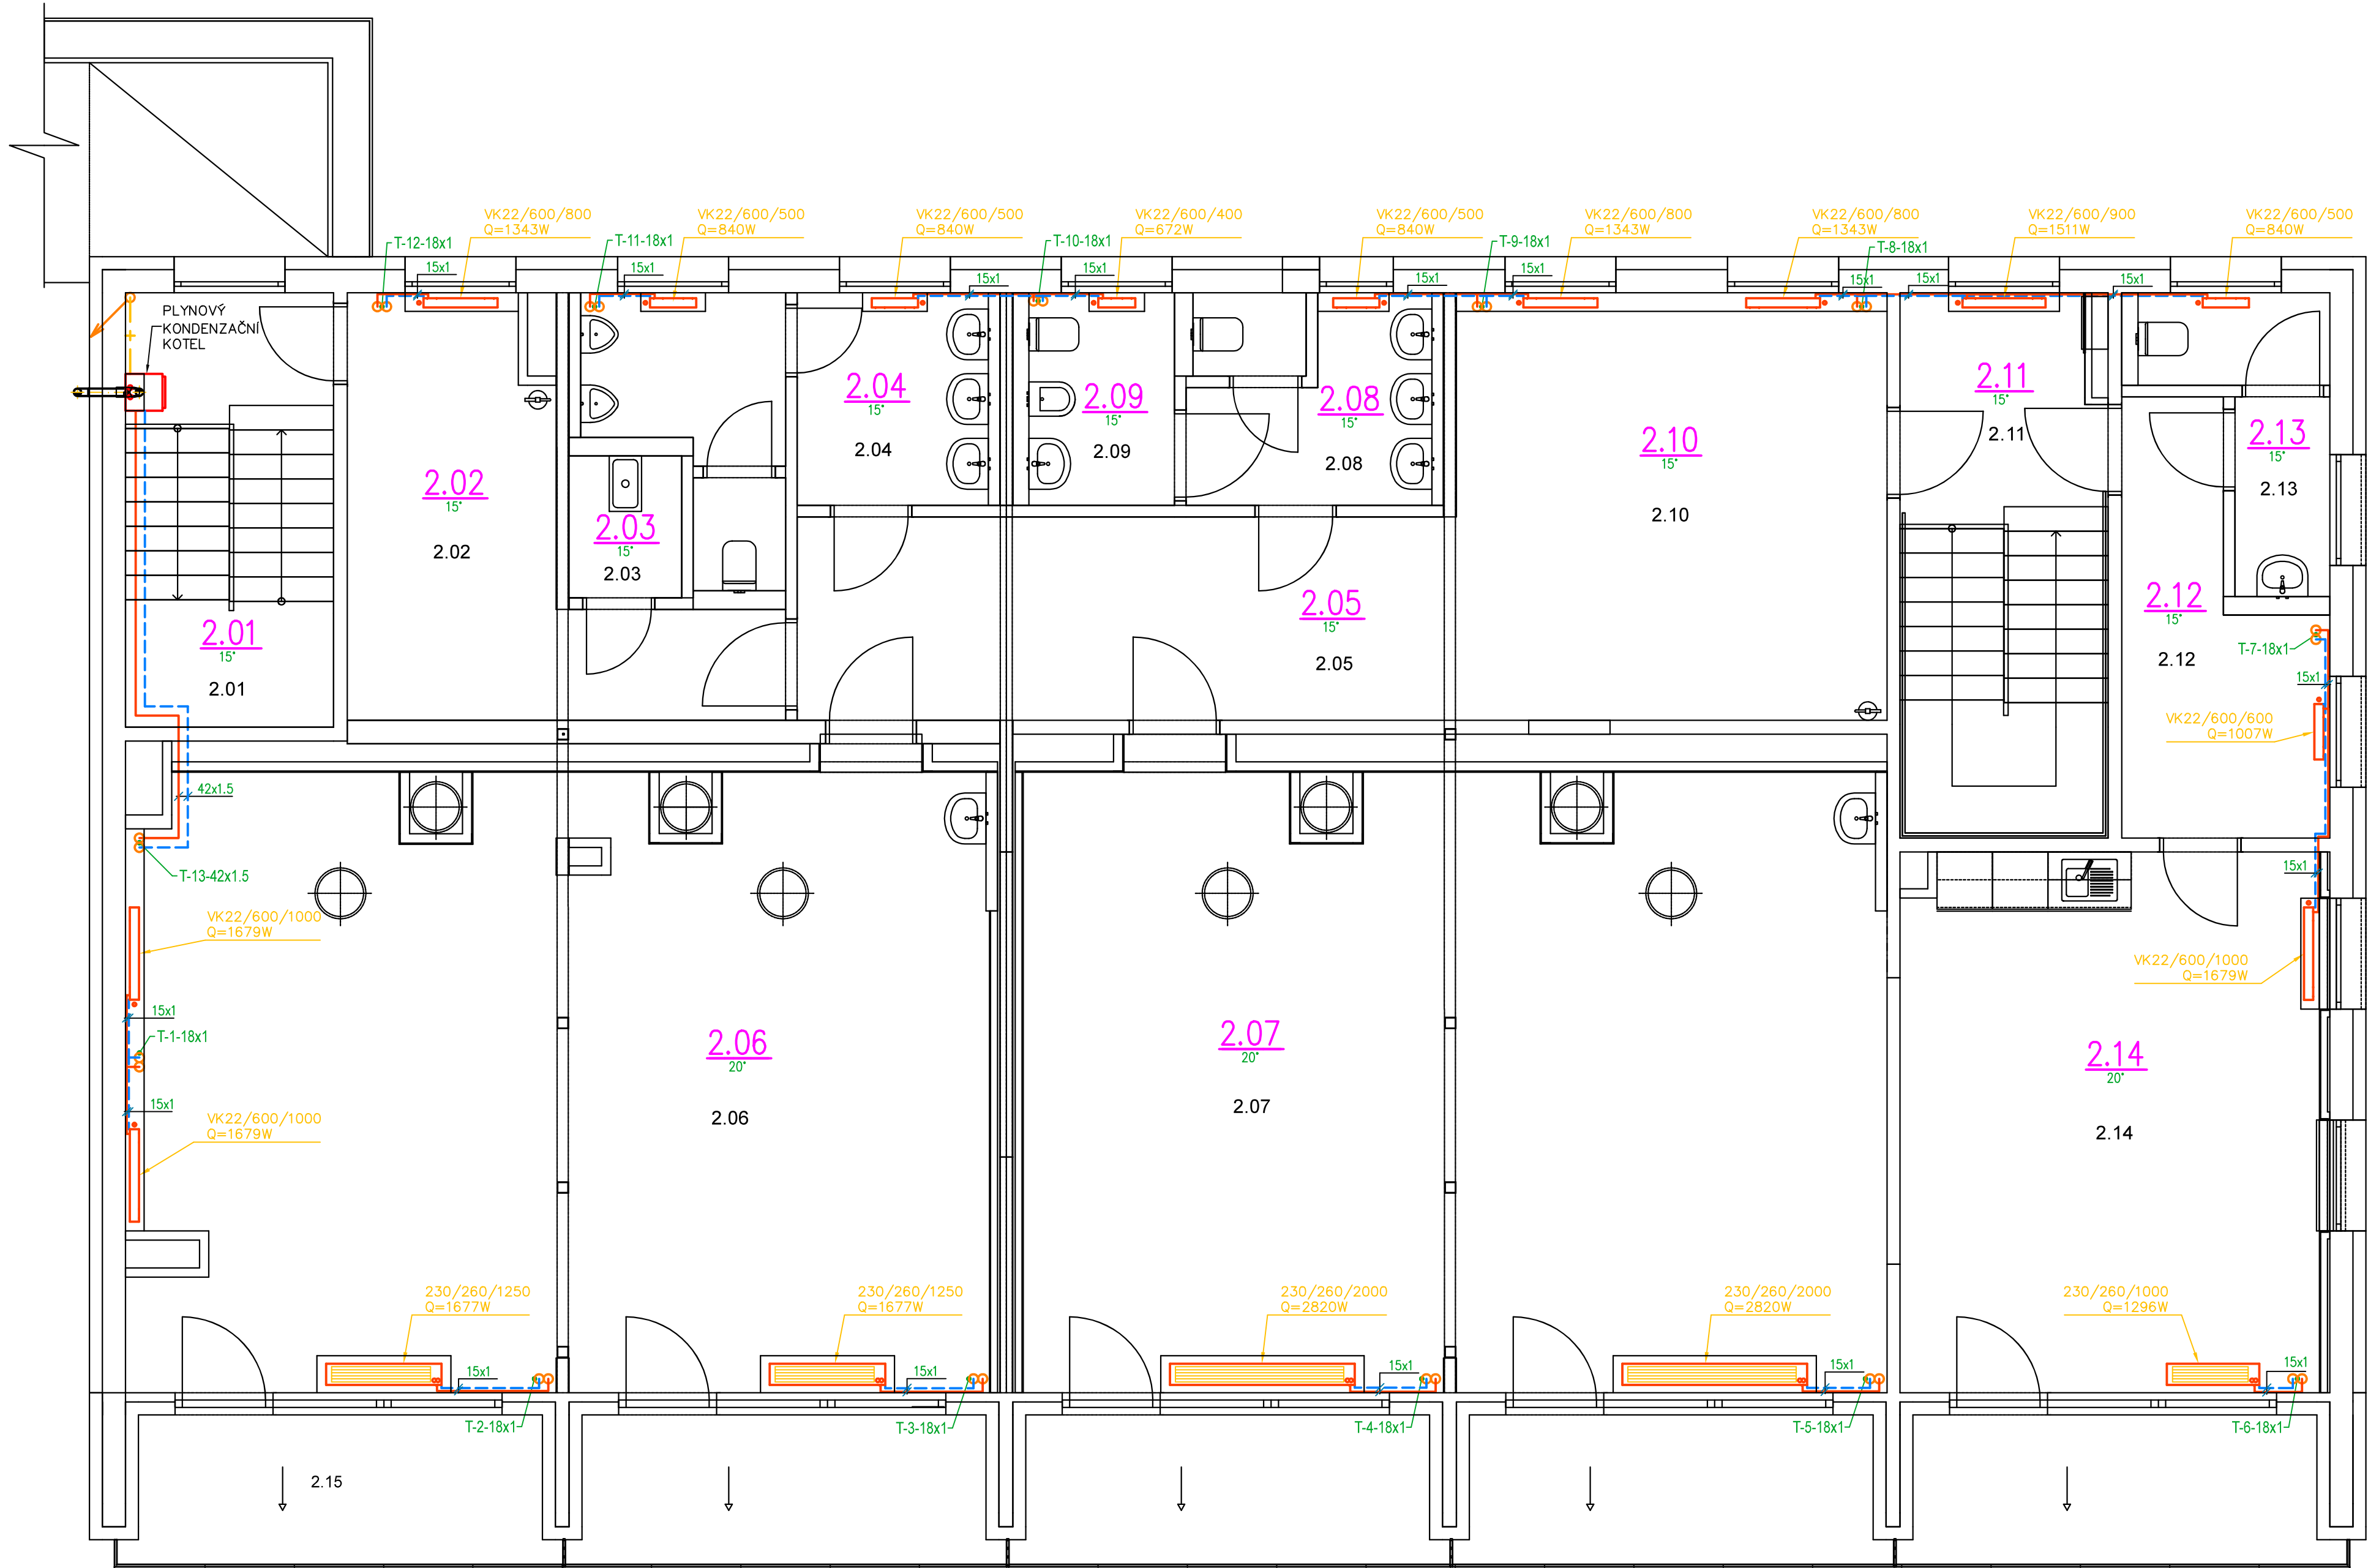

REVIZE

| Index | Datum | Změna | Jméno |
|-------|-------|-------|-------|
| | | | |
| | | | |

SCHEMA OBJEKTU

ORIENTACE SCHÉMATU

Projekty | Realizace | Projektový management
info@qualitygroup.cz | www.qualitygroup.cz
STAVTE CHYTŘE

STAVBA

PŘESTAVBA PAVILÓNU ČECHTICKÁ PRO ŠKOLSKÉ POTŘEBY

MÍSTO STAVBY

Cechtická 758/6
Praha 12
142 00

K.Ú.: Kamýk
OKRES: Hlavní město Praha
KRAJ: Hlavní město Praha

GENERÁLNÍ PROJEKTANT

Quality Group s.r.o., Příkop 843/4, 602 00 Brno
IČ: 08879737, DI: yawn58

AUTORIZACE

HLAVNÍ INŽENÝR PROJEKTU

Ing. Jitř Sořbs jřisořbs@qualitygroup.cz, tel.: +420 736 105 226

ZPRACOVATEL ODBORNÉ ČÁSTI

Ing. Kristína Pavlíková
tel.: +420 739 349 862
e-mail: kristina.pavlickova@qualitygroup.cz

STAVEBNÍK - INVESTOR

Městská část Praha 12
Generála Šišky 2375/6, 143 00 Praha 4 - Modřany
IČ: 00231151

Č. SMLOUVY INVESTORA

SM/ 2022/343

Č. SMLOUVY PROJEKTANTA

P-22-042-000

OBJEKT

D.101 SO01 "PAVILON B"

DATUM

02/2023

PARÉ

ODBOBNÁ ČÁST

D.101.05 Ústřední vytápění

MĚŘÍTKO

1:50

NÁZEV DOKUMENTU

PŮDORYS 2.NP

KÓD ELEKTRONICKÉ VERZE DOKUMENTU

| stavba | stupeň | část | výřes | profese | název dokumentu | revize |
|-----------|--------|----------|-------|---------|-----------------|--------|
| Čechtická | DPS | D.101.05 | 03 | UV | Půdorys 2.NP | 00 |