

Legenda místností 1.NP

Ozn.	Název místnosti	Plocha (m²)
1.01	Schodišťový prostor	10,57
1.02	Chodba	10,85
1.03	Předsíň učitelé	1,63
1.03	WC učitelé	0,05
1.04	WC chlapci	10,10
1.05	Učebna	62,32
1.06	Chodba	15,58
1.07	Učebna	63,31
1.08	WC dívky	5,98
1.09	WC bezbarierové	3,68
1.10	Šatna	21,55
1.11	Schodiště	10,92
1.12	Úklid	1,58
1.13	Učebna malá	26,46
1.14	Zádvěr	10,91
1.15	Terasy 1.NP	118,18
1.16	WC učitelé	1,89
		375,56 m²


Legenda značení

- 1.1 – Nástěnný radiální ventilátor o vzduchovém výkonu V= 80m3/h, včetně integrované zpětné klapky, časového doběhu  
Zapojení–pohybové čidlo + časové relé – profese ELI  
1.2 – Protidešťová, přetlaková žaluzie se sítí proti hmyzu, pozink do potrubí o rozměrech d= 100mm  
1.3 – Odvodní vzduchotechnické potrubí spiro o rozměrech d= 100mm, vedeno v SDK kastlíku  
1.4 – Dveřní mřížka s upevňovacím rámečkem. Rozměr 300x160 mm, rozteč lamel cca 12,5mm, materiál Al

- 3.1 – Nástěnný radiální ventilátor o vzduchovém výkonu V= 30m3/h, včetně integrované zpětné klapky, časového doběhu  
Zapojení–pohybové čidlo + časové relé – profese ELI  
3.2 – Protidešťová, přetlaková žaluzie se sítí proti hmyzu, pozink do potrubí o rozměrech d= 100mm  
3.3 – Odvodní vzduchotechnické potrubí spiro o rozměrech d= 100mm, vedeno v SDK kastlíku

Poznámky

- Hygienické zázemí bude větráno přirozeně okny  
– SDK kastlík pro vzduchotechnické potrubí  
– Kabel mezi ovladačem a vzduchotechnickou jednotkou  
– V místě prostupu obvodovou zdí bude provedena tepelná izolace  
– Ovládání pro VZT jednotky bude zabezpečeno krytem proti manipulaci

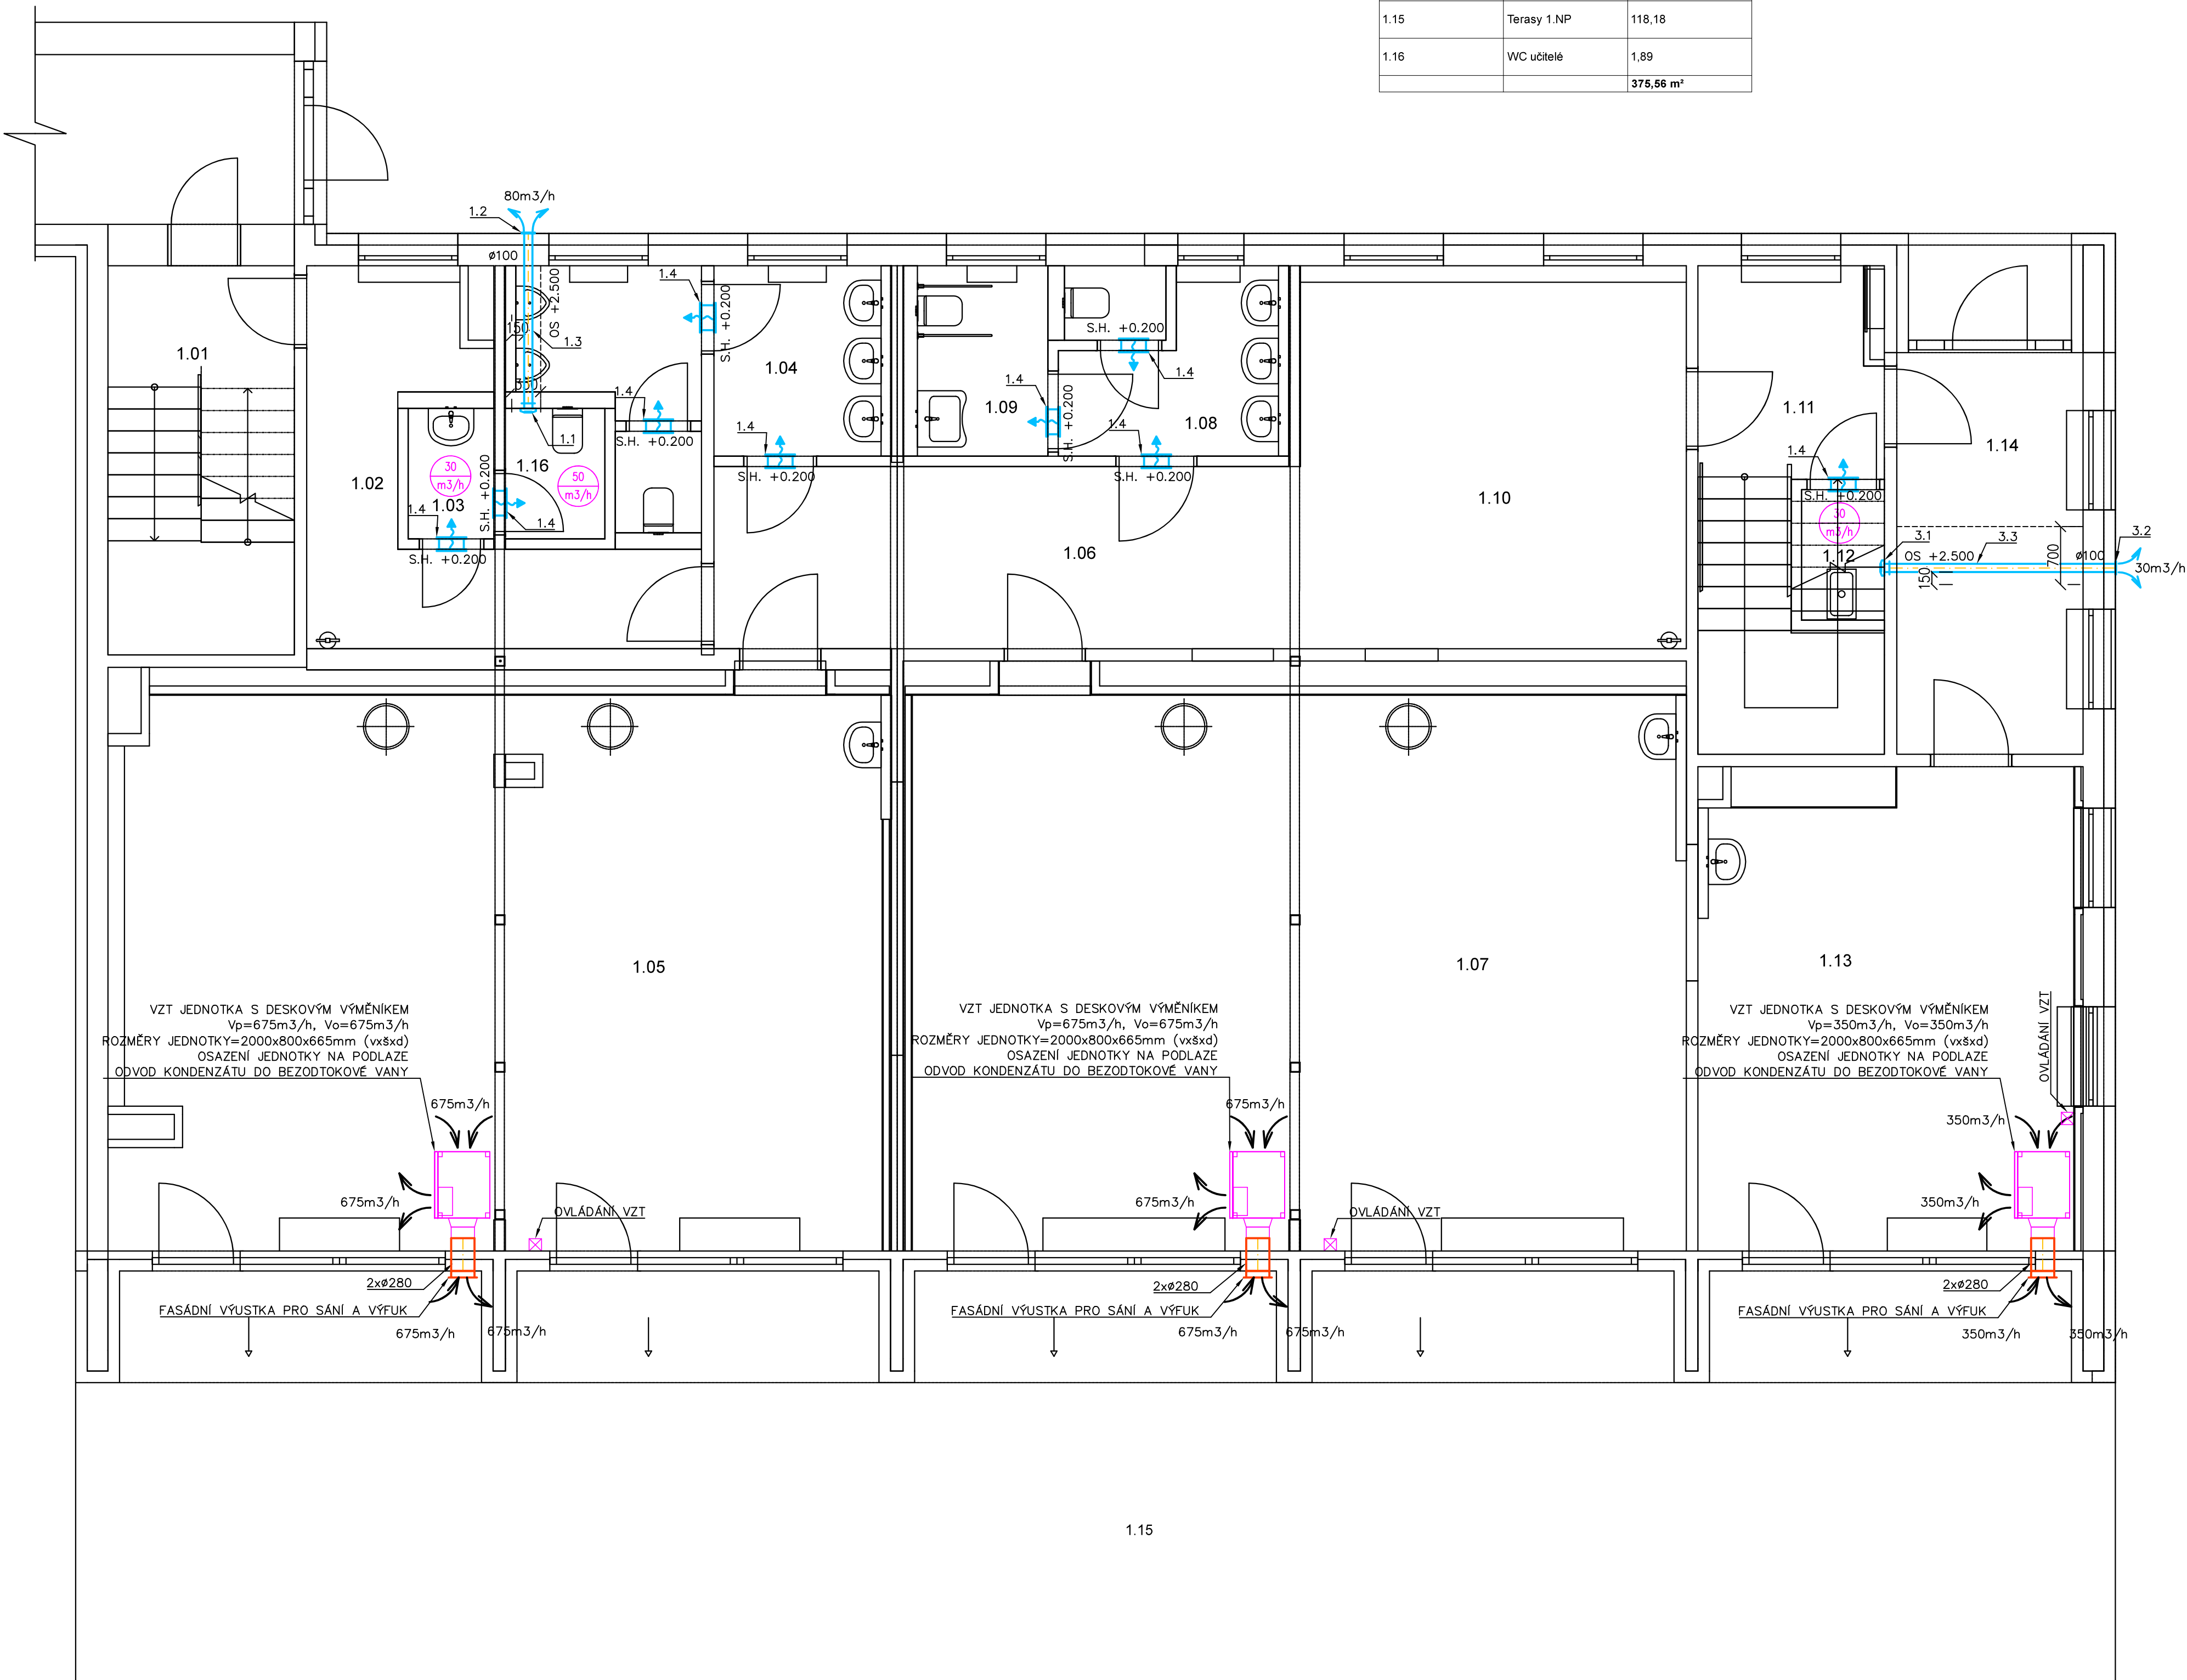

REVIZE

Index	Datum	Změna	Jméno

SCHÉMA OBJEKTU

ORIENTACE SCHÉMATU

Projekty | Realizace | Projektový management  
info@qualitygroup.cz | www.qualitygroup.cz  
STAVTE CHYTŘE

STAVBA

**PŘESTAVBA PAVILÓNU ČECHTICKÁ PRO ŠKOLSKÉ POTŘEBY**

MÍSTO STAVBY  
Čechtická 758/6  
Praha 12  
142 00

K.Ú.: Kamýk  
OKRES: Hlavní město Praha  
KRAJ: Hlavní město Praha

GENERÁLNÍ PROJEKTANT  
Quality Group s.r.o., Příkop 843/4, 602 00 Brno  
IČ: 08879737, DI: yawn58

HLAVNÍ INŽENÝR PROJEKTU  
Ing. Jitka Šoltes, j.soltes@qualitygroup.cz, tel.: +420 736 105 226

ZPRACOVATEL ODBORNÉ ČÁSTI  
Ing. Kristina Pavlíková  
tel.: +420 739 349 862  
e-mail: kristina.pavlikova@qualitygroup.cz

STAVEBNÍK - INVESTOR  
Městská část Praha 12  
Generála Šišky 2375/6, 143 00 Praha 4 - Modřany  
IČ: 00231151

Č. SMLOUVY INVESTORA  
SM/ 2022/343  
Č. SMLOUVY PROJEKTANTA  
P-22-042-000

OBJEKT  
**D.101 S001 "PAVILON B"**

DATUM  
02/2023

PARÉ

ODBORNÁ ČÁST  
**D.101.08 Vzduchotechnika**

MĚŘÍTKO  
1:50

NÁZEV DOKUMENTU

**PŮDORYS 1.NP**

KÓD ELEKTRONICKÉ VERZE DOKUMENTU

stavba	stupeň	část	výřez	profese	název dokumentu	revize
Čechtická	DPS	D.101.08	02	VZT	Půdorys 1.NP	00