


PŮDORYS 1:50 - PODKROVÍ

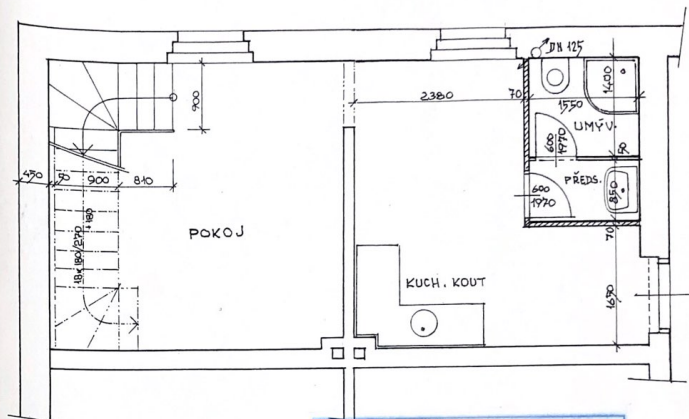


1. PATRO

LEGENDA



- STĚV. ZDIVO
- NOVÉ Z PŘESNÝCH TV. (YTONG, HEDEL)
- PLNĚ CIHLY, NASTAV. HALTÁ



SUJAN	Vypracoval	Zodp. projektant	Investor
	<i>Ing. Pavel Janatka</i>	Ing. Pavel Janatka	Lenka Zvěřinová
SUJAN, s. r. o. Bukovská 778 181 00 Praha 8	Půdní vestavba v domě čp. 108 v Komofánské ul. č. 43 - Praha 4		měřítko 1:50
	NOVÝ STAV - PŮDORYS		Datum 10/2000
			č. výkresu 04

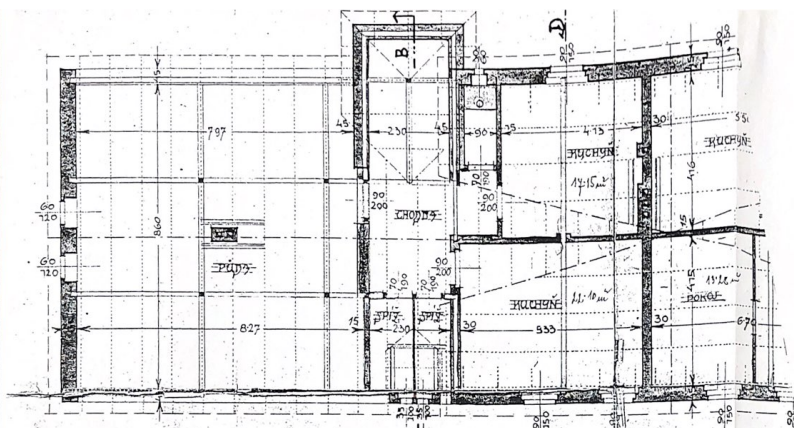


ŘEZ A - B

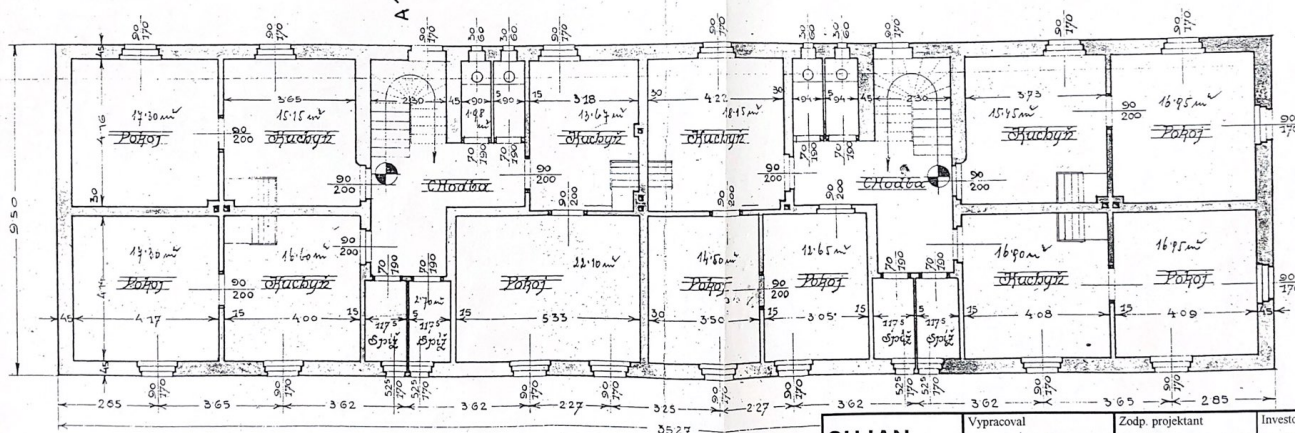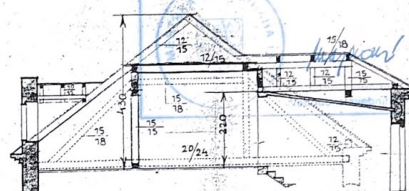


I. PATRO


SUJAN	Vypracoval	Zodp. projektant	Investor
	ly	Ing. Pavel Janatka	Lenka Zvěřinová
SUJAN, s. r. o. Bukolská 778 181 00 Praha 8	Půdní vestavba v domě čp. 108 v Komořanské ul. č. 43 - Praha 4		měřítko 1:400
	Datum 10/2000		č. výkresu 03
	SOUČASNÝ STAV		

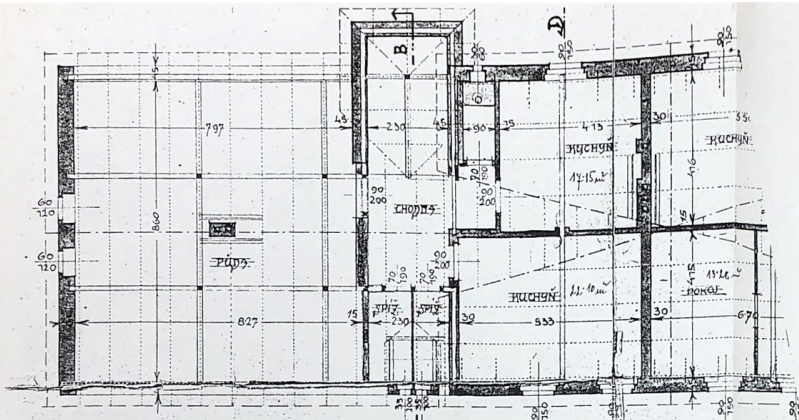

ŘEZ A - B

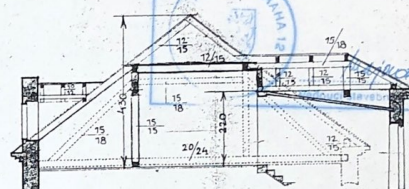

Ověřeno při vydávání stavebního povolení
26.11.2001
čís. jedn. STO 1845/2001
Odborem stavebním Úřadu městské části
Praha 12

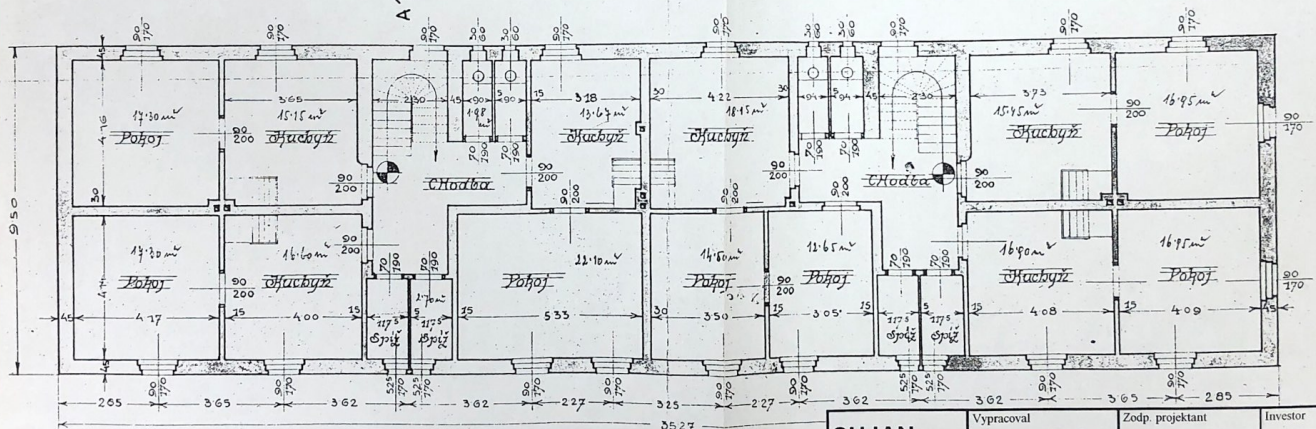

I. PATRO

SUJAN	Vypracoval	Zodp. projektant	Investor
	h. h.	Ing. Pavel Janatka	Lenka Zvěřinová
SUJAN, s. r. o. Bukovská 778 181 00 Praha 8	Půdní věstava v domě čp. 108 v Komořanské ul. č. 43 - Praha 4		měřítko 1:400
	SOUČASNÝ STAV		Datum 10/2000
			č. výkresu 03