


TABULKA ELEKTRICKÝCH VÝKONŮ

El. z.č.	počet	název	V	kW	poznámka
AHU1	1	F7/G4, DESK. REK. 75%, 1950m3/h, 350Pa, EC	400V	2x0,5	AUTONOMNÍ REGULACE
KCHJ	1	KLIMATIZAČNÍ JEDNOTKA 10kW, R32	400V	3,5	AHUBOX


POZNÁMKA:

- PŘÍVODNÍ A ODVODNÍ POTRUBÍ MUSÍ BÝT K VZT JEDNOTCE ZAIZOLOVÁNO TEPELNOU IZOLACÍ TL.100 resp. 60mm S AL. POLEPEM
- PŘIPOJENÍ NA VZT JEDNOTKY POMOCÍ PRUŽNÝCH MANŽET, PŘED A ZA MUSÍ BÝT OSAZENY TLUMIČE HLUKU
- VNITŘNÍ CHLADICÍ JEDNOTKA – VÝPARNÍK MUSÍ BÝT PŘIPOJENÝ NA KONDEZÁT POTRUBÍ
- ROZVODY POTRUBÍ CU DLE NAVRŽENÉHO SCHÉMATU DODAVATELE SYSTÉMU CHLAZENÍ
- NAPOJENÍ ODTOKŮ KONDEZÁTU VZT JEDNOTKY POMOCÍ ČERPADLA KONDEZÁTU PROVEDE PROFESE VZT


DETAIL PROSTUP VZT STŘECHOU

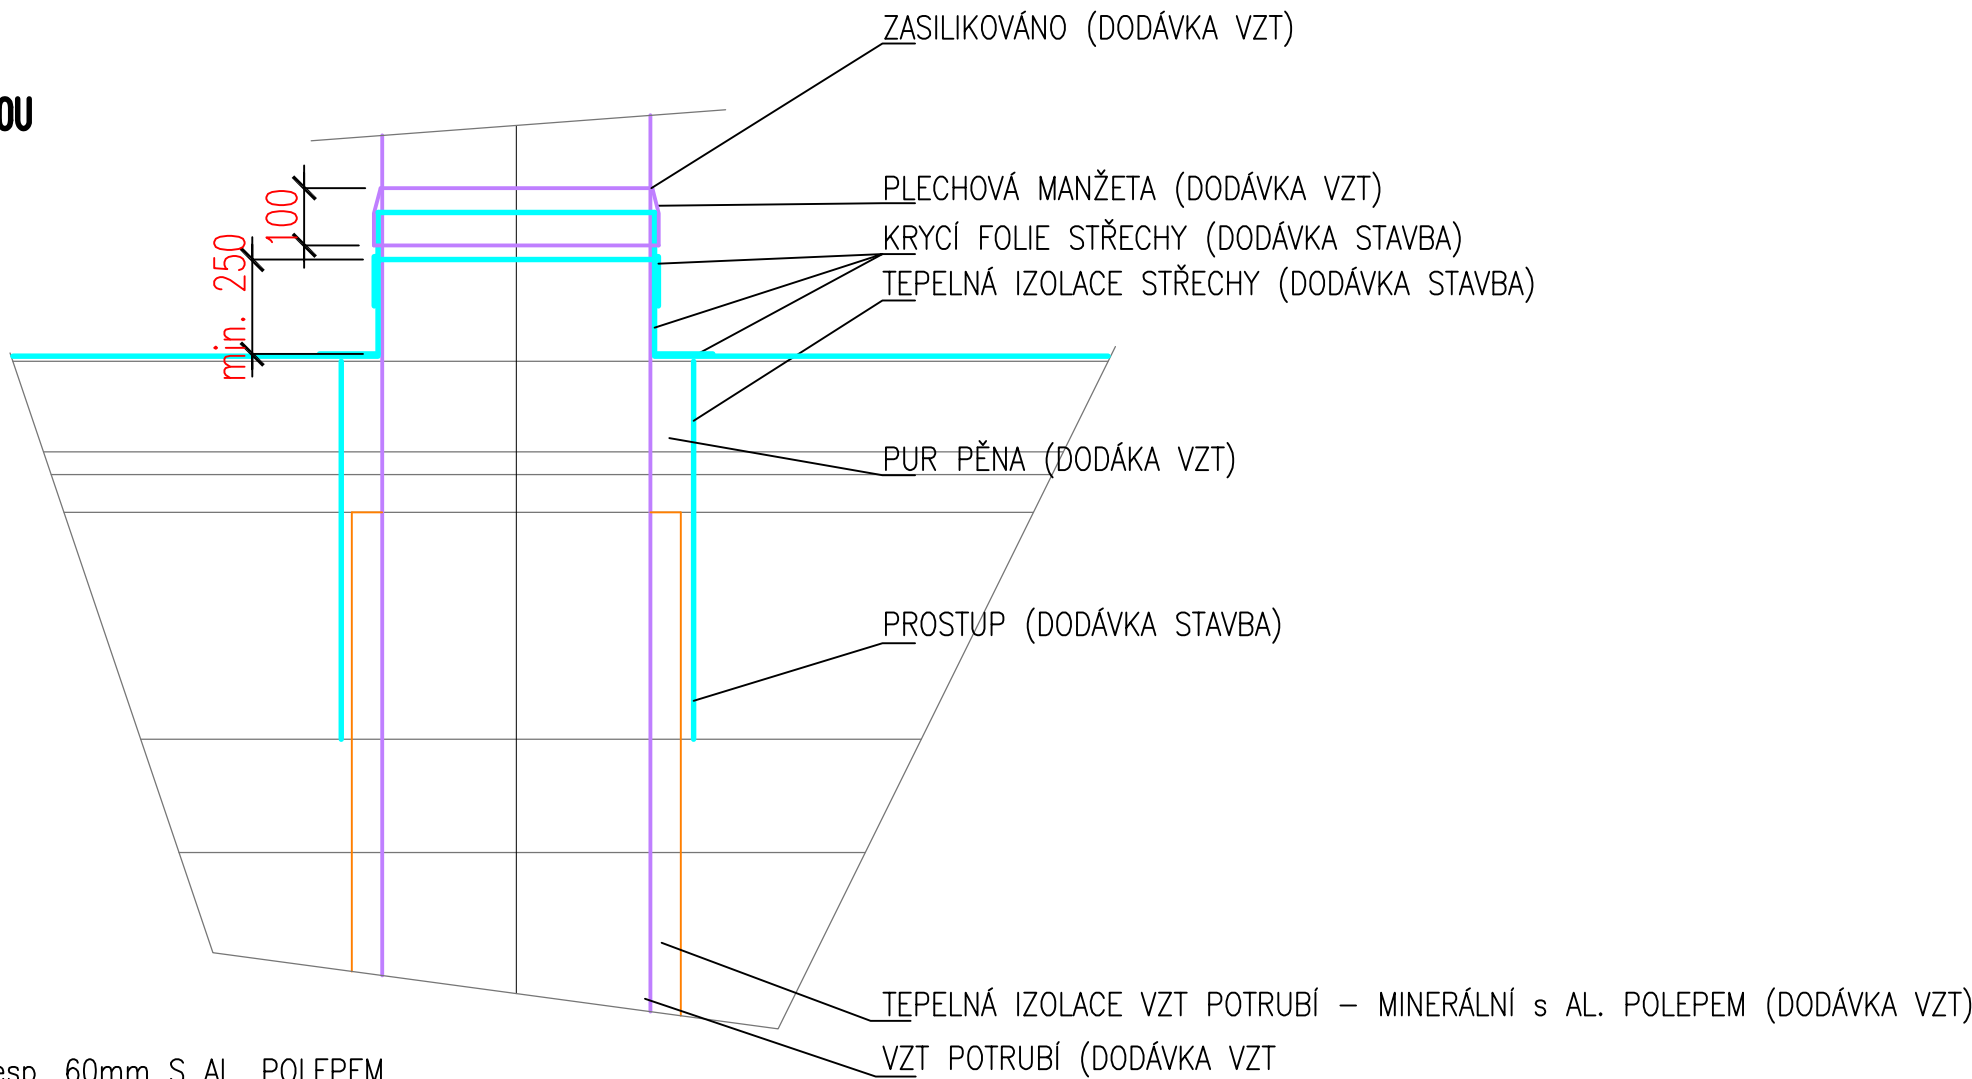


POHLED OD SCHODIŠTĚ

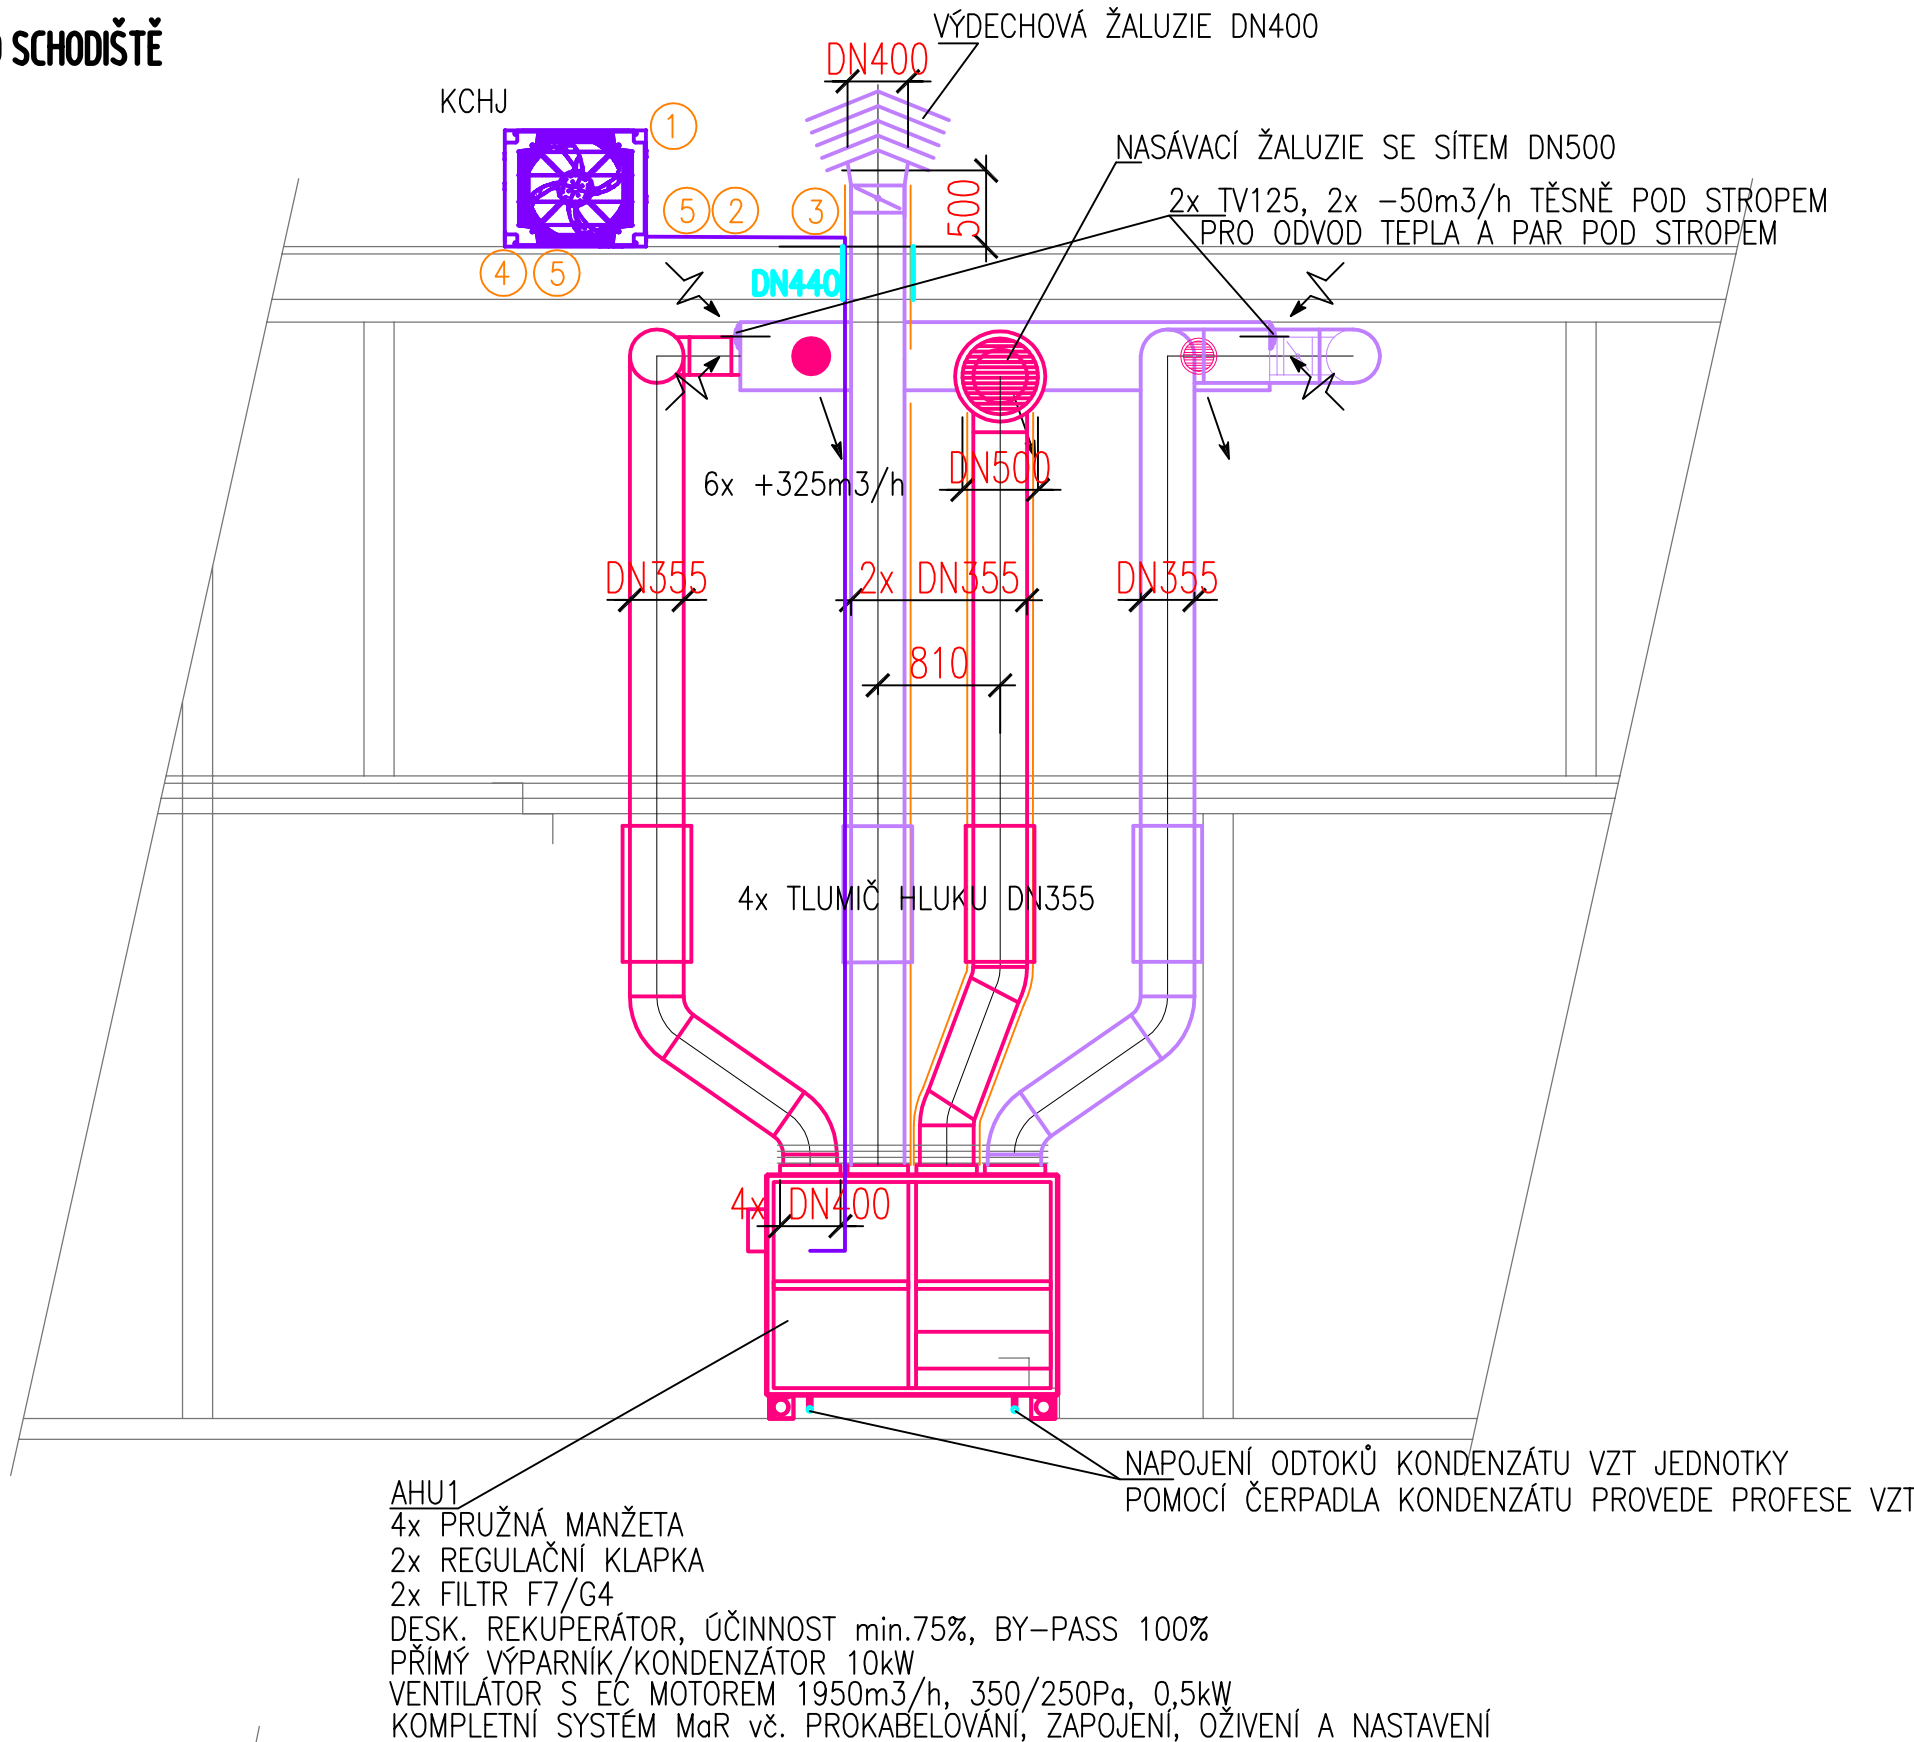

LEGENDA

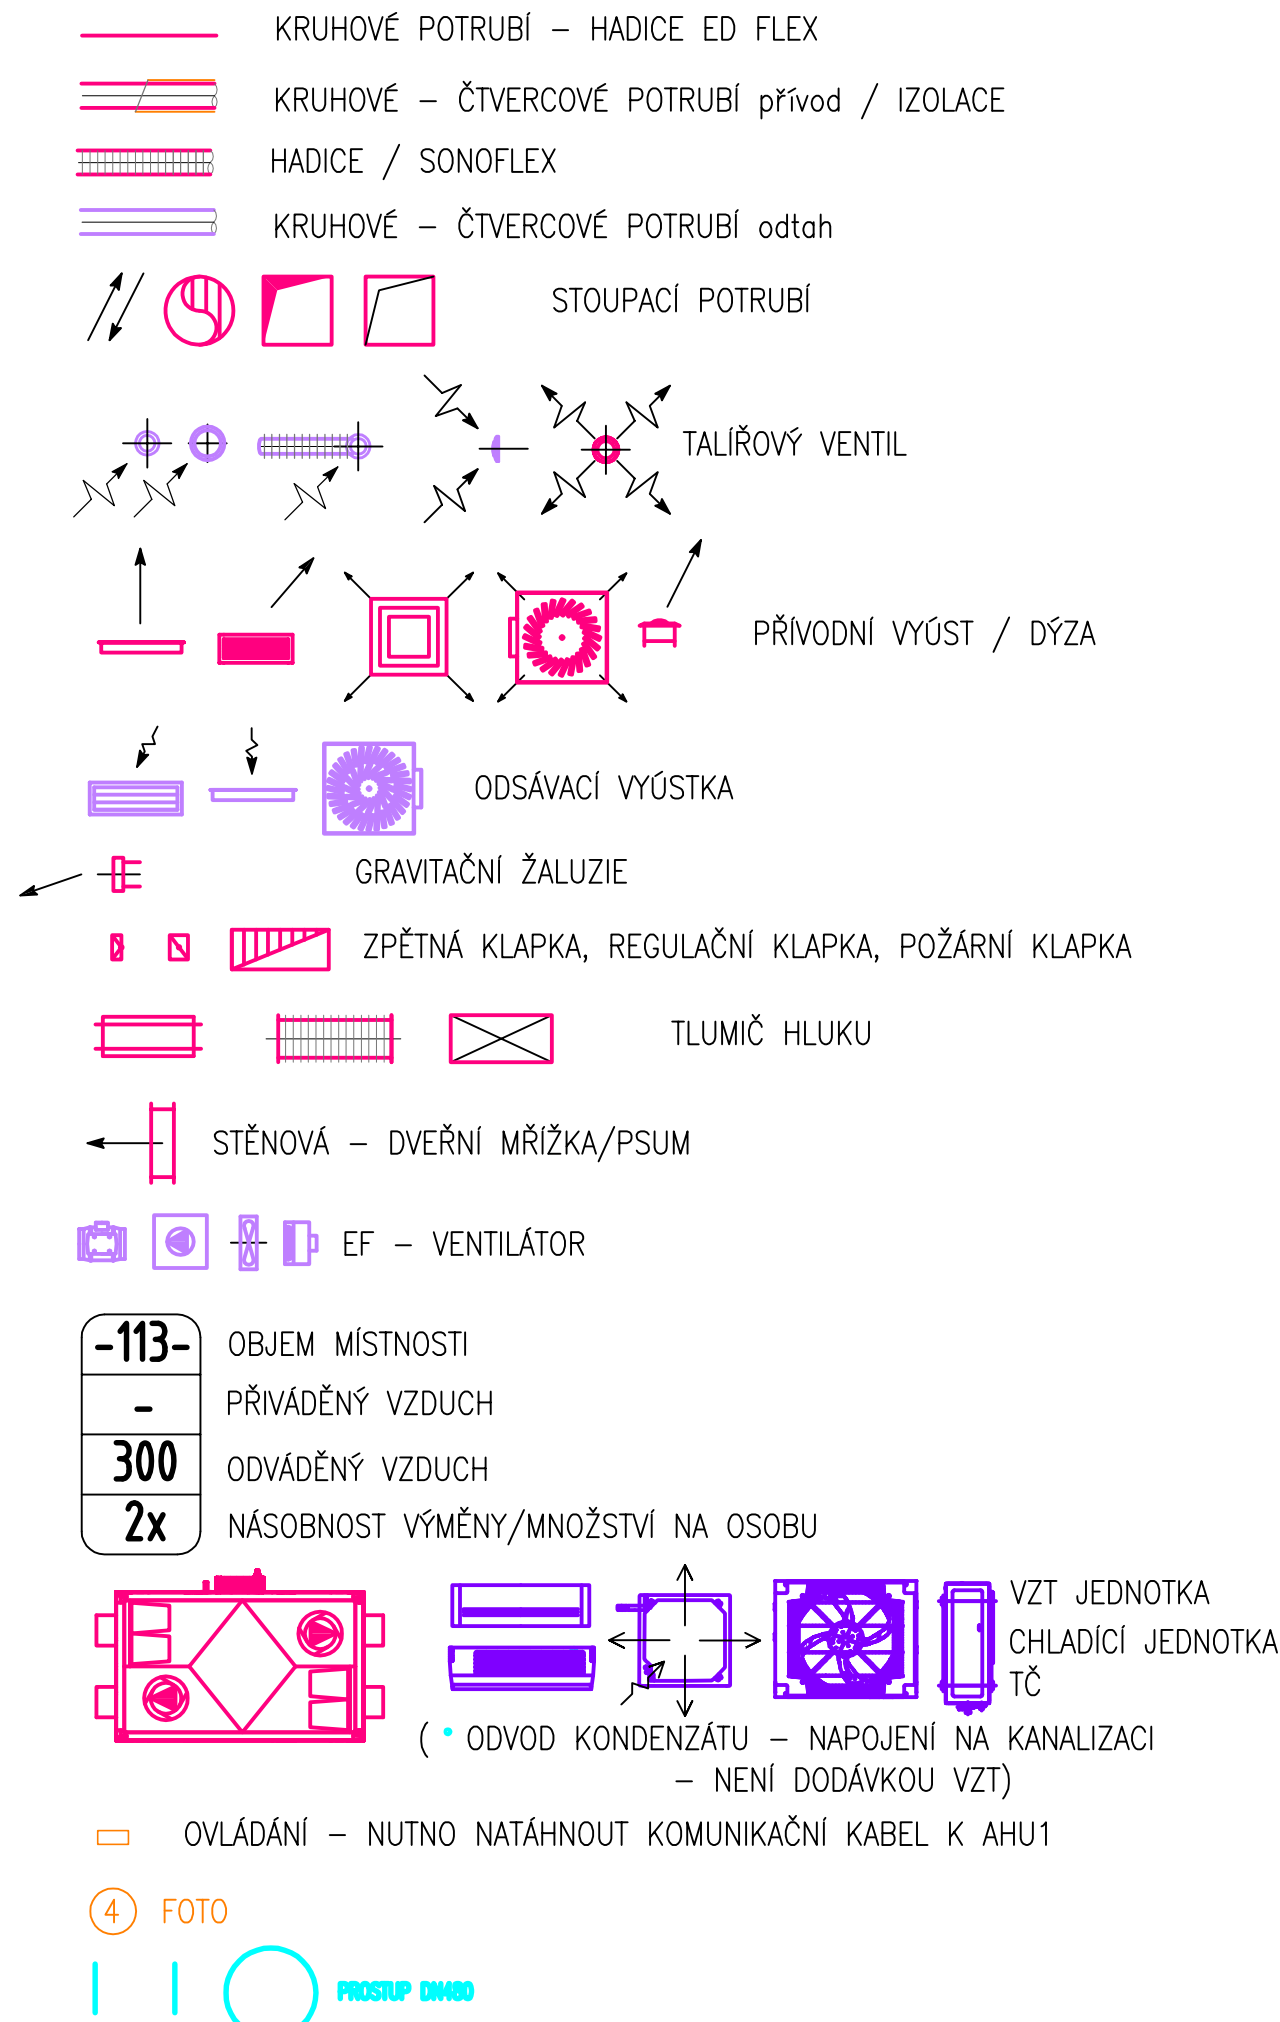

POHLED OD SCHODIŠTĚ

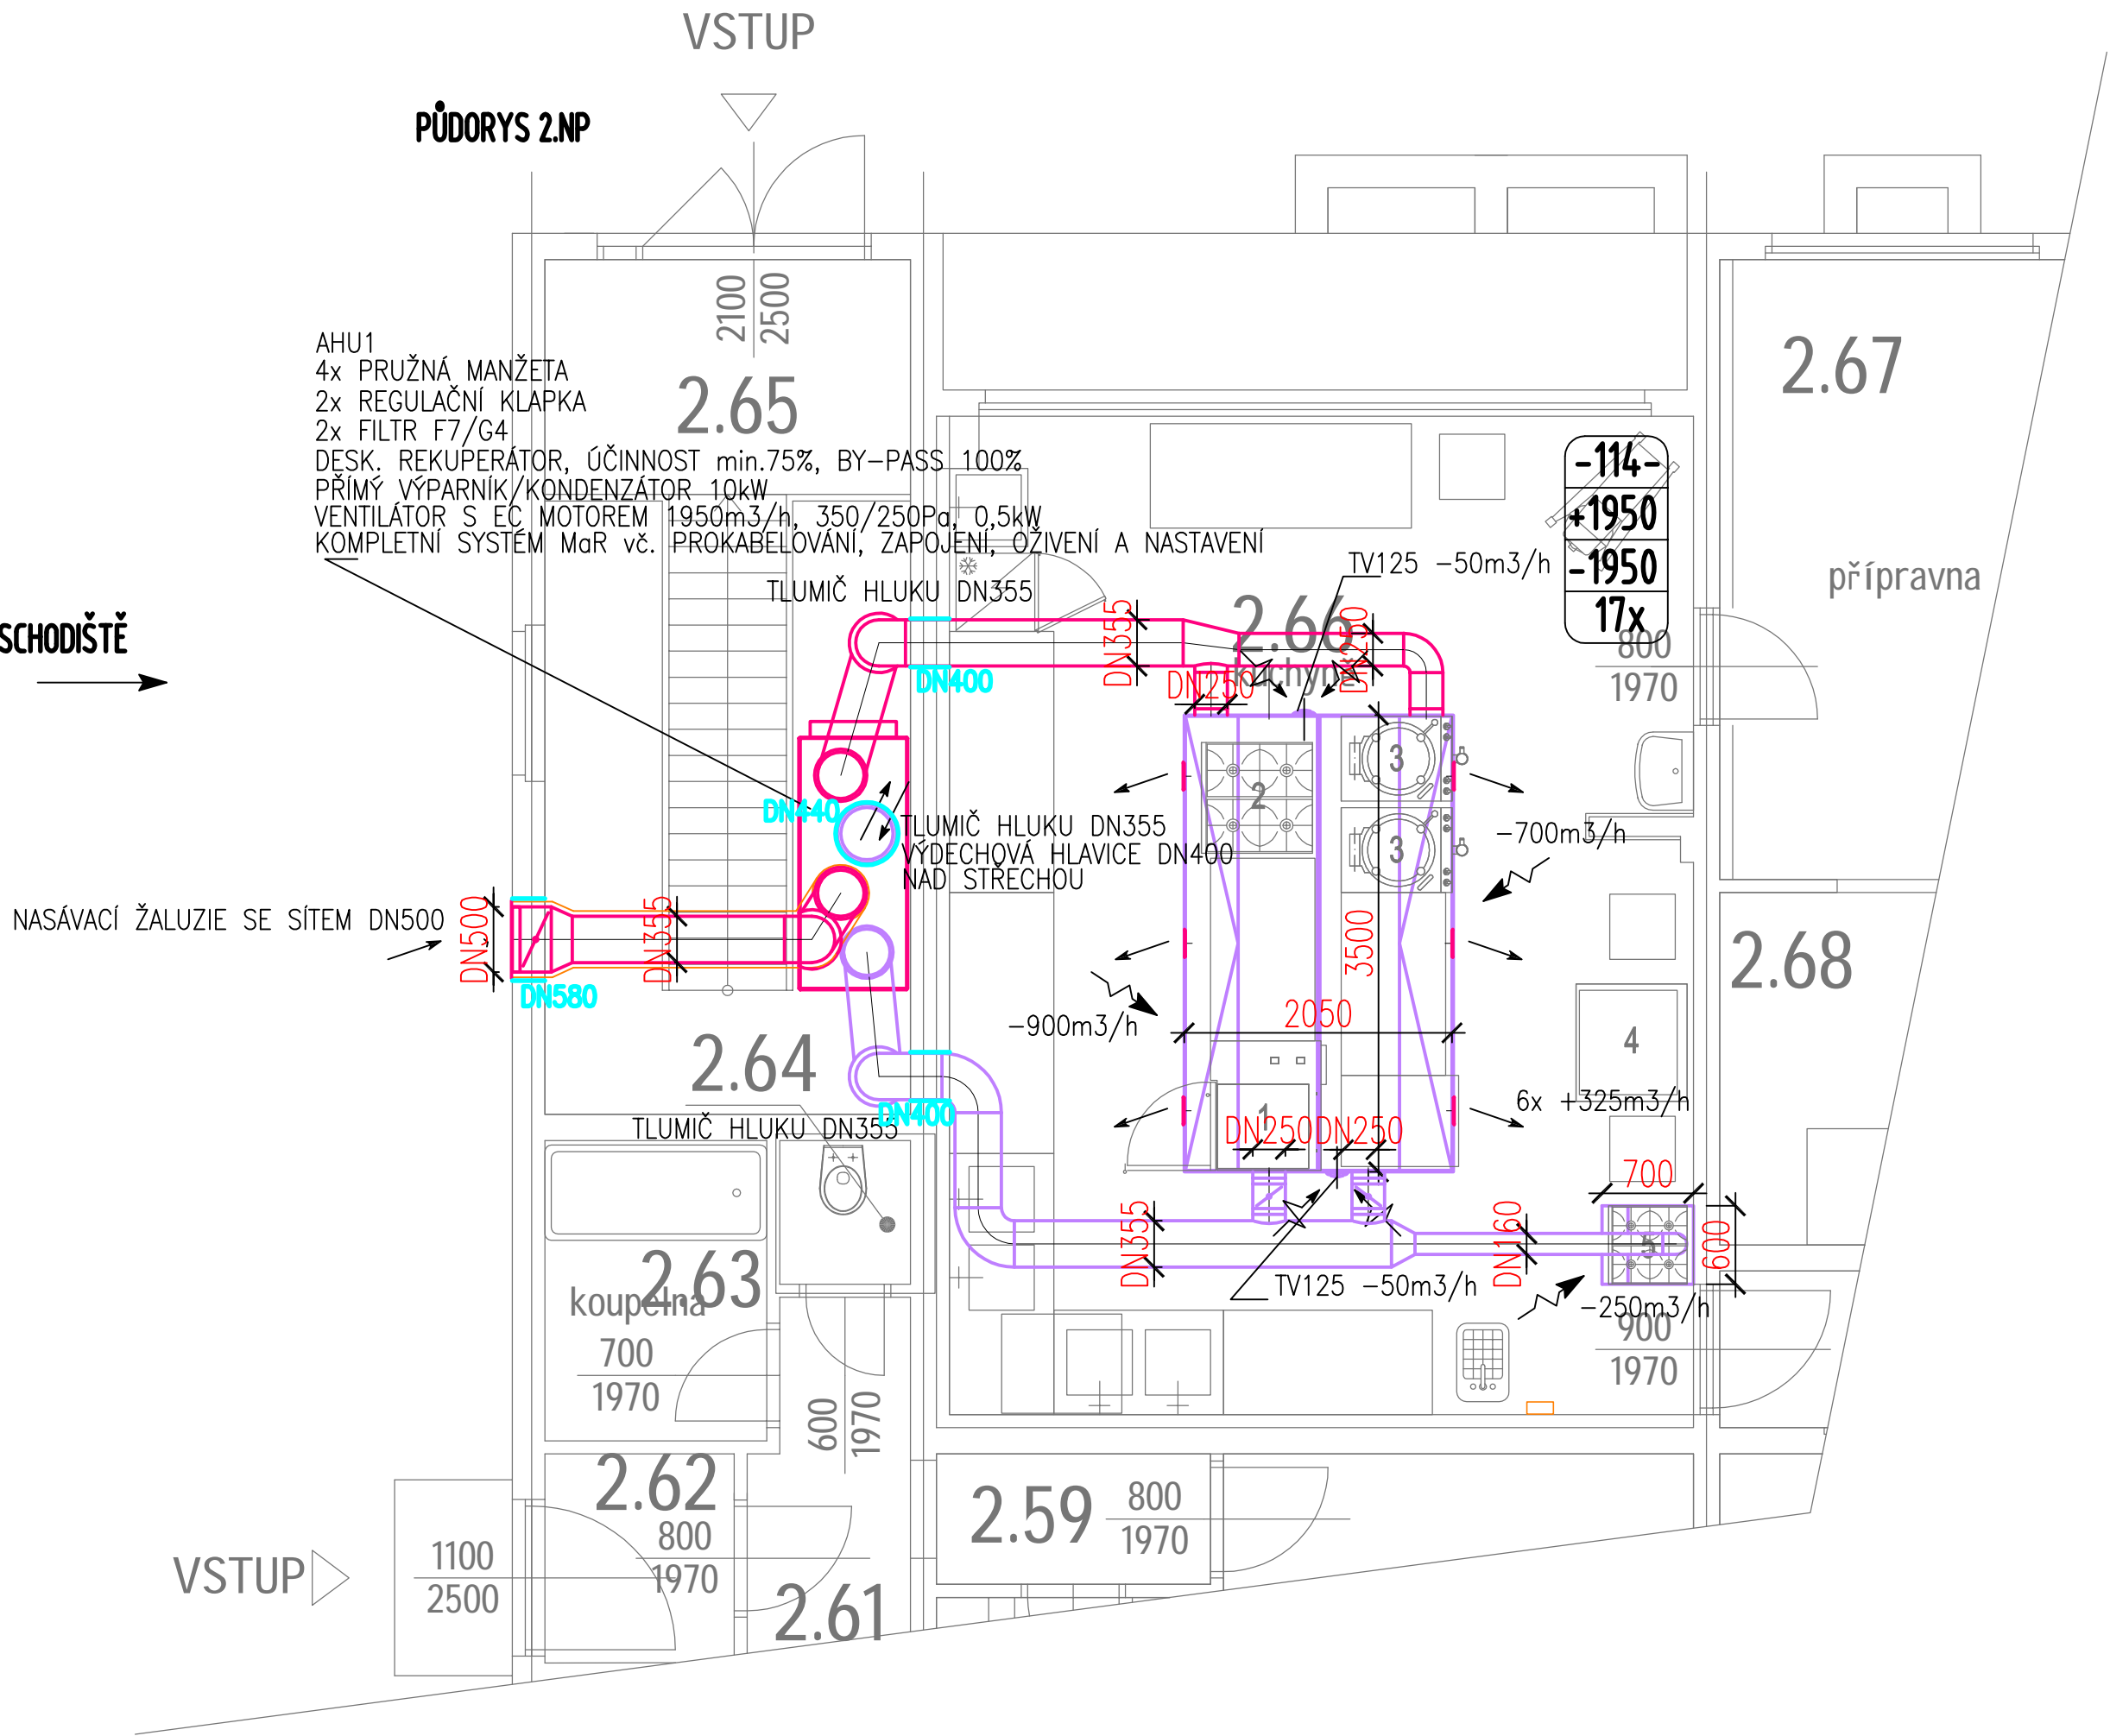

INDEX	DATUM	ZMĚNY
NÁZEV A ADRESA STAVBY / Project name		
Revitalizace objektu MŠ Jahůdka v Praze 12 Krouzova 10, č.p. 3036, 143 00 Praha 4		
INVESTOR / Investor		
MČ Praha 12 Generála Šišky 2375/6 143 00 Praha 4 - Modřany		
SCHVÁLIL / Approved: DATUM / Date:		
ZODPOVĚDNÝ PROJEKTANT / General designer		
Ing. arch. Jan Mudra Holubkov 81, PSC 138 01 IČ: 66 340 110, DIČ: CZ7203292195		
Kancelář: Vítkova 4, 186 00 Praha 8 - Karlín Tel: +420 222 522 296 jan.mudra@seznam.cz		
SCHVÁLIL / Approved: DATUM / Date:		
Ing. arch. JAN MUDRA		
PROJEKTANT ČÁSTI / Designer of part		
SGS vzduchotechnika s.r.o. Michal Svelner Tel: 608 22 44 66 vzduchotechnika@seznam.cz IČO: 084 83 591 DIČ: CZ08483591		
VYPRACOVAL / Designed by		
VYPRACOVAL / Drawn	KRESELIL / Drawn	KONTROLOVAL / Checked
Ing. arch. Jan Mudra	Michal Svelner	Ing. Michal Mštna
STUPĚN DOKUMENTACE / Stage documentation		
DOKUMENTACE PRO PROVÁDĚNÍ STAVBY		
ČÁST DOKUMENTACE - PROFESE / Part documentation		
D.1.4.3 - VZDUCHOTECHNIKA		
OBSAH VÝKRESU / Drawing Content		
MŠ JAHŮDKA - VARNA VZDUCHOTECHNIKA A CHLAZENÍ		
Měřítko / Scale		1:50
Datum / Date		27.5.2022
Stupeň / Stage		1:50
MS-JAH-VZT	DPS	D 1.4.3 B 01