


2.N.P.

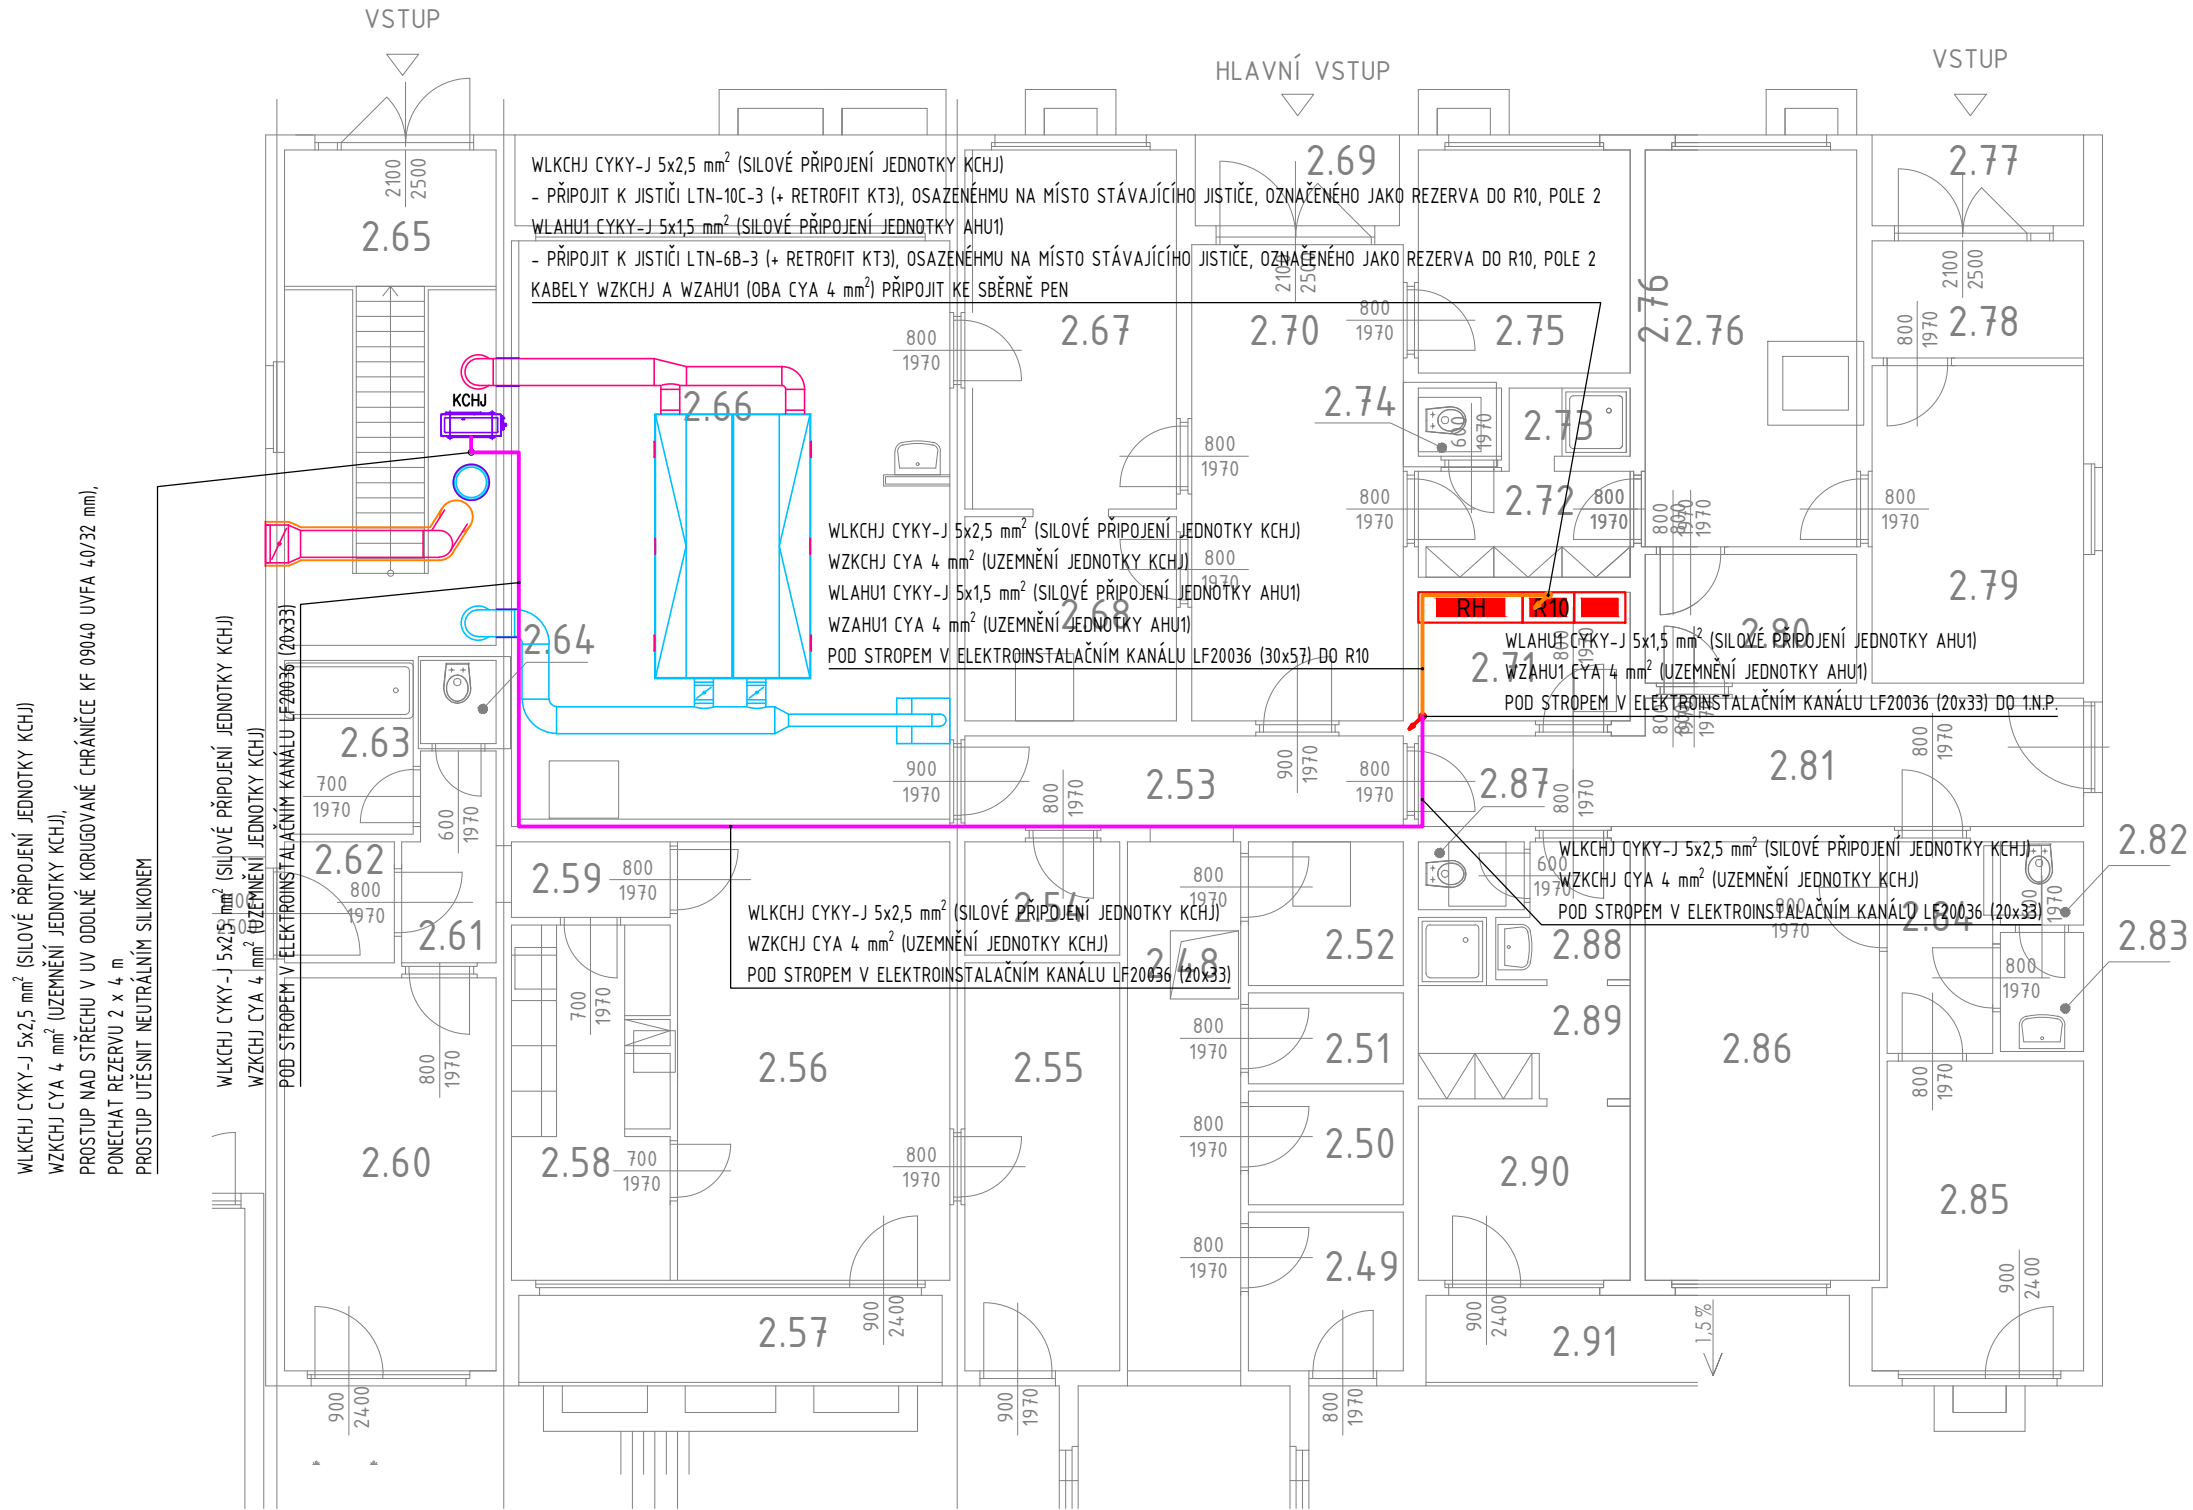

1.N.P.


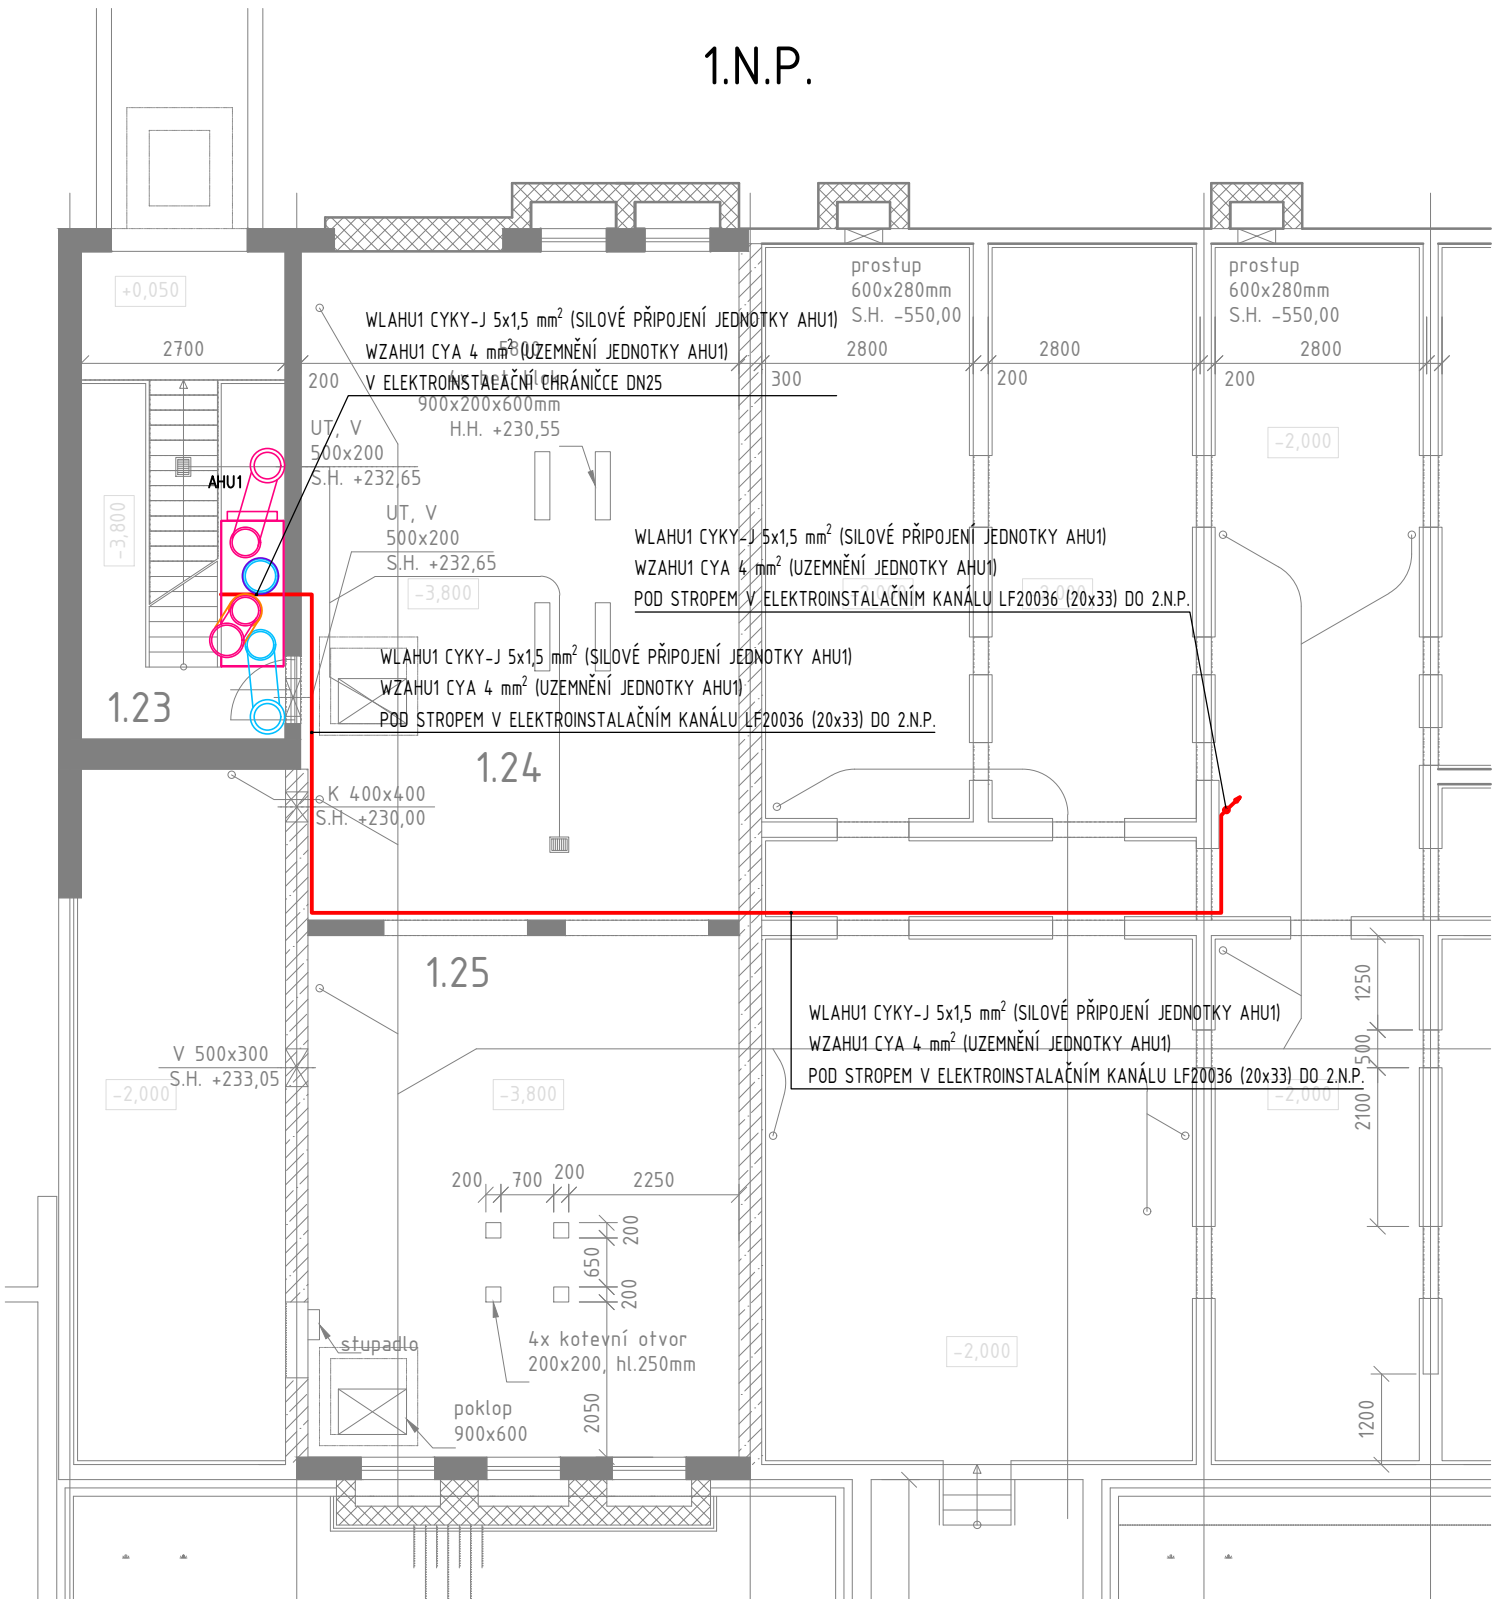


SCHÉMA ŘEŠENÉHO OBJEKTU

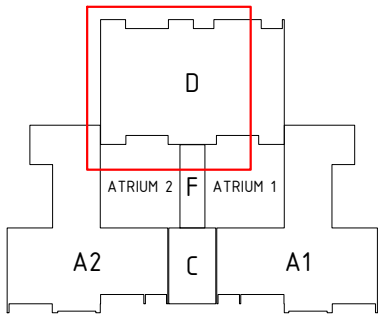

TABULKA MÍSTNOSTÍ 1.N.P.:

Č. M.	NÁZEV MÍSTNOSTI	m²	POZNÁMKA
1.22	SKLEP	13,44	
1.23	SCHODIŠTĚ	17,00	
1.24	VÝMĚNÍK	50,88	
1.25	VÝMĚNÍK	39,33	

TABULKA MÍSTNOSTÍ 2.N.P.:

Č. M.	NÁZEV MÍSTNOSTI	M²	POZNÁMKA
2.49	ŠATNA KUCHYNĚ	4,30	
2.50	SKLAD	3,07	
2.51	SKLAD	2,46	
2.52	SKLAD	3,90	
2.53	CHODBA	6,96	
2.54	SKLAD	3,07	
2.55	POKOJ	11,07	
2.56	POKOJ	20,88	
2.57	TERASA	6,72	
2.58	KUCHYNĚ	9,87	
2.59	CHODBA	2,10	
2.60	POKOJ	14,55	
2.61	CHODBA	1,20	
2.62	ZÁDVEŘÍ	2,32	
2.63	KOUPELNA	3,90	
2.64	WC	1,10	
2.65	VSTUP	18,34	
2.66	KUCHYNĚ	45,24	
2.67	PŘÍPRAVNA	13,30	
2.68	SKLAD	7,56	
2.69	ZÁVĚTŘÍ	3,12	
2.70	VSTUP	17,92	
2.71	ELEKTRO ROZVODNA	4,76	
2.72	ŠATNA ZAMĚSTNANCŮ	3,90	
2.73	UMÝVÁRNA	1,56	
2.74	WC ZAMĚSTNANCŮ	1,00	
2.75	KANCELÁŘ	8,26	
2.76	SUŠÁRNA, ŽEHLÍRNA	14,70	
2.77	ZÁVĚTŘÍ	3,36	
2.78	ZÁDVEŘÍ	4,34	
2.79	PRÁDELNA	11,76	
2.80	SKLAD	4,75	
2.81	CHODBA	13,46	
2.82	WC	1,21	
2.83	PŘEDSÍN WC	1,73	
2.84	CHODBA	3,92	
2.85	LOGOPEDIE	10,88	
2.86	ŘEDITELNA	17,98	
2.87	WC	1,26	
2.88	PŘEDSÍN	2,78	
2.89	UMÁVÁRNA	4,95	
2.90	ŠATNA	6,44	
2.91	TERASA	6,71	

INDEX	DATUM	POPIS ZMĚNY
NÁZEV A ADRESA STAVBY / Project name		
Revitalizace objektu MŠ Jahůdka Krouzova 10, č.p. 3036, 143 00 Praha 4 - Modřany		
INVESTOR / Investor		
MČ Praha 12 Generála Šišky 2375/6 143 00 Praha 4 - Modřany		
SCHVÁLIL / Approved:		DATUM / Date:
ZODPOVĚDNÝ PROJEKTANT / General designer		
Ing. arch. Jan Mudra Holoubkov 81, PŠČ 338 01 Kancelář: Vltkova 4, 186 00 Praha 8 - Karlín Tel.: +420 222 522 258 jan.mudra@seznam.cz		
SCHVÁLIL / Approved:		DATUM / Date:
PROJEKTANT ČÁSTI / Designer of part		
Ing. Jaroslav Kučera Zlatkov 37 593 01 Bystřice nad Pernštejnem Tel.: +420 723 842 741 jar.kucera@tiscali.cz		
VYPRACOVAL / Designed by		
VZPRACOVAL / Drawn	KRESLIL / Drawn	KONTROLOVAL / Checked
Ing. Jaroslav Kučera	Ing. Jaroslav Kučera	Ing. arch. Jan Mudra
STUPEŇ DOKUMENTACE / Stage documentation		
DOKUMENTACE PRO PROVÁDĚNÍ STAVBY		
ČÁST DOKUMENTACE - PROFESÍ / Part documentation		
D.1.4.5 ELEKTROINSTALACE		
OBSAH VÝKRESU / Drawing Content		
VZT DISPOZICE		
MĚŘÍTKO / Scale: 1:100		AKTUELNI DATUM 20. 6. 2022 DATUM I. VYDÁNÍ 20. 6. 2022
ARCE	STUPEŇ	ČÁST
MŠ Jahůdka	DPS	D
PROFESE		ZPRÁVA
1.4.5		ČÍSLO
A		INDEX
1		KOPIE

AUTOREM TĚTO PROJEKTOVÉ DOKUMENTACE JE ING. ARCH. JAN MUDRA, 338 01 HOLOUBKOV 81, TEL. 777 607 027, ČK 3150, TATO PROJEKTOVÁ DOKUMENTACE JE CHRÁNĚNA VE VŠECH SVÝCH ČÁSTECH AUTORSKÝM ZÁKONEM A NEMŮŽE BYT POUŽITA BEZ SOUHLASU AUTORA.