
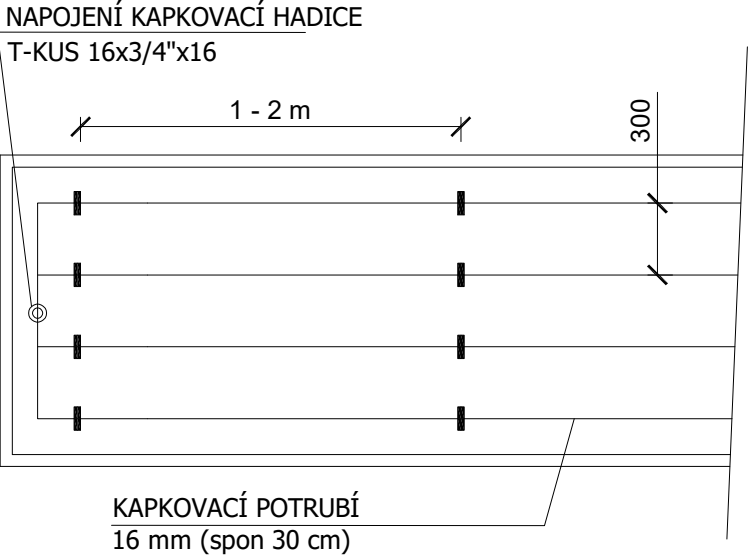


PŮDORYS ATRIA 1
1:50


Přívodní potrubí 32 mm
přivedené od technologie závlahy

Přivedený kabel CYKY 2 x 1,5 mm2
od ovládací jednotky - (zajistí
dodavatel elektroinstalace)

SCHÉMA PŘIPOJENÍ KAPKOVACÍ HADICE
- (není v měřítku)

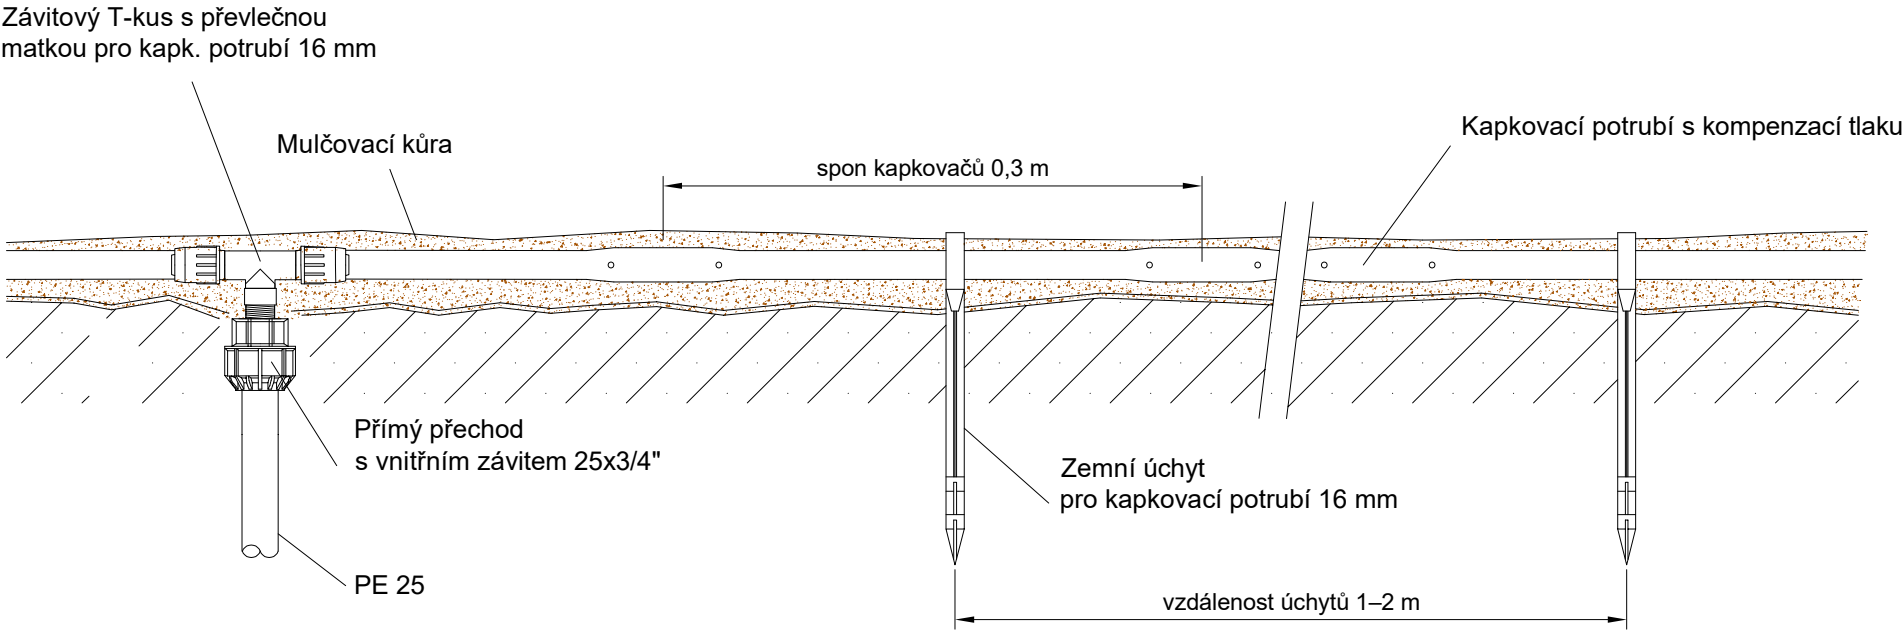

HLAVNÍ SESTAVA - NAPOJENÍ NA VODOVODNÍ ŘAD
(není v měřítku)

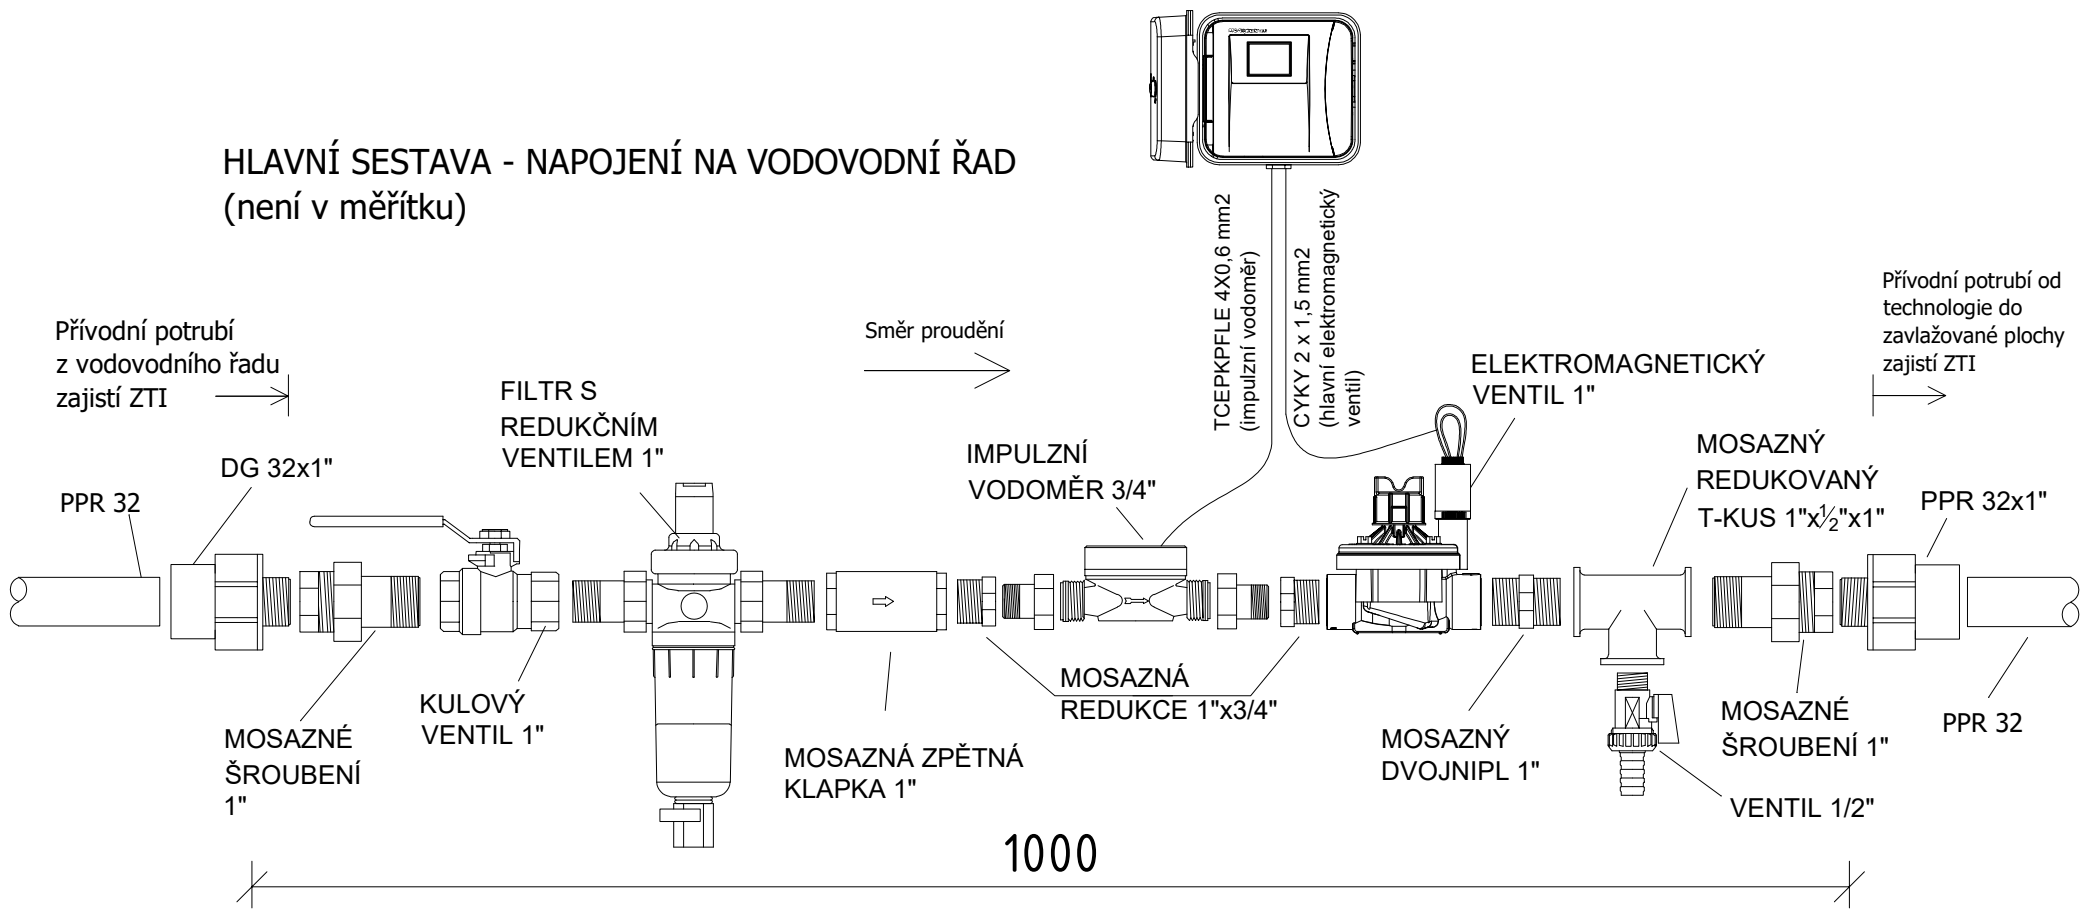

LEGENDA:

- Hlavní a sekční potrubí:
- Závlahový prvek:
- Elektroinstalace:

Umístění hlavní sestavy, ovládací jednotky a čidla je orientační, budou umístěny dle místních podmínek. Elektronické součástky musí být umístěny v suchém prostředí.
Nutné parametry zdroje vody na povrchu terénu: Průtok Q = 0,3 l/s
Hydrodynamický tlak P = 2,0 - 3,0 bar

INDEX	DATUM	POPIS ZMĚNY
NÁZEV A ADRESA STAVBY / Project name		
Revitalizace objektu MŠ Jahůdka v Praze 12 Krouzova 10, č.p. 3036, 143 00 Praha 4 - Modřany		
INVESTOR / Investor		
Městská část Praha 12 Generála Šišky 2375/6 143 00 Praha 4 - Modřany IČ: 00231151		
SCHVÁLIL / Approved:		
DATUM / Date:		
ZODPOVĚDNÝ PROJEKTANT / General designer		
Ing. arch. Jan Mudra Holoubkov 81, PSČ 338 01 Kancelář: Vítkova 4, 186 00 Praha 8 - Karlín Tel.: +420 222 522 258 jan.mudra@seznam.cz		
SCHVÁLIL / Approved:		
Ing. arch. JAN MUDRA		
PROJEKTANT ČÁSTI / Designer of part		
Ing. Šárka Antochová, IČ 17913039 email: zavlazime@zavlazime.cz webové stránky www.zavlazime.cz Tel.: +420 603 734 103		
VYPRACOVAL / Designed by		
VYPRACOVAL / Drawn	KRESLIL / Drawn	KONTROLOVAL / Checked
Ing. Petr Antoch	Ing. Šárka Antochová	Ing. Petr Antoch
STUPEŇ DOKUMENTACE / Stage documentation		
DOKUMENTACE PRO PROVÁDĚNÍ STAVBY		
ČÁST DOKUMENTACE - PROFESE / Part documentation		
D.2.3 - AUTOMATICKÝ ZÁVLAHOVÝ SYSTÉM		
OBSAH VÝKRESU / Drawing Content		
NÁVRH ZÁVLAHOVÉHO SYSTÉMU - ATRIU 1		
MĚŘÍTKO / Scale:		
AKTUALNÍ DATUM 28.12.2024		
DATUM 1. VYDÁNÍ 28.12.2024		
AKCE	STUPEŇ	ČÁST
MŠ JAH	DPS	D
PROFESE	VÝKRES	ČÍSLO
2.3	B	01
INDEX	A	

AUTOREM TĚTO PROJEKTOVÉ DOKUMENTACE JE ING. ARCH. JAN MUDRA, 338 01 HOLOUBKOV 81, TEL. 777 607 027, ČKA 3150. TATO PROJEKTOVÁ DOKUMENTACE JE CHRÁNĚNA VE VŠECH SVÝCH ČÁSTECH AUTORSKÝM ZÁKONEM A NEMŮŽE BÝT POUŽITA BEZ SOUHLASU AUTORA.