
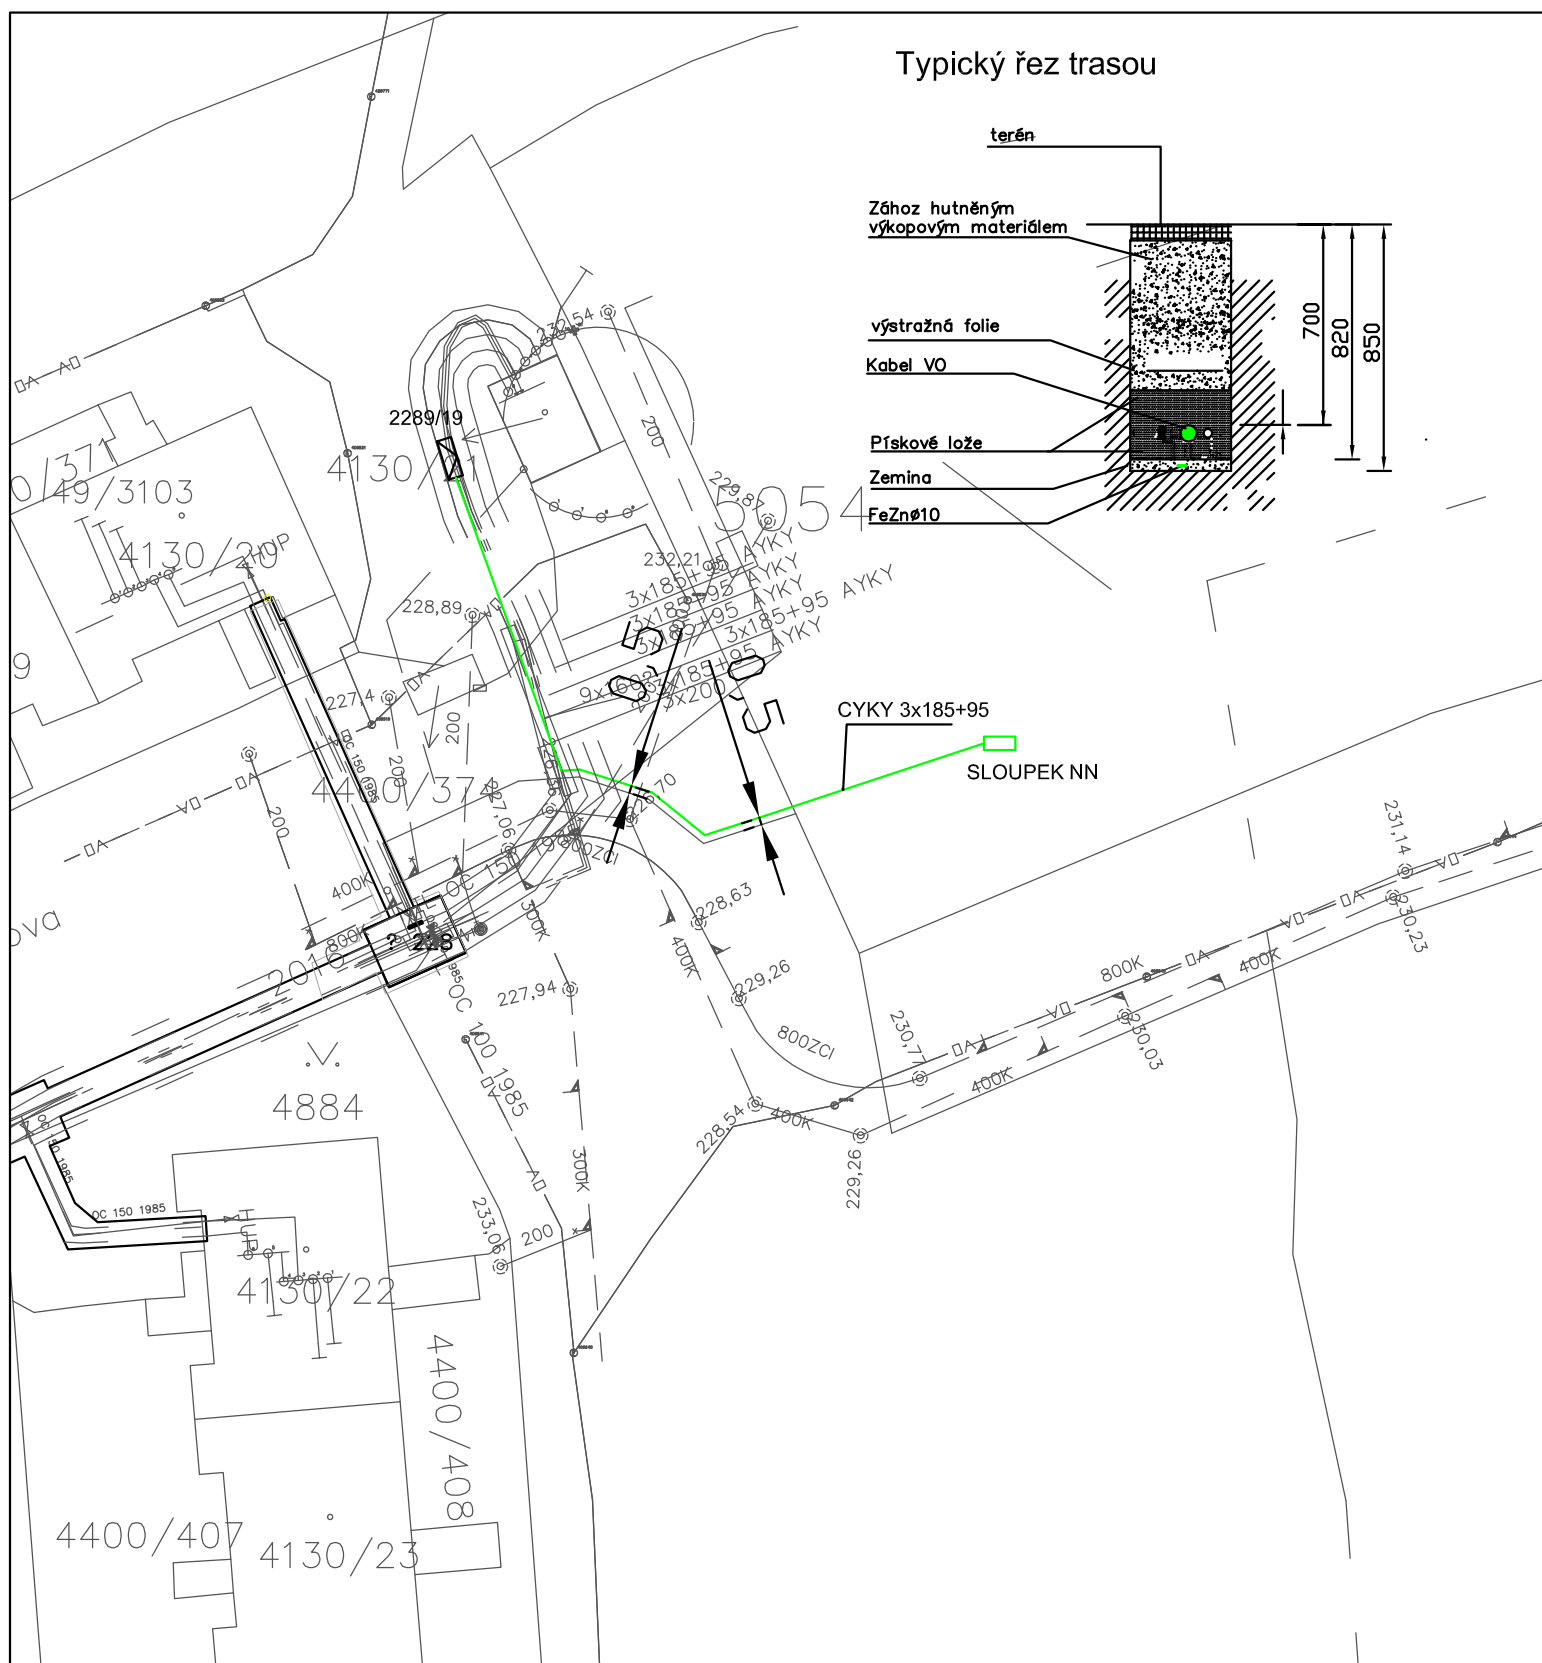


Typický řez trasou

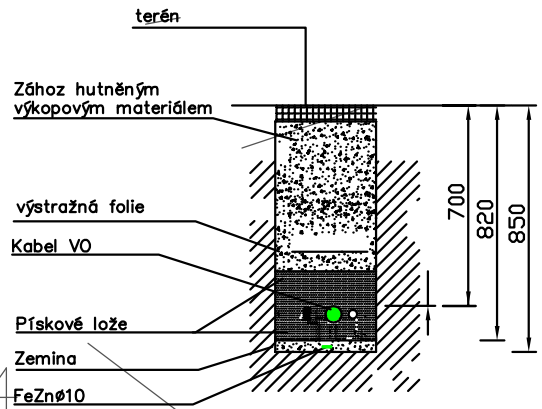

PROJEKTANT REINVEST REINVEST spol. s r.o., K Novému Dvoru 897/66, 142 00 Praha 4		INVESTOR Městská část Praha 12 Generála Šišky 2375/6 143 00 Praha 4 - Modřany			
AKCE Veřejné pítko - p.č. 4400/418					ČÍSLO PŘÍLOHY D4.1
HLAVNÍ ING. PROJEKTU Ing. Marek Raška	KATASTR Modřany	ČÁST ELEKTROINSTALACE		ČÍSLO SOUPRAVY	
ODPOVĚDNÝ PROJEKTANT Ing. Martin Jira	STUPEŇ DUR, DSP, DPS	DATUM 08/2023		PŘÍLOHA Situace přípojky	
PROJEKTANT Ing. Miroslav Fiala	SOUŘ. SYSTÉM JTSK/BALT	MĚŘÍTKO 1:500	VARIANTA	ČÍSLO ZAKÁZKY 23-41	
KRESLIL	POČET FORMÁTŮ	ČÍSLO ZAKÁZKY 23-41			