

Legenda místností 2.NP


Ozn.	Název místnosti	Plocha (m²)
2.01	Schodišťový prostor	10,57
2.02	Chodba	13,02
2.03	Úklid/kotel	1,87
2.04	WC chlapci	10,11
2.05	Chodba	15,69
2.06	Učebna	61,08
2.07	Učebna	62,07
2.08	WC dívky	5,94
2.09	Hygienická kabina	3,74
2.10	Šatna	21,55
2.11	Schodišťový prostor	12,97
2.12	Chodba	8,03
2.13	WC učitelé	4,46
2.14	Kabinet	26,46
2.15	Balkóny 2.NP	33,27
		290,84 m²

Legenda značení

- 1.4 – Dveřní mřížka s upevňovacím rámečkem. Rozměr 300x160 mm, rozteč lamel cca 12,5mm, materiál Al
- 2.1 – Nástěnný radiální ventilátor o vzduchovém výkonu V= 30m3/h, včetně integrované zpětné klapky, časového doběhu  
Zapojení–pohybové čidlo + časové relé – profese ELI
- 2.2 – Protidešťová, přetlaková žaluzie se sítí proti hmyzu, pozink do potrubí o rozměrech d= 100mm
- 2.3 – Odvodní vzduchotechnické potrubí spiro o rozměrech d= 100mm, vedeno v SDK kastlíku

Poznámky

- Hygienické zázemí bude větráno přirozeně okny
- SDK kastlík pro vzduchotechnické potrubí
- Kabel mezi ovladačem a vzduchotechnickou jednotkou
- V místě prostupu obvodovou zdí bude provedena tepelná izolace

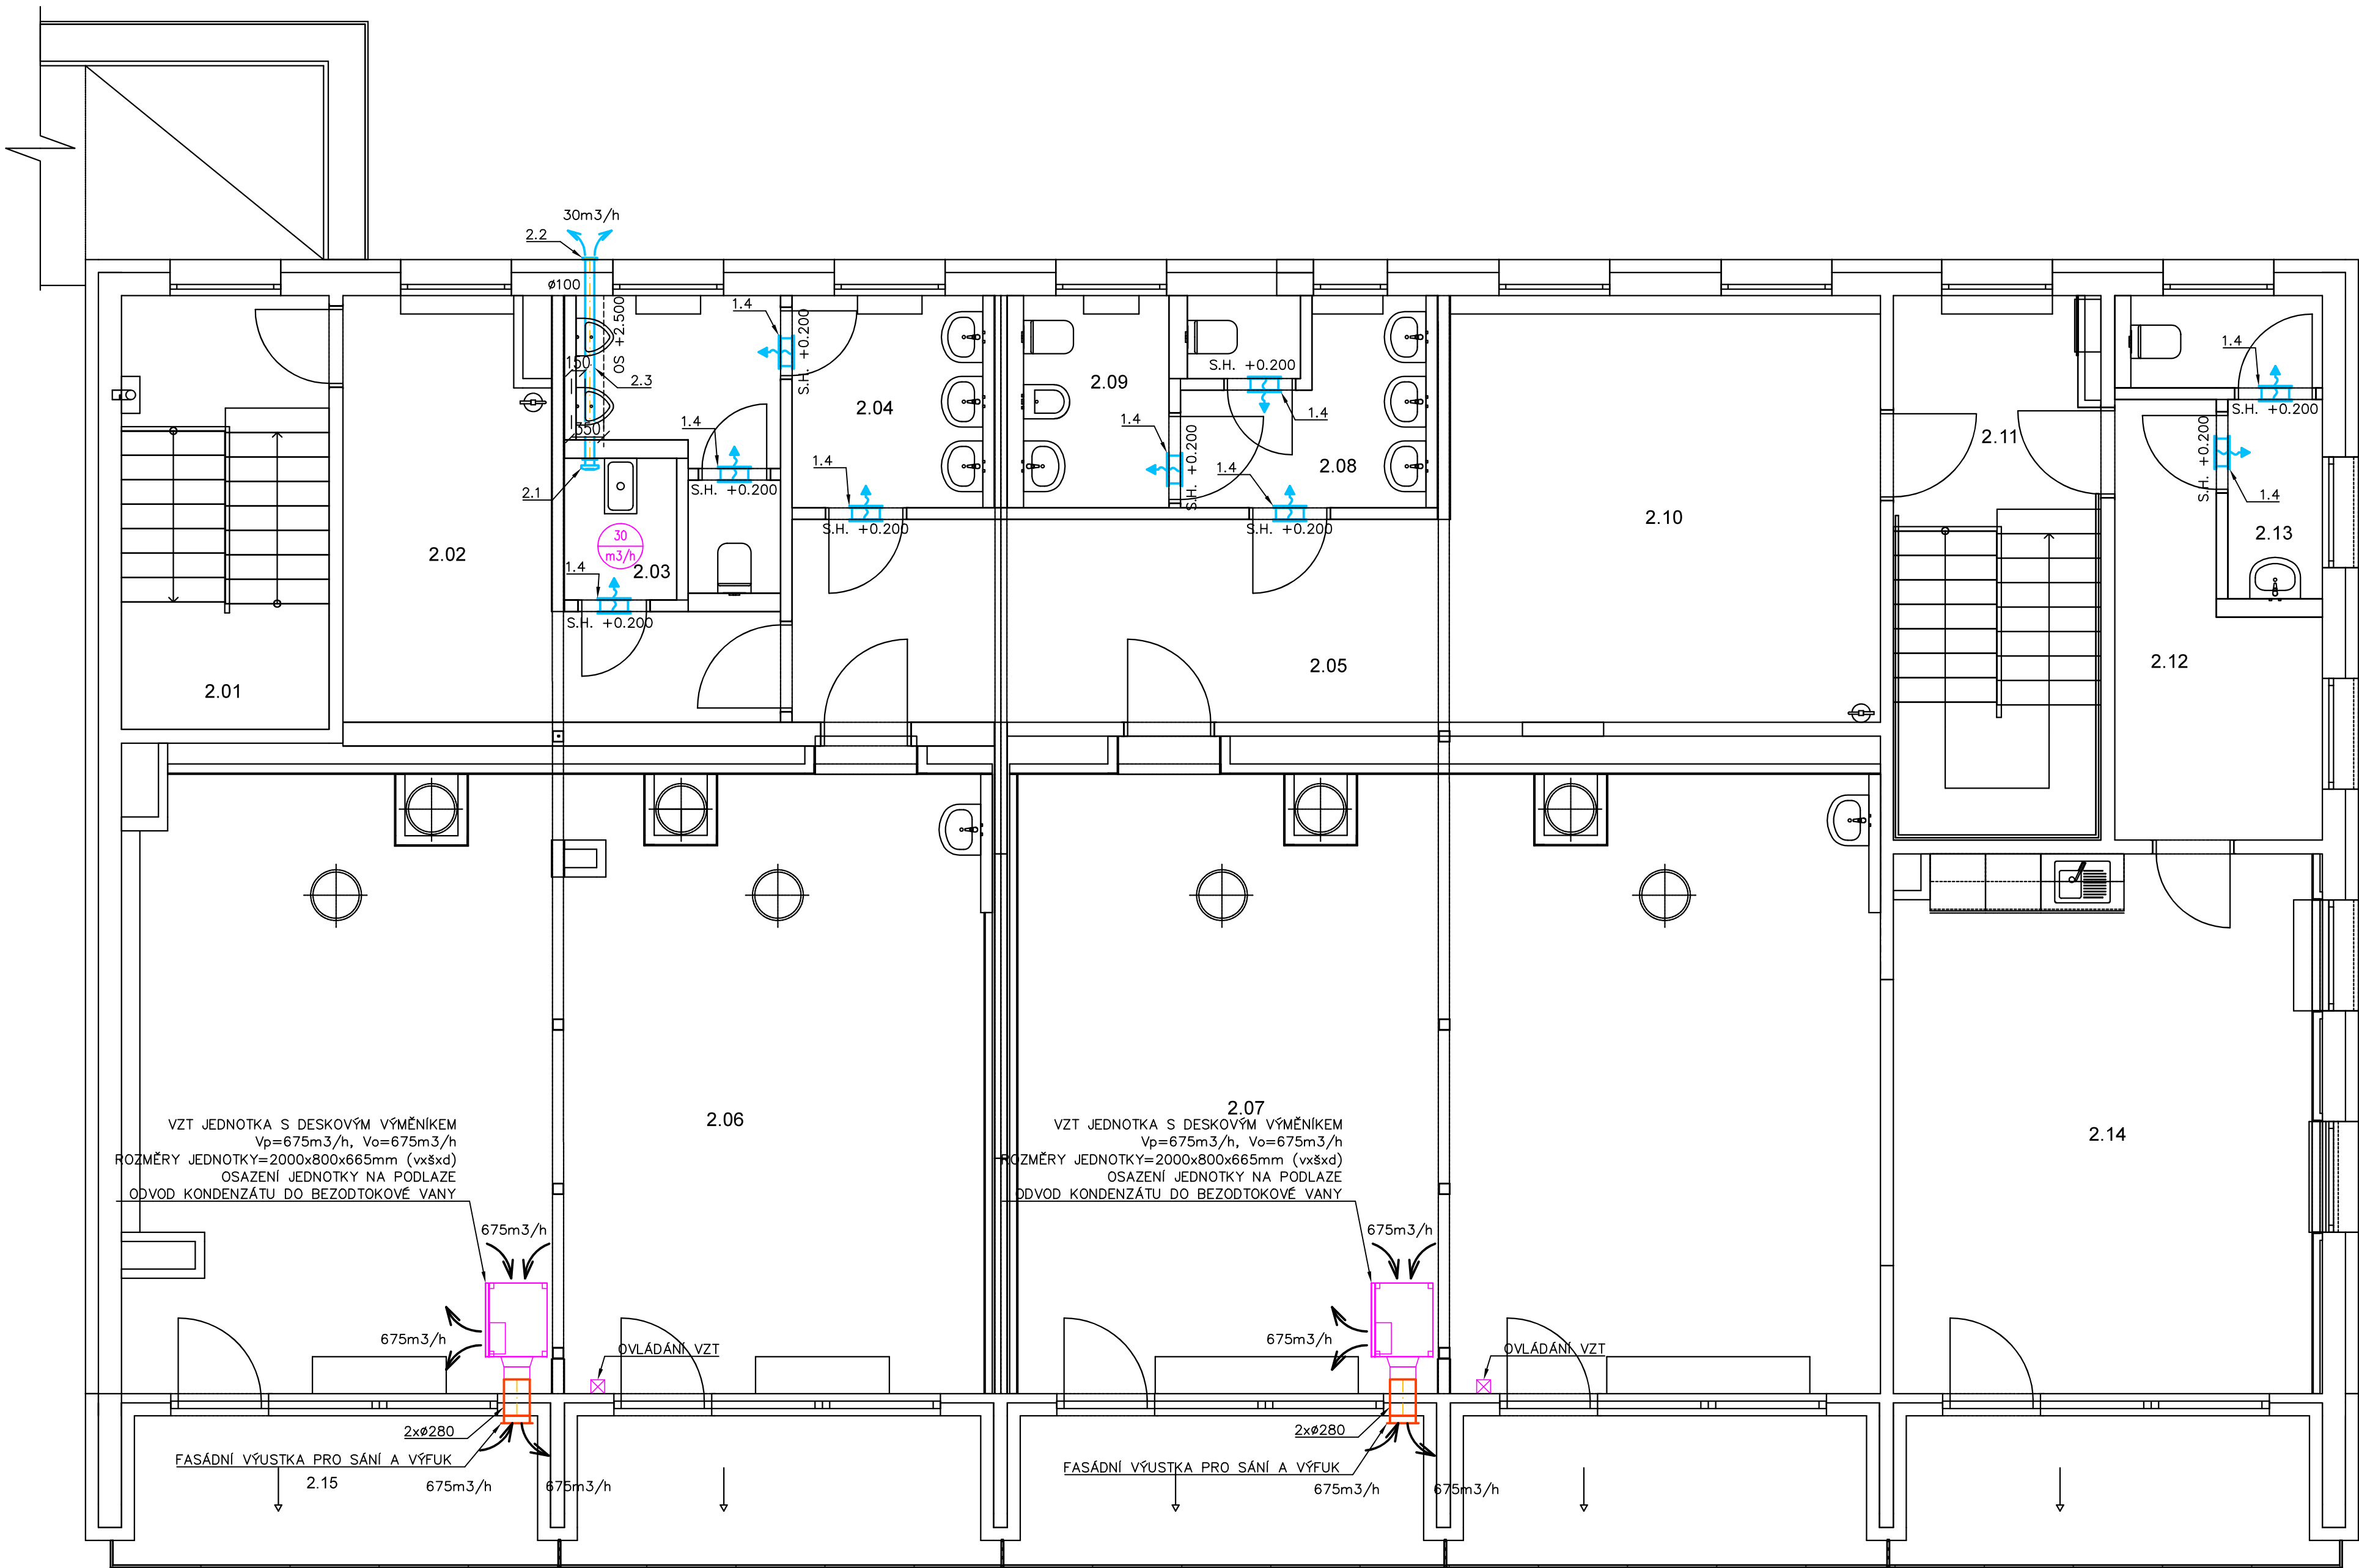

REVIZE

Index	Datum	Změna	Jméno

SCHEMA OBJEKTU

ORIENTACE SCHÉMATU

Projekty | Realizace | Projektový management  
info@qualitygroup.cz | www.qualitygroup.cz  
STAVTE CHYTŘE

STAVBA

PŘESTAVBA PAVILÓNU ČECHTICKÁ  
PRO ŠKOLSKÉ POTŘEBY

MÍSTO STAVBY

Cechtická 758/6  
Praha 12  
142 00

K.Ú.:

Kamýk

OKRES:

Hlavní město Praha

KRAJ:

Hlavní město Praha

GENERÁLNÍ PROJEKTANT

Quality Group s.r.o., Příkop 843/4, 602 00 Brno  
IČ: 08879737, DI: yam58

HLAVNÍ INŽENÝR PROJEKTU

Ing. Jitř Sořms, jisořms@qualitygroup.cz, tel.: +420 736 105 226

ZPRACOVATEL ODBORNÉ ČÁSTI

Ing. Kristína Pavlíková  
tel.: +420 739 349 862  
e-mail: kristina.pavlickova@qualitygroup.cz

AUTORIZACE

STAVEBNÍK - INVESTOR

Městská část Praha 12  
Generála Šišky 2375/6, 143 00 Praha 4 - Modřany  
IČ: 00231151

Č. SMLOUVY INVESTORA

SML 2022/343

Č. SMLOUVY PROJEKTANTA

P-22-042-000

OBJEKT

D.101 S001 "PAVILON B"

ODBORNÁ ČÁST

D.101.08 Vzduchotechnika

DATUM

02/2023

MĚŘÍTKO

1:50

PARÉ

NÁZEV DOKUMENTU

PŮDORYS 2.NP

KÓD ELEKTRONICKÉ VERZE DOKUMENTU

stavba	stupeň	část	výřez	profese	název dokumentu	revize
Čechtická	DPS	D.101.08	03	VZT	Půdorys 2.NP	00