
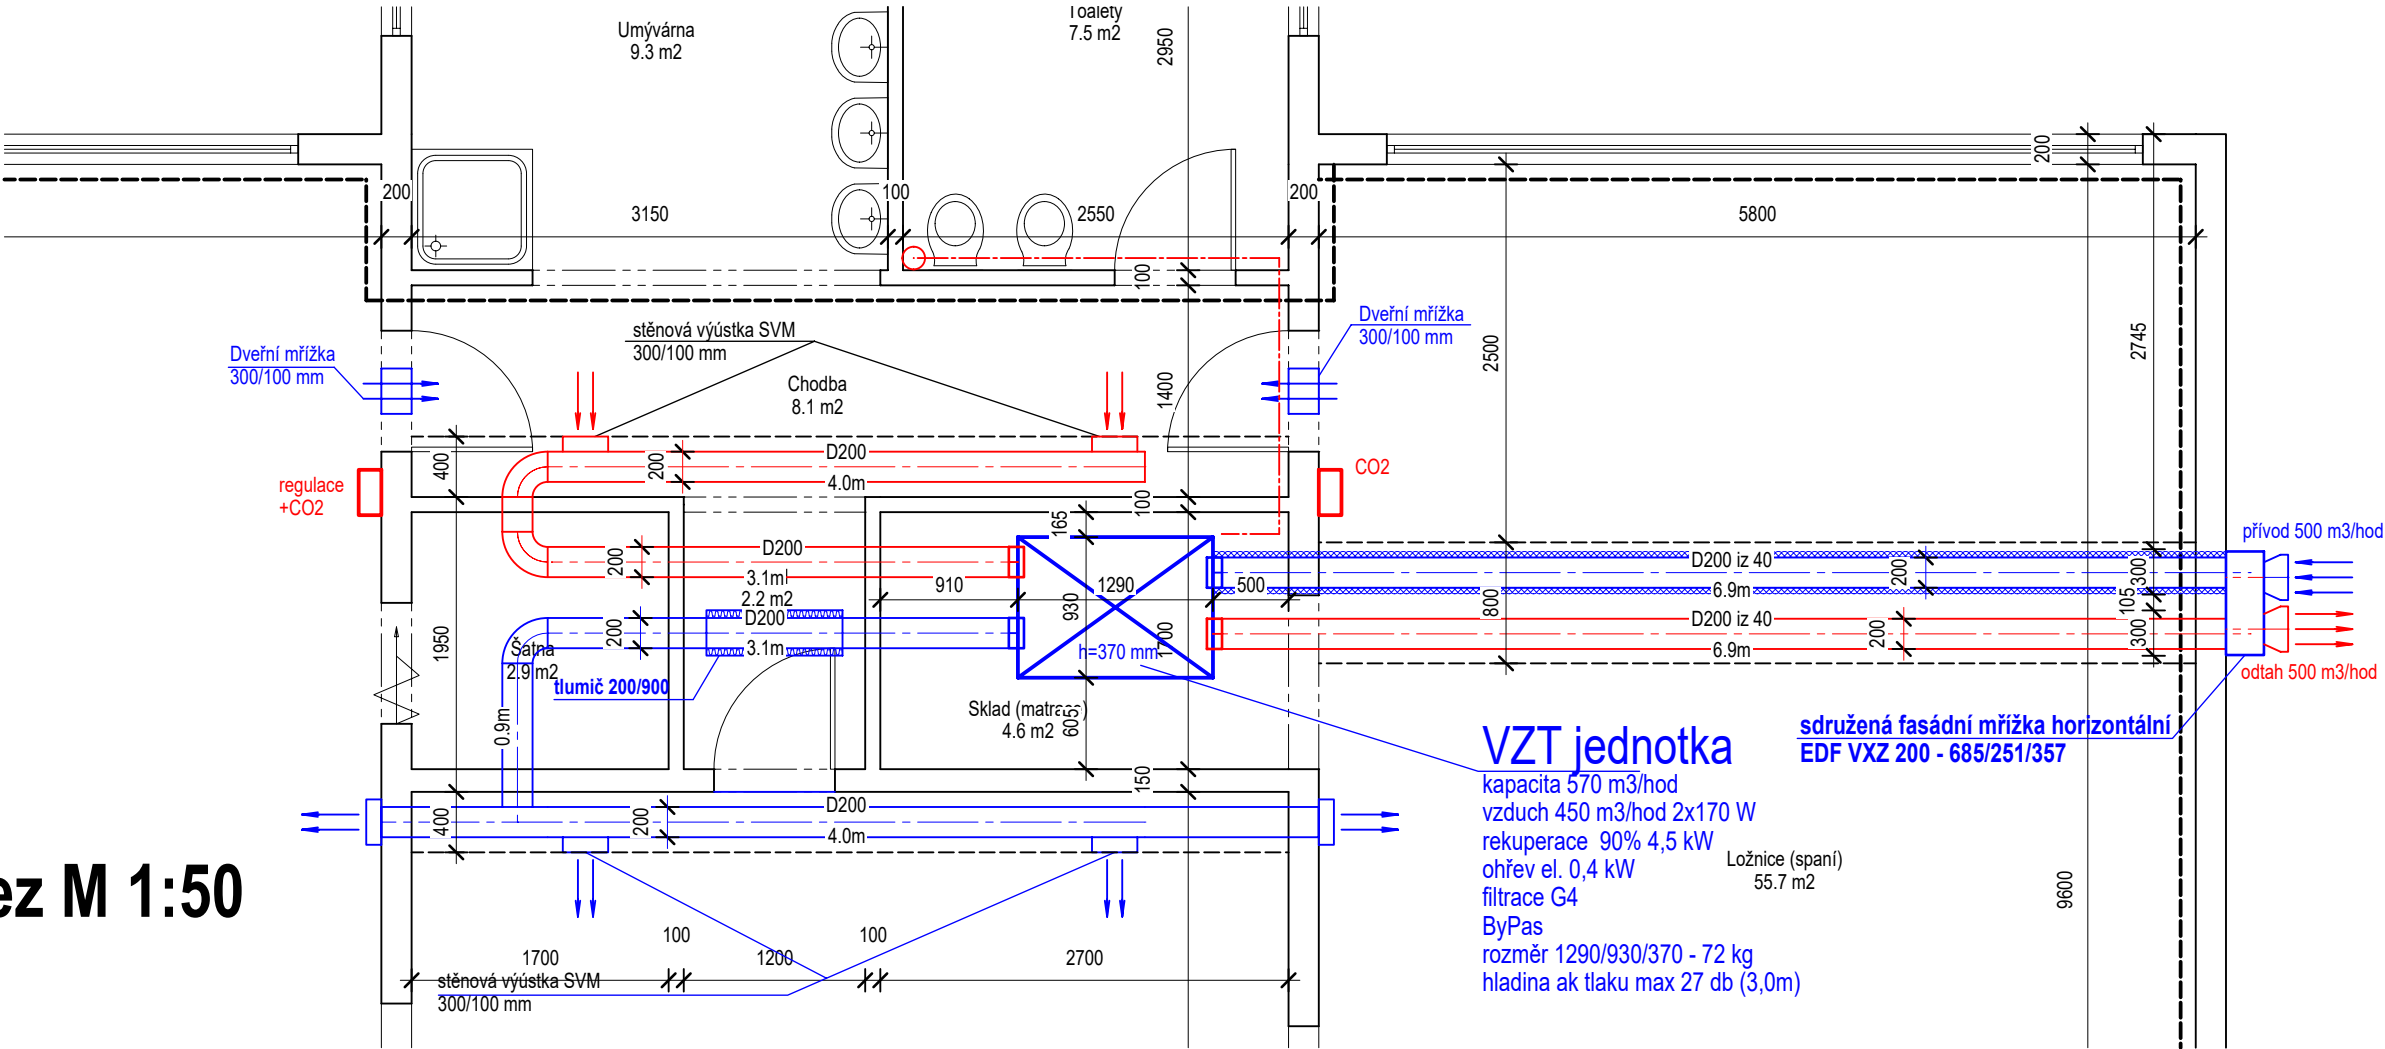


MŠ Pohádka - VZT
Půdorys 1.NP M 1:100

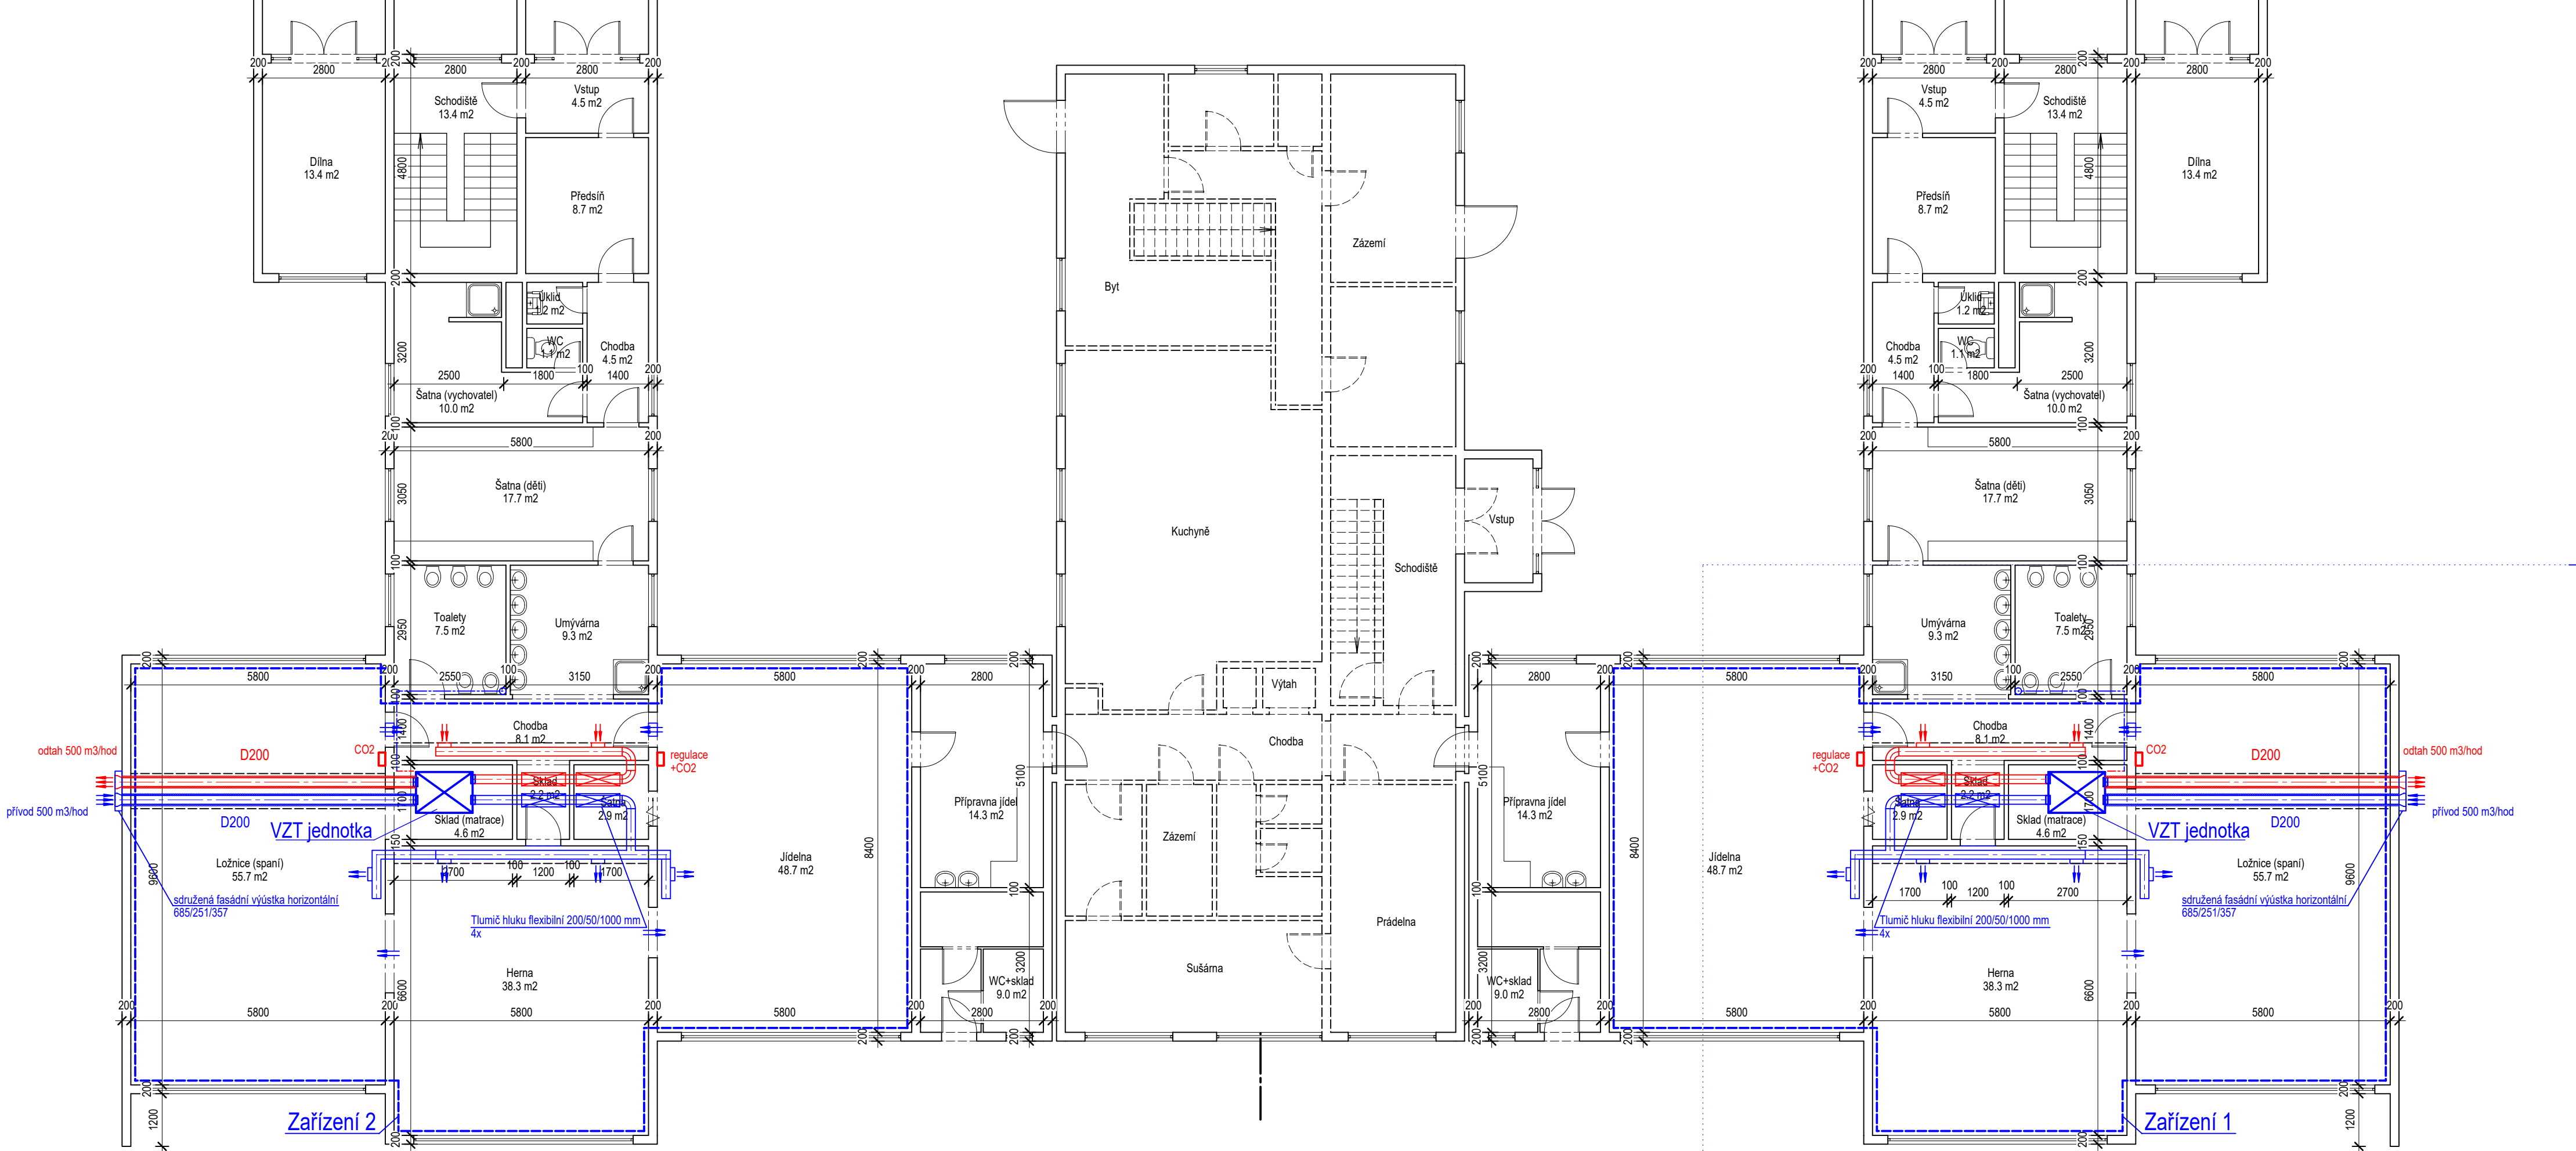

Řešené prostory						
Místnost	Funkce	Plocha (m2)	Výška (m2)	Objem (m3)	Přívod VP (m3/hod)	Odtah VO (m3/hod)
11	Ložnice (Spaní)	55,70	2,60	144,82	450,00	
12	Herna	38,30	2,60	99,58	450,00	
13	Jídelna	48,70	2,60	126,62	450,00	
14	Chodba	8,10	2,60	21,06		450,00
Celkem		150,80		392,08		
Výměna vzduchu				1,15 /hod		

Legenda:

- Přívod
- Odtah
- Izolace 40 mm

Výřez M 1:50

AKTUALIZACE DOKUMENTACE 01/2024

PROJEKTOVÁ KANCELÁŘ ATLAS s.r.o. 128 00 Praha 2-Nusle, Čiklova 1706/13a, tel. 261 212 781, http://pkatlas.cz, e-mail: info@pkatlas.cz			
Investor : Městská část Praha 12 - Úřad městské části Praha 12		Zodp. projektant : Ing. Pavel Chrobok	
Písková 830/25, 143 00 Praha 4 - Modřany		Vypracoval : Ing. Pavel Chrobok	
Stavba : Revitalizace objektu MŠ Pohádka v Praze 12 Imrychova 937/15, Praha 4 - Kamýk k.ú. Kamýk, č.parc. 937		Stupeň : DOKUMENTACE ZADÁNÍ STAVBY	
		Datum : 04/2019	
		Č. zakázky : 822-18-04	
		Profese : VZT - rekuperace	
Obsah : VZT 1.NP		Měřítko : 1:100	Č. výkresu : 11